


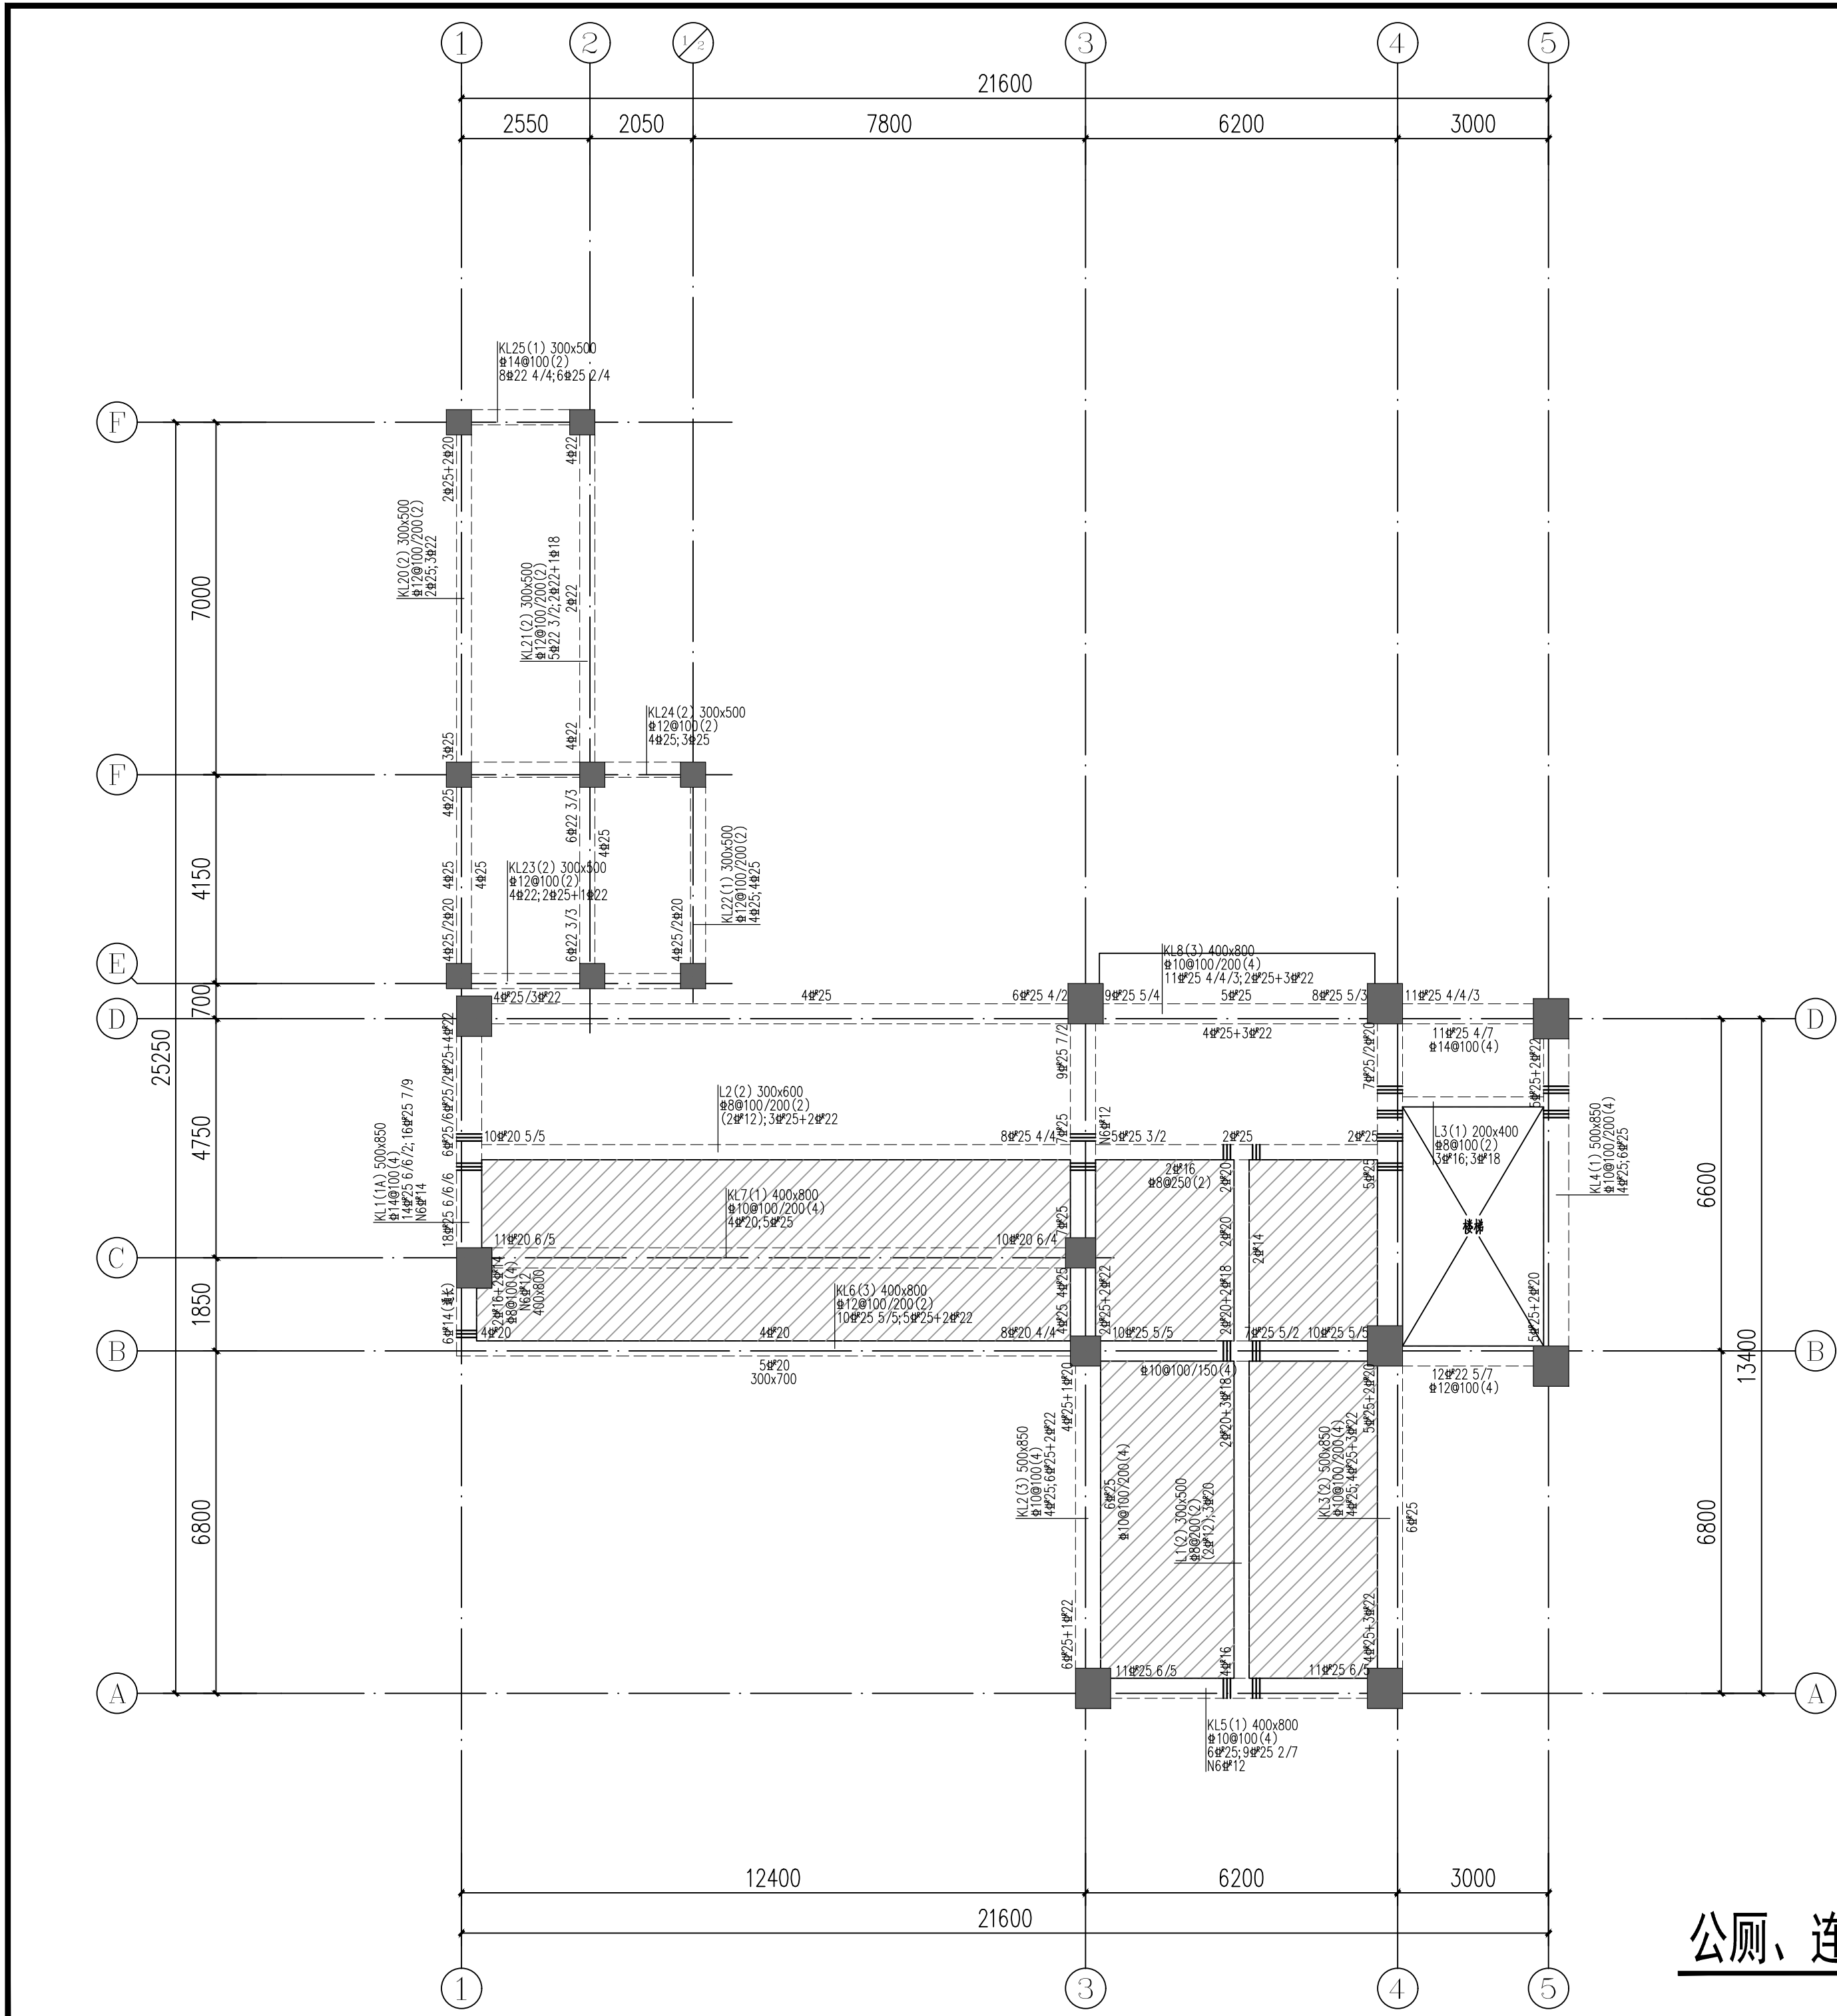


楼层	详平面						
3F	7.100	按实际	一级	C40	/	/	一级
2F	3.500	3.600					C40
基顶	详基础	按实际					
层号	楼面标高	层高	抗震等级	砼等级	抗震等级	砼等级	抗震等级
	Hs (m)	(m)	框架柱		剪力墙		框架梁
注：1、连梁的抗震等级同所在层墙；次梁和楼板的抗震等级同所在层框架梁。 2、一层梁、板混凝土抗渗等级为P6。							

公共卫生间结构信息一览表

3F	7.100	3.600	一级	C50	/	/	一级	C40
2F	3.500	3.600						
基顶	详基础	按实际						
层号	楼面标高	层高	抗震等级	砼等级	抗震等级	砼等级	抗震等级	砼等级
	Hs (m)	(m)	框架柱		剪力墙		框架梁	
注：1、连梁的抗震等级同所在层墙；次梁和楼板的抗震等级同所在层框架梁。								

连廊结构信息一览表

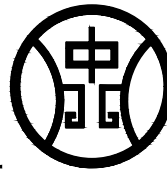

勘察、设计单位：

Investigation and design unit:

中环城乡规划设计集团有限公司

Central Urban and rural planning and Design Group Co.,Ltd

设计证书：

建筑行业（建筑工程）甲级

市政行业（燃气工程、轨道交通工程除外）甲级

风景园林工程专项乙级

城乡规划编制乙级

建筑行业（人防工程）乙级

水污染防治工程乙级

固体废物处理处置工程乙级

水利行业丙级

公路行业（公路）专业甲级

工程勘察专业类（岩土工程（勘察））甲级

工程勘察专业类（岩土工程（设计））乙级

工程勘察专业类（岩土工程（物探测试检测监测））乙级

房屋安全鉴定

农业、林业、水利、水电、建筑工程咨询

合作设计单位：

Cooperation design unit:

平面位置示意图：

Schematic diagram of plane position:

注册师

Registered architect

苏德文

执业印章号

Registered seal number

5100529-S004

建设单位：

units undertaking projects:

越西县教育体育和科学技术局

项目：

Project:

越西县越城镇第四小学建设项目

子项：

Subitem:

公厕

图名：

Map title:

公厕、连廊二层梁平法施工图

审定

Examine and approve

汪洁

汪洁

审核

Examine and verify

苏德文

苏德文

项目负责人

Project leader

宋奇

宋奇

专业负责人

Person in charge

王海东

王海东

校对

Proofread

郭海艳

郭海艳

设计

Devise

王海东

王海东

会签：

Confirmed by

版本号

Version No.

01版

建筑

ARCH

电气

ELEC

结构

STRU

弱电

WEAK-ELEC

给排水

WSSS

暖通

HVAC

图别

STATUS

施工图

图号

S-401

设计号

PROJECT NO.

日期

DATE

2024. 11

公厕、连廊二层梁平法施工图 1:100