


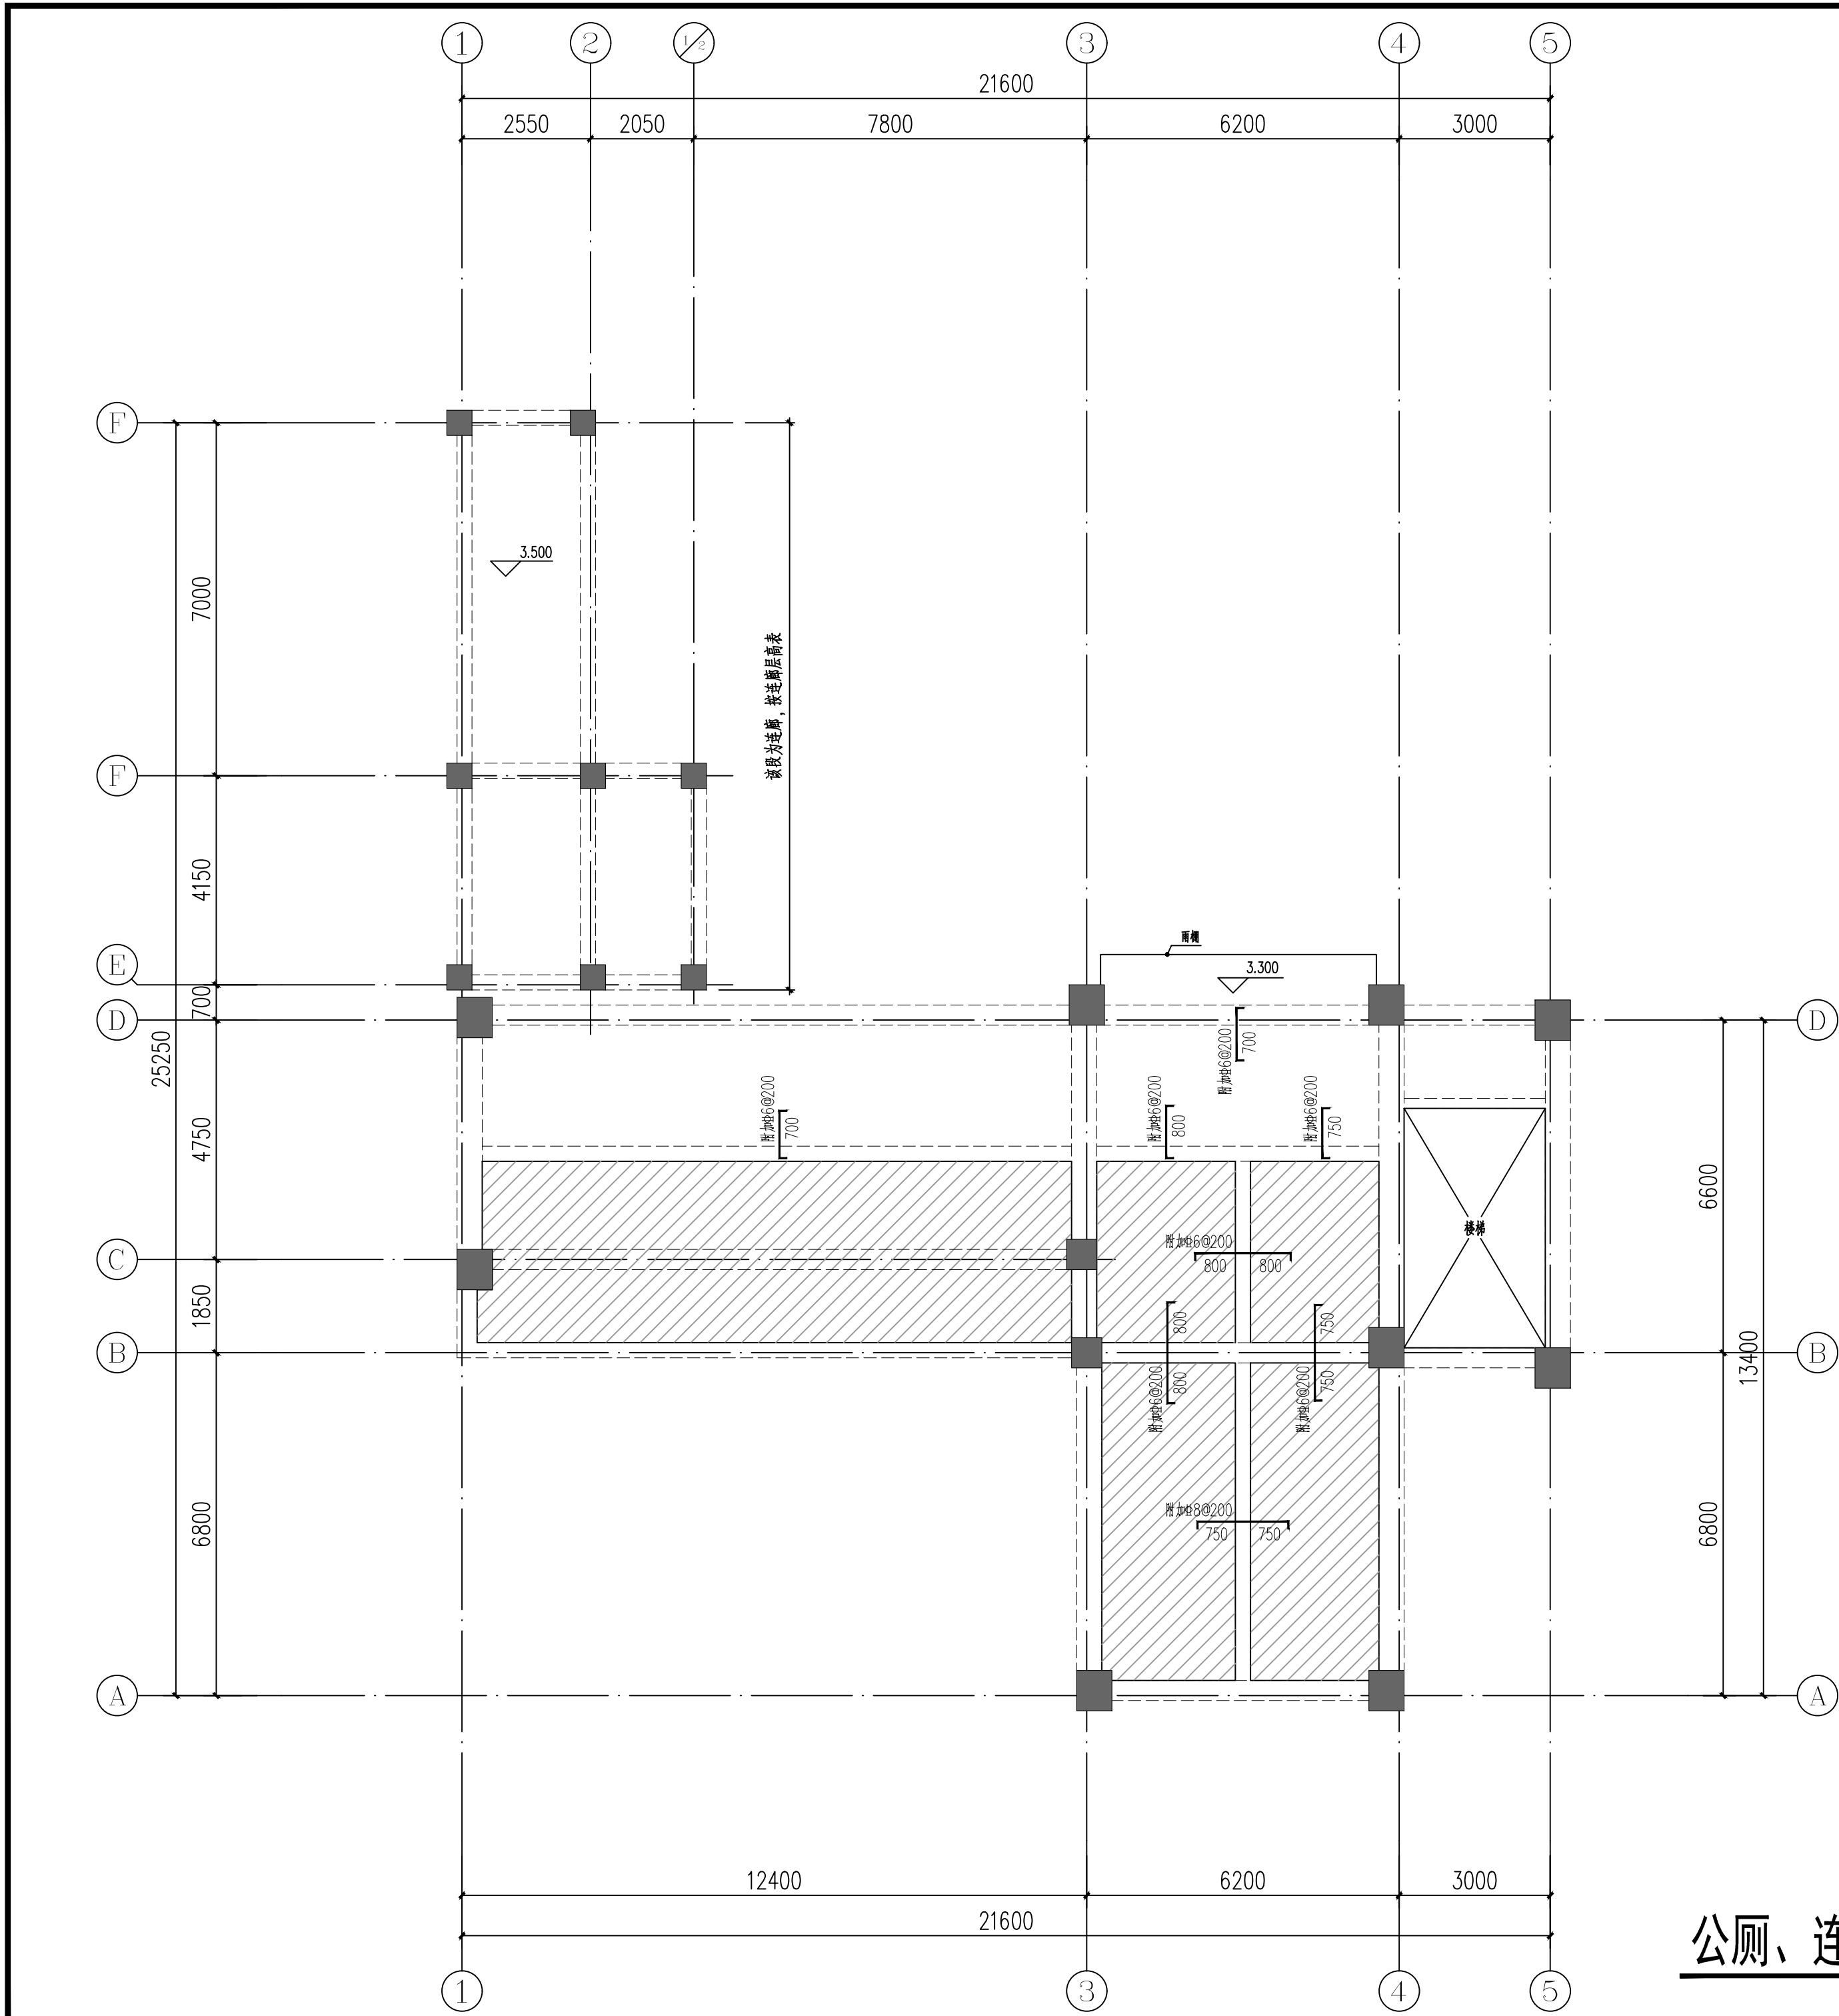

斜屋面	详平面		一级	C40	/	/	一级	C40
3F	7.100	按实际						
2F	3.500	3.600						
基顶	详基础	按实际						
层号	楼面标高	层高	抗震等级	砼等级	抗震等级	砼等级	抗震等级	砼等级
	Hs (m)	(m)	框架柱		剪力墙		框架梁	
注：1、连梁的砼强度等级同所在层墙；次梁和楼板的砼强度等级同所在层框架梁。 2、一层梁、板混凝土抗渗等级为P6。								

公共卫生间结构信息一览表

3F	7.100	3.600	一级	C50	/	/	一级	C40
2F	3.500	3.600						
基顶	详基础	按实际						
层号	楼面标高	层高	抗震等级	砼等级	抗震等级	砼等级	抗震等级	砼等级
	Hs(m)	(m)	框架柱		剪力墙		框架梁	
注：1、连梁的砼强度等级同所在层墙；次梁和楼板的砼强度等级同所在层框架梁。								


连廊结构信息一览表

板配筋说明：

- 板平面定位、板厚及板顶标高详本层结构平面布置图；
- 保护层厚度详结构设计总说明
- 板配筋为：
板配筋为8@200双层双向布置；
板厚150时：板配筋为8@150双层双向布置；
图中画出的钢筋均为附加钢筋。
- 当板面有高差时，板筋自行断开，并锚入支座内 l_a ；
- 设备管道井施工注意事项：


- 1) 上下水管道及设备孔洞（或安装槽）均需按水电施平面图示位置及大小预留，不得后凿；
- 2) 土建施工时，管井预留孔或槽内楼板混凝土暂不浇筑，在设备管道安装完后，用 C35 细石混凝土（掺入混凝土膨胀剂），将管道浇筑封闭；
- 3) 在设备管道安装时加凿截断管道井中板钢筋，应预留100mm 外露钢筋头，在设备管道安装完后，用相同规格钢筋焊接还原。

- 6、现浇板内支座负筋长度说明见下图：

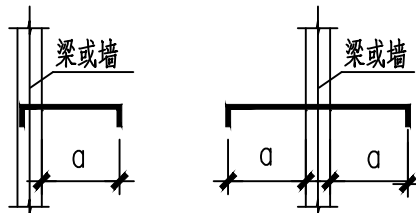

- 7、卫生间所用回填材料容重不得超过14KN/m²；
- 8、未尽之处详22G101-1及结构设计总说明。

公厕、连廊二层板配筋图 1:100

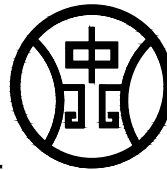

勘察、设计单位：

Investigation and design unit:

中环城乡规划设计集团有限公司

Central Urban and rural planning and Design Group Co.,Ltd

设计证书：

建筑行业（建筑工程）甲级
市政行业（燃气工程、轨道交通工程除外）甲级
风景园林工程专项乙级
城乡规划编制乙级
建筑行业（人防工程）乙级
水污染防治工程乙级
固体废物处理处置工程乙级
水利行业丙级
公路行业（公路）专业甲级
工程勘察专业类（岩土工程（勘察））甲级
工程勘察专业类（岩土工程（设计））乙级
工程勘察专业类（岩土工程（物探测试检测监测））乙级
房屋安全鉴定
农业、林业、水利、水电、建筑工程咨询

合作设计单位：

Cooperation design unit:

平面位置示意图：

Schematic diagram of plane position:

注册师

Registered architect

苏德文

执业印章号

Registered seal number

5100529-S004

建设单位：

units undertaking projects:

越西县教育体育和科学技术局

项目：

Project:

越西县越城镇第四小学建设项目

子项：

Subitem:

公厕

图名：

Map title:

基础平面布置图

审定

Examine and approve

汪洁

汪洁

审核

Examine and verify

苏德文

苏德文

项目负责人

Project leader

宋奇

宋奇

专业负责人

Person in charge

王海东

王海东

校对

Proofread

郭海艳

郭海艳

设计

Devise

王海东

王海东

会签：

Confirmed by

版本号

Version No.

01版

建筑

ARCH

电气

ELEC

结构

STRU

苏德文

弱电

WEAK-ELEC

给排水

WSSS

暖通

HVAC

图别

STATUS

施工图

图号

DRAWING NO.

S-501

设计号

PROJECT NO.

N5134342024000009

日期

DATE

2024. 11