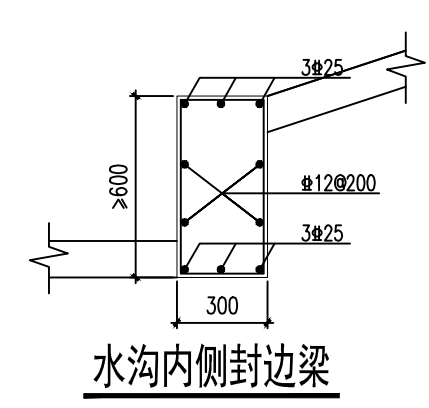
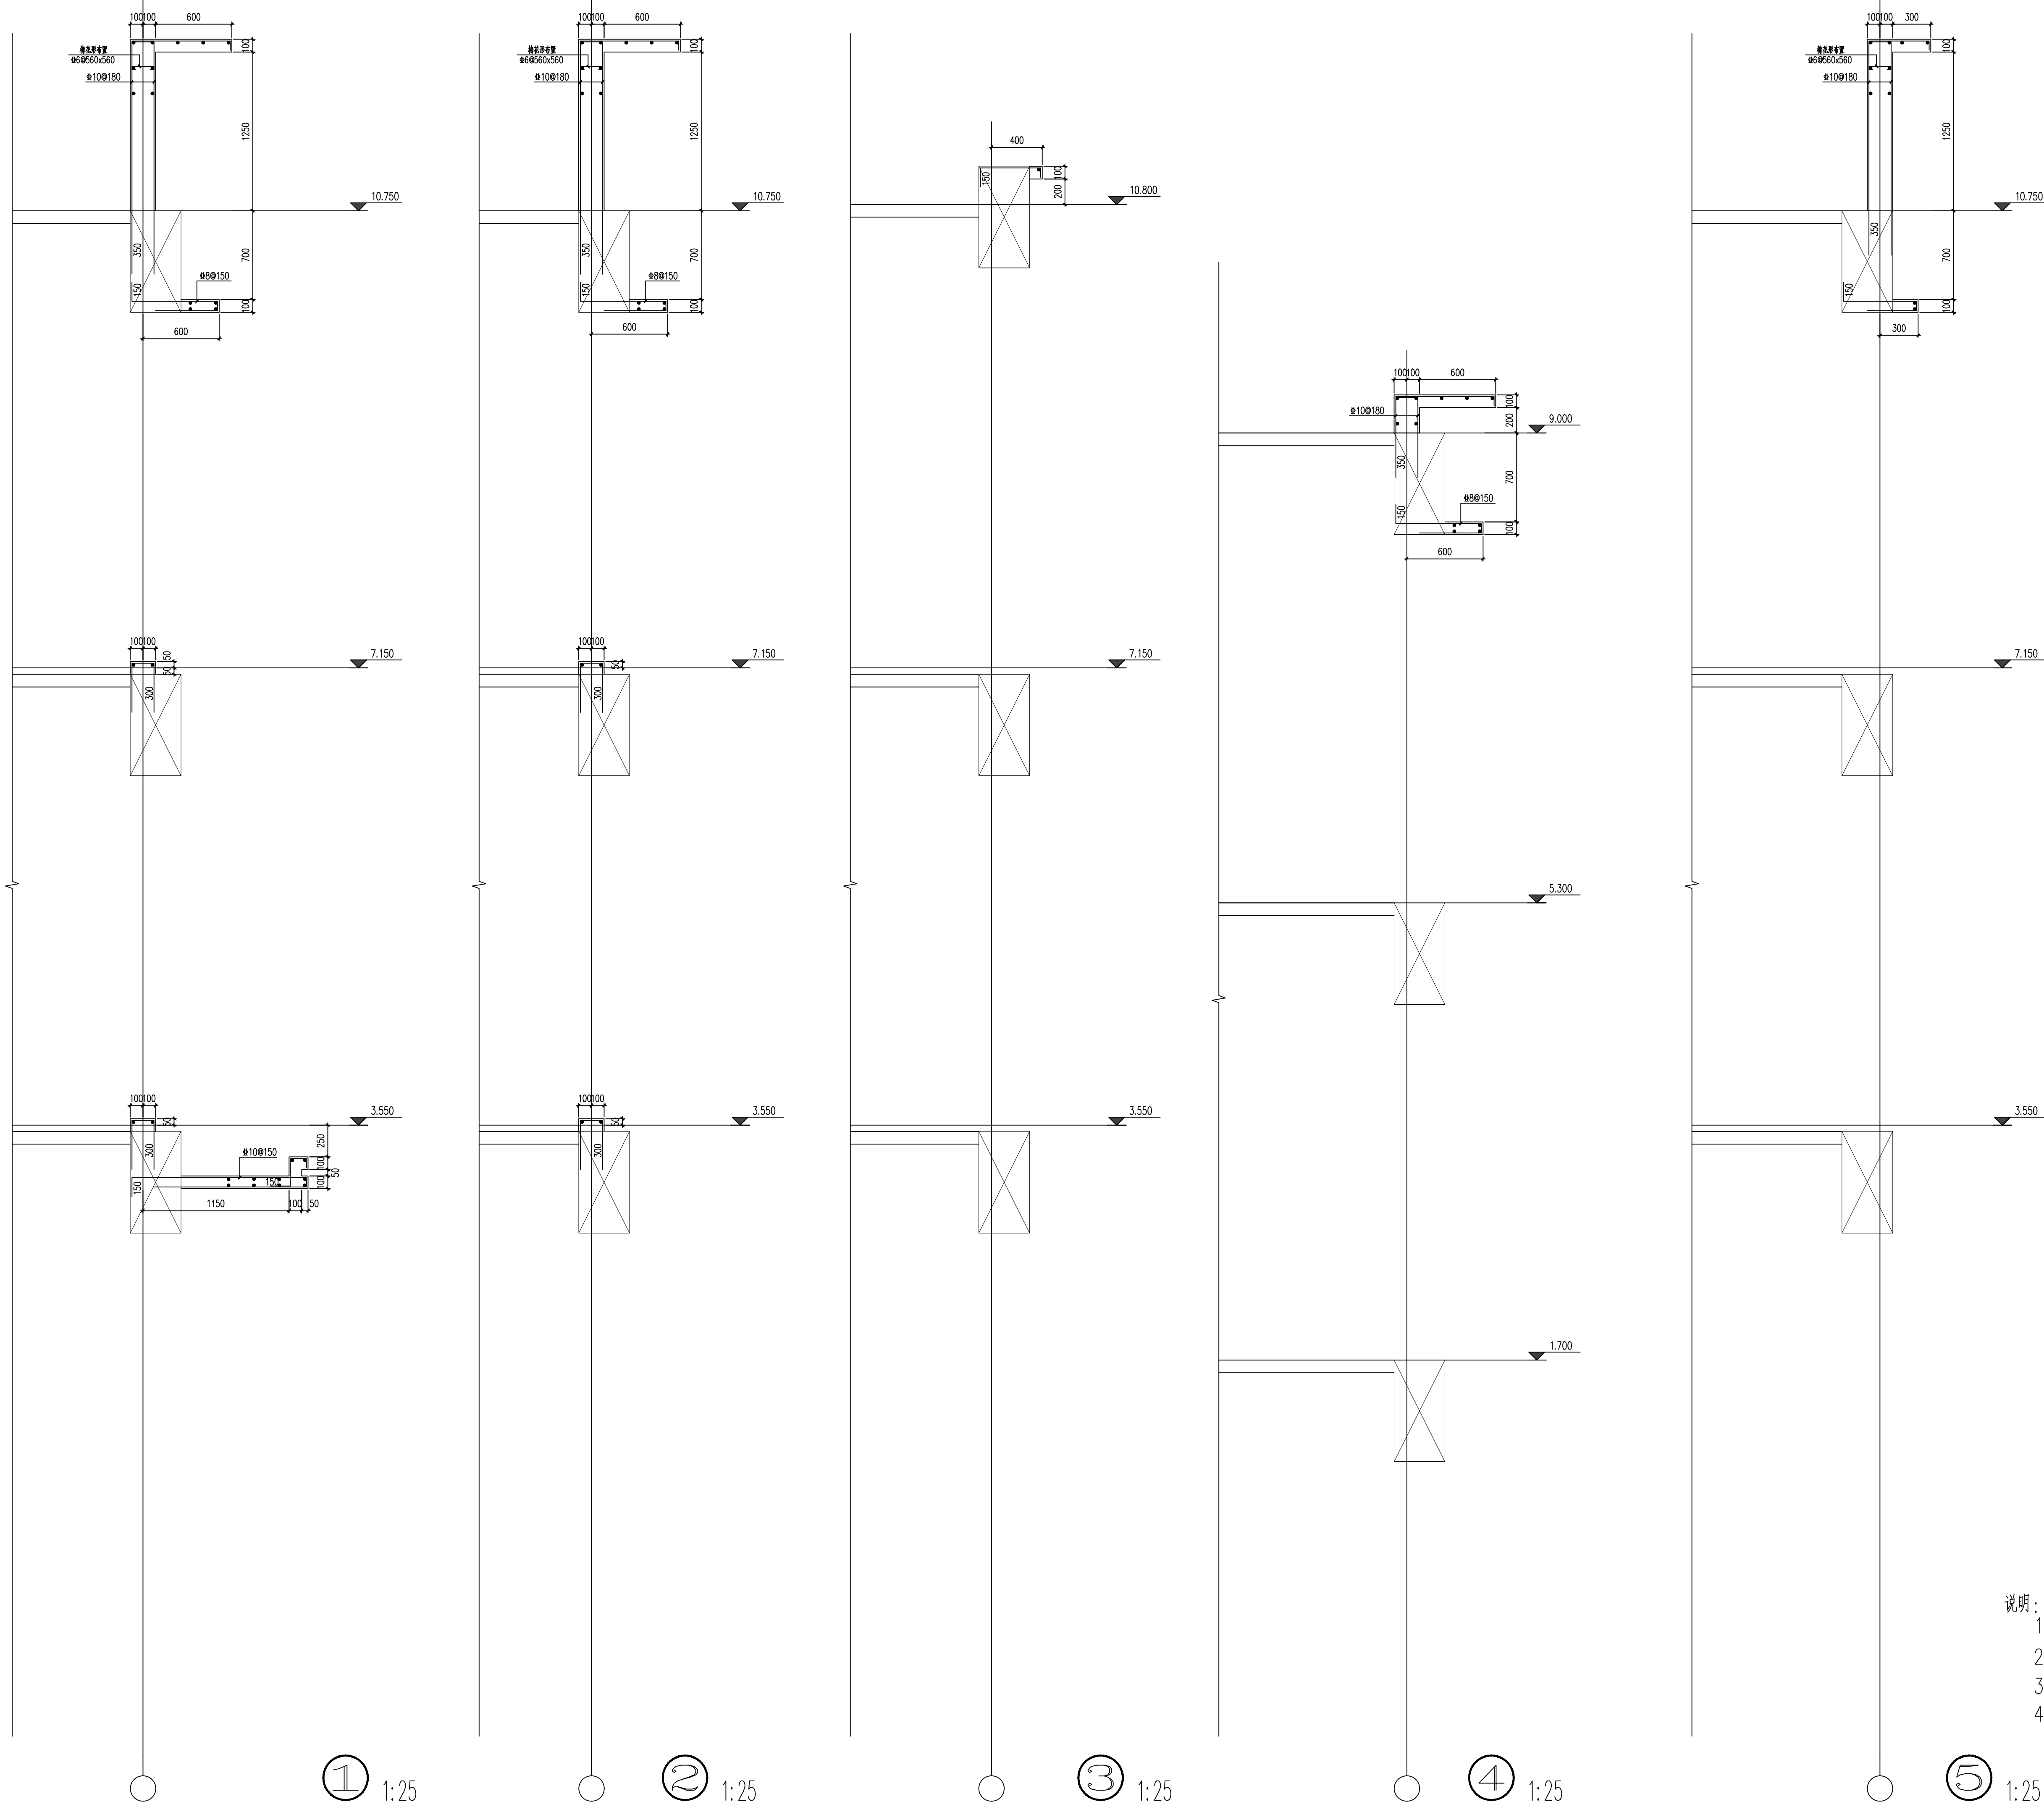




说明:
1、图中表示结构梁。
2、图中未注明分布筋为8@200。
3、图中未注明点筋为8。
4、现浇线条、女儿墙等其混凝土强度等级与相邻主体结构构件相同。



勘察、设计单位:
Investigation and design unit:
中环城乡规划设计集团有限公司
Central Urban and rural planning and Design Group Co.,Ltd

设计证书:
建筑行业（建筑工程）甲级
市政行业（燃气工程、热力工程除外）甲级
风景园林工程专项乙级
城乡规划编制乙级
建筑行业（人防工程）乙级
水污染防治工程乙级
固体废物处理处置工程乙级
水利行业丙级
公路行业（公路）专业甲级
工程勘察专业类（岩土工程（勘察））甲级
工程勘察专业类（岩土工程（设计））乙级
工程勘察专业类（岩土工程（物探测试检测监测））乙级
房屋安全鉴定
农业、林业、水利、水电、建筑工程咨询

合作设计单位:
Cooperation design unit:

平面位置示意图:
Schematic diagram of plane position:

 
 
 
 
 
 
注册师 Registered architect	苏德文
执业印章号 Registered seal number	5100529-S004

建设单位:
units undertaking projects:
越西县教育和科学技术局

项目:
Project:
越西县越城镇第四小学建设项目

子项:
Subterm
公厕

图名:
Map title:
墙身大样一

审定 Examine and approve	汪洁	
审核 Examine and verify	苏德文	
项目负责人 Project leader	宋奇	
专业负责人 Person in charge	王海东	
校对 Proofread	郭海艳	
设计 Devise	王海东	

会签: Confirmed by	版本号 Version No.	01版
建筑 ARCH	电气 ELEC	
结构 STRU	弱电 WEAK-ELEC	
给排水 WSSS	暖通 HVAC	
图别 STATUS	施工图 Drawing	图号 Drawing No.
设计号 PROJECT NO.	日期 DATE	S-701
NS13434202400009		2024.11