

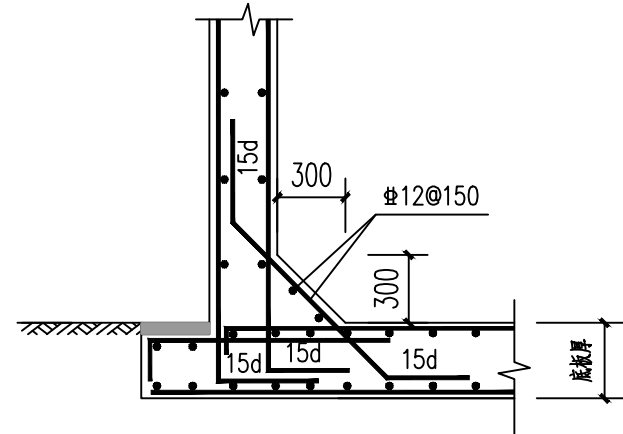



KZ1	KZ2
截面---2.200	截面---2.200
32#25	28#25
#12@100	#12@100

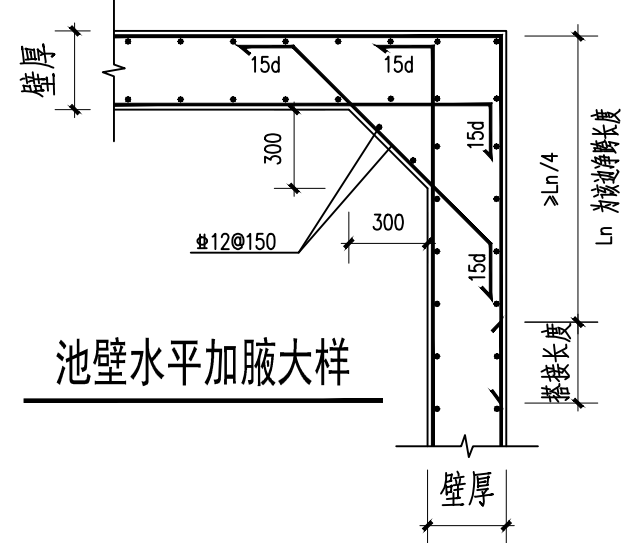


水池侧壁与底板交接处大样

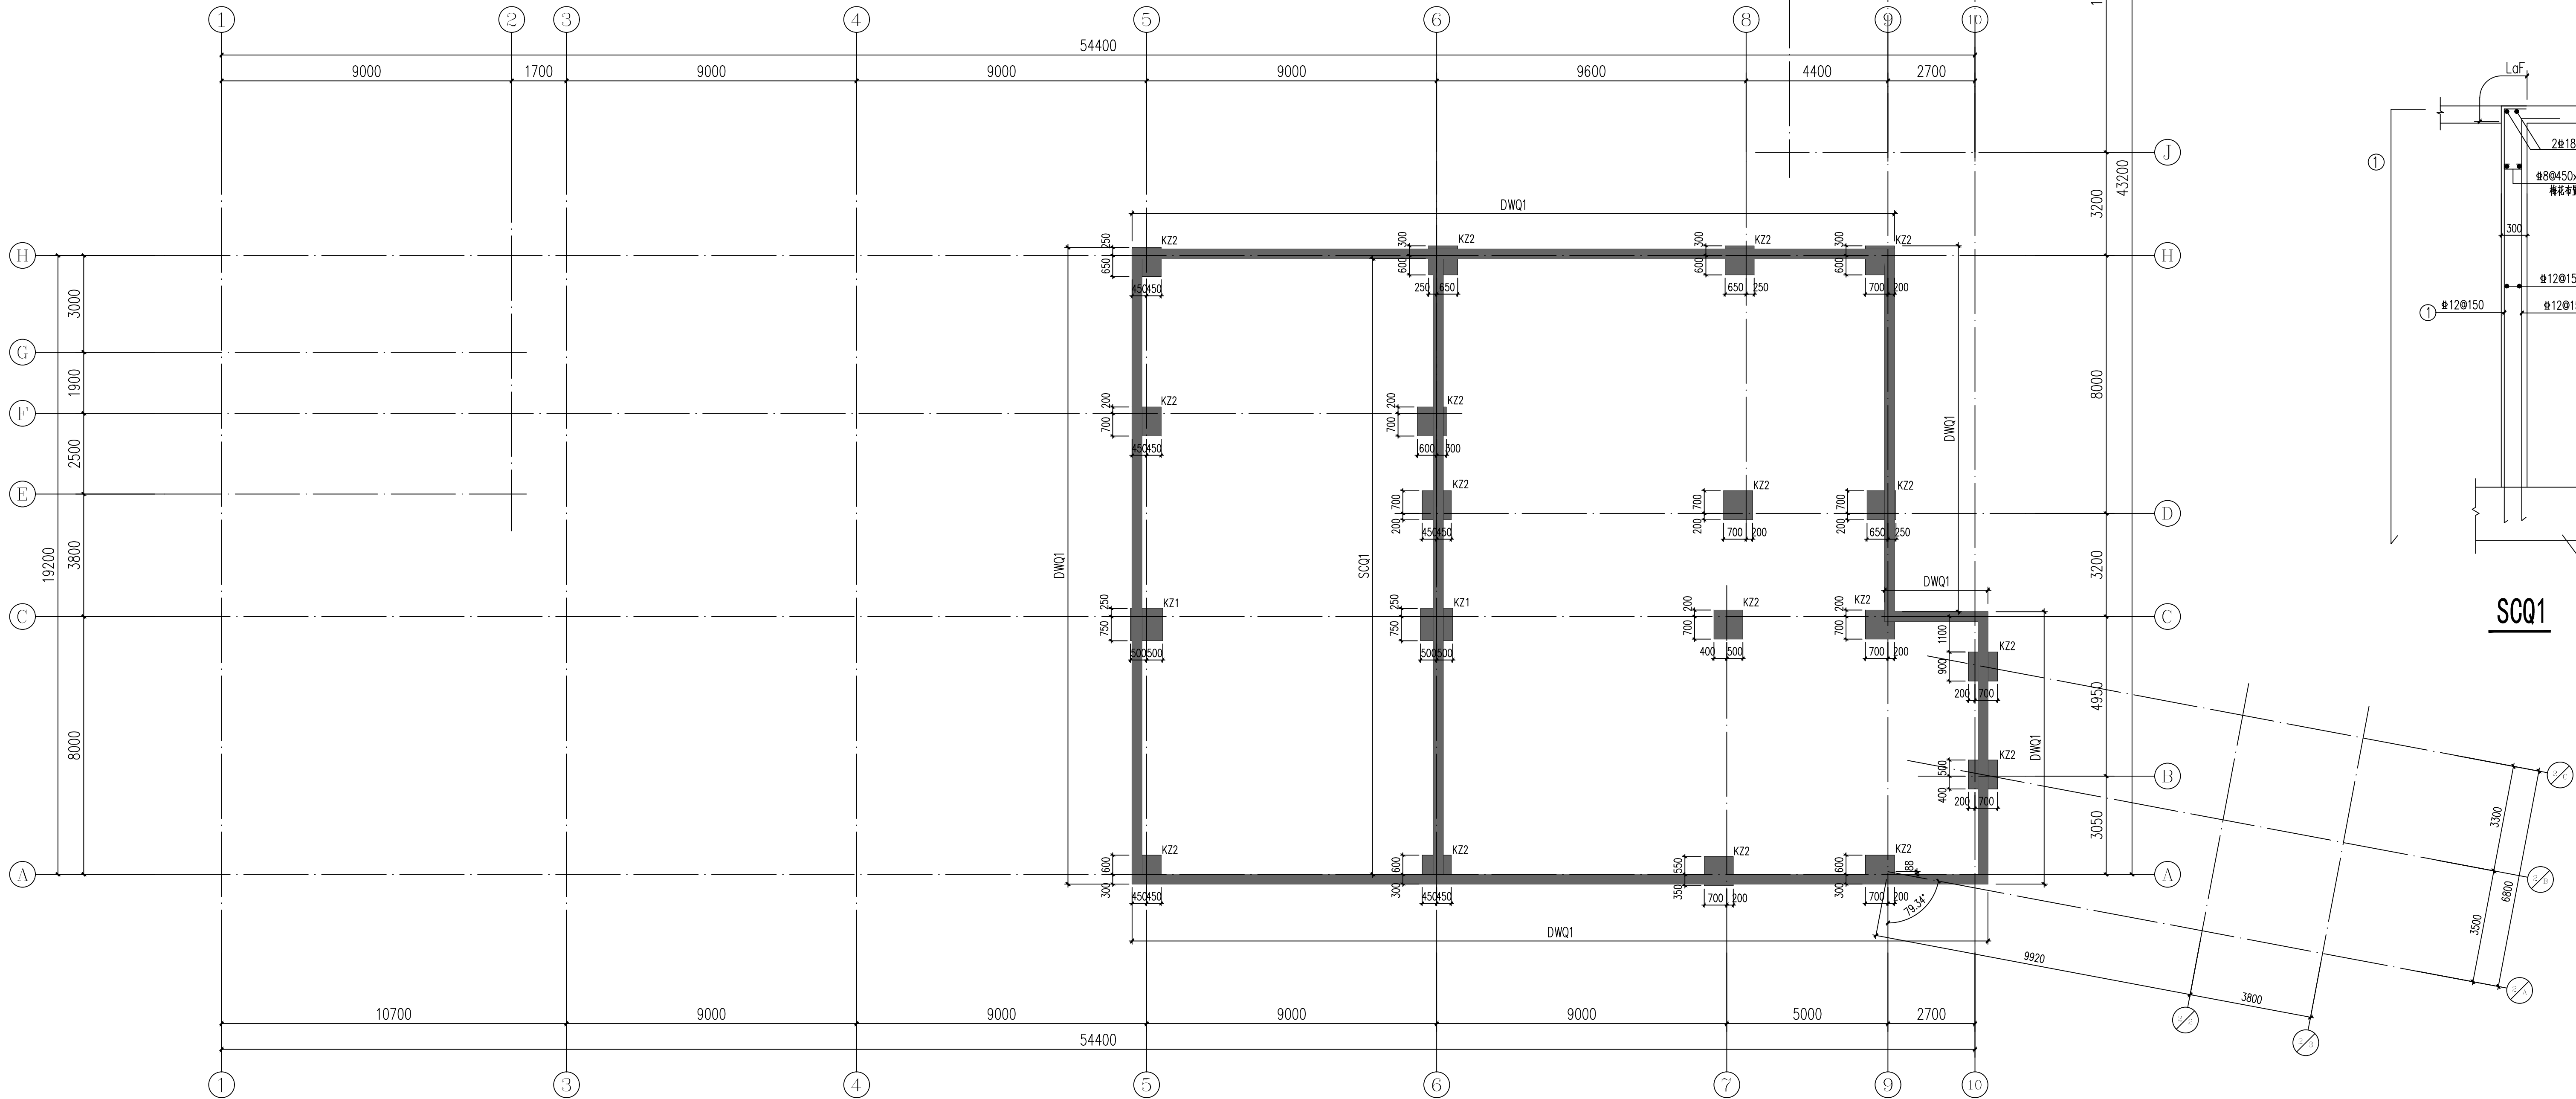

负一层墙柱平面布置图 1:100

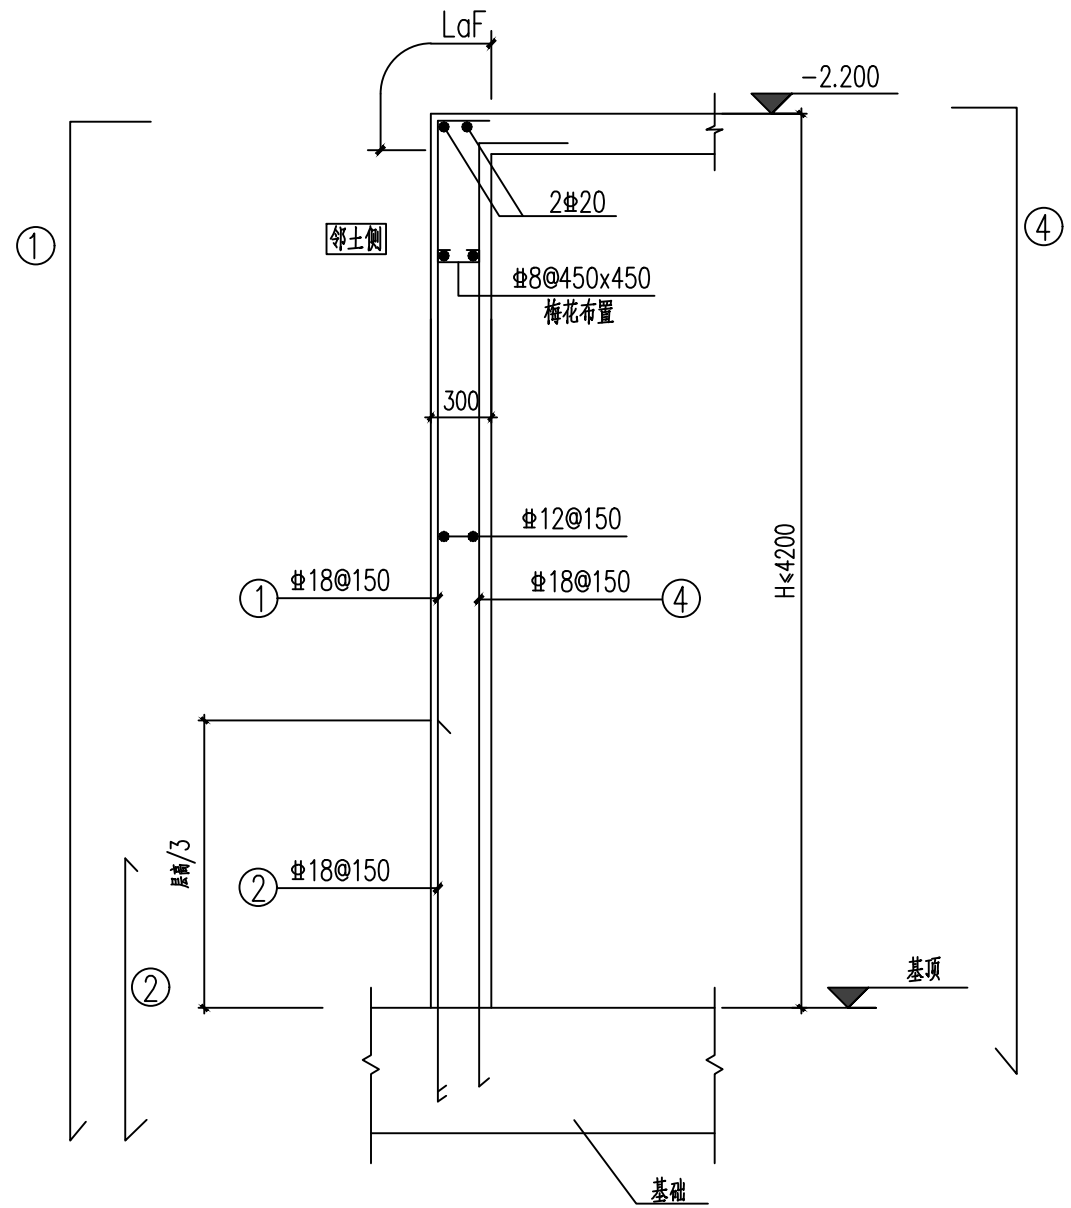

DWQ1

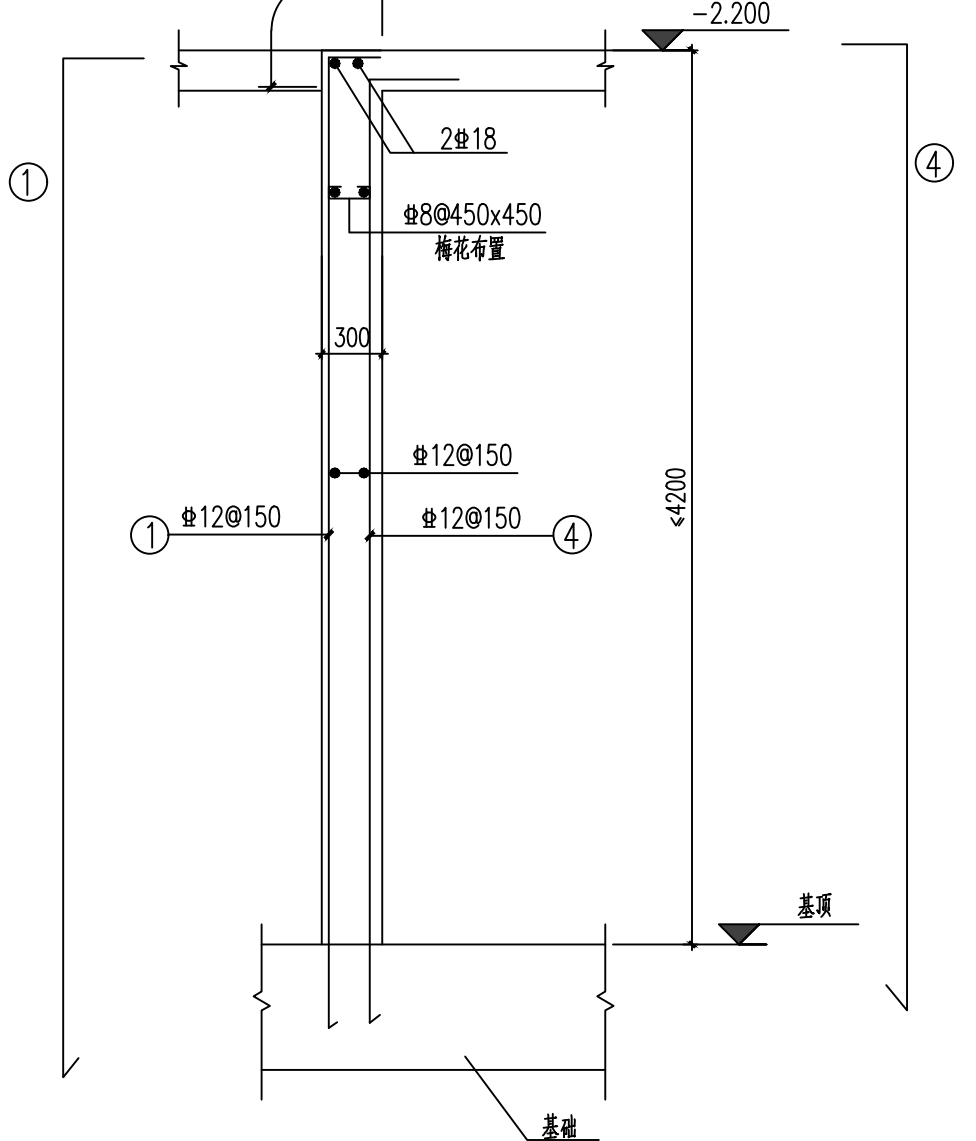

SCQ1

勘察、设计单位:
Investigation and design unit:
中环城乡规划设计集团有限公司
Central Urban and rural planning and Design Group Co., Ltd.

设计证书:
建筑行业（建筑工程）甲级
市政行业（燃气工程、轨道交通工程除外）甲级
风景园林工程专项乙级
城乡规划编制乙级
建筑行业（人防工程）乙级
水污染防治工程乙级
固体废物处理处置工程乙级
水利行业丙级
公路行业（公路）专业甲级
工程勘察专业类（岩土工程（勘察））甲级
工程勘察专业类（岩土工程（检测测试与监测））乙级
房屋安全鉴定
农业、林业、水利、水电、建筑工程咨询

合作设计单位:
Cooperation design unit:

平面位置示意图:
Schematic diagram of plane position:

注册师 Registered architect	苏德文	
执业印章号 Registered seal number	5100529-S004	
建设单位: Units undertaking projects:	越西县教育和科学技术局	
项目: Project	越西县越城镇第四小学建设项目	
子项: Subitem	教学楼	
图名: Map title	负一层墙柱平面布置图	
审定 Examine and approve	汪洁	
审核 Examine and verify	苏德文	
项目负责人 Project leader	宋奇	
专业负责人 Person in charge	苏德文	
校对 Proofread	郭海艳	
设计 Devise	王海东	
会签 Confirmed by	版本号 Version No.	
建筑 ARCH	电气 Elec	01版
结构 STRU	弱电 WEK-ELEC	
给排水 WSS	暖通 HVAC	
图别 STATUS	施工图 DRAWING NO.	图号 S-301
设计号 PROJECT NO.	NS134342024000091	日期 DATE
		2024. 11