





- 参配层说明:
- 板平面定位、梁厚及板厚标注详见本层结构平面布置图;
 - 保护层厚度详见结构设计总说明;
 - 板配筋及板配筋为8@200双向布筋;
 - 图中圈出的圈层均为附加圈层;
 - 当板面有洞口时,板面应断开,并输入支圈层LO;
 - 设备管道井施工注意事项:
 - 1) 上下水管埋设及设备安装(或安装)均应按水电专业图所示位置及大小预留,不得后凿;
 - 2) 土建施工时,管井四周应浇筑混凝土并不得后凿;
 - 3) 在设备管道安装完成后,应进行封堵,封堵后应进行验收;
 - 4) 在设备管道安装完成后,应进行封堵,封堵后应进行验收;
 - 5) 在设备管道安装完成后,应进行封堵,封堵后应进行验收;
 - 6) 在设备管道安装完成后,应进行封堵,封堵后应进行验收;
7. 本工程所有材料用量不得少于1400 kg/m^2 ;
8. 表头之表格22G101-1及结构专业说明。

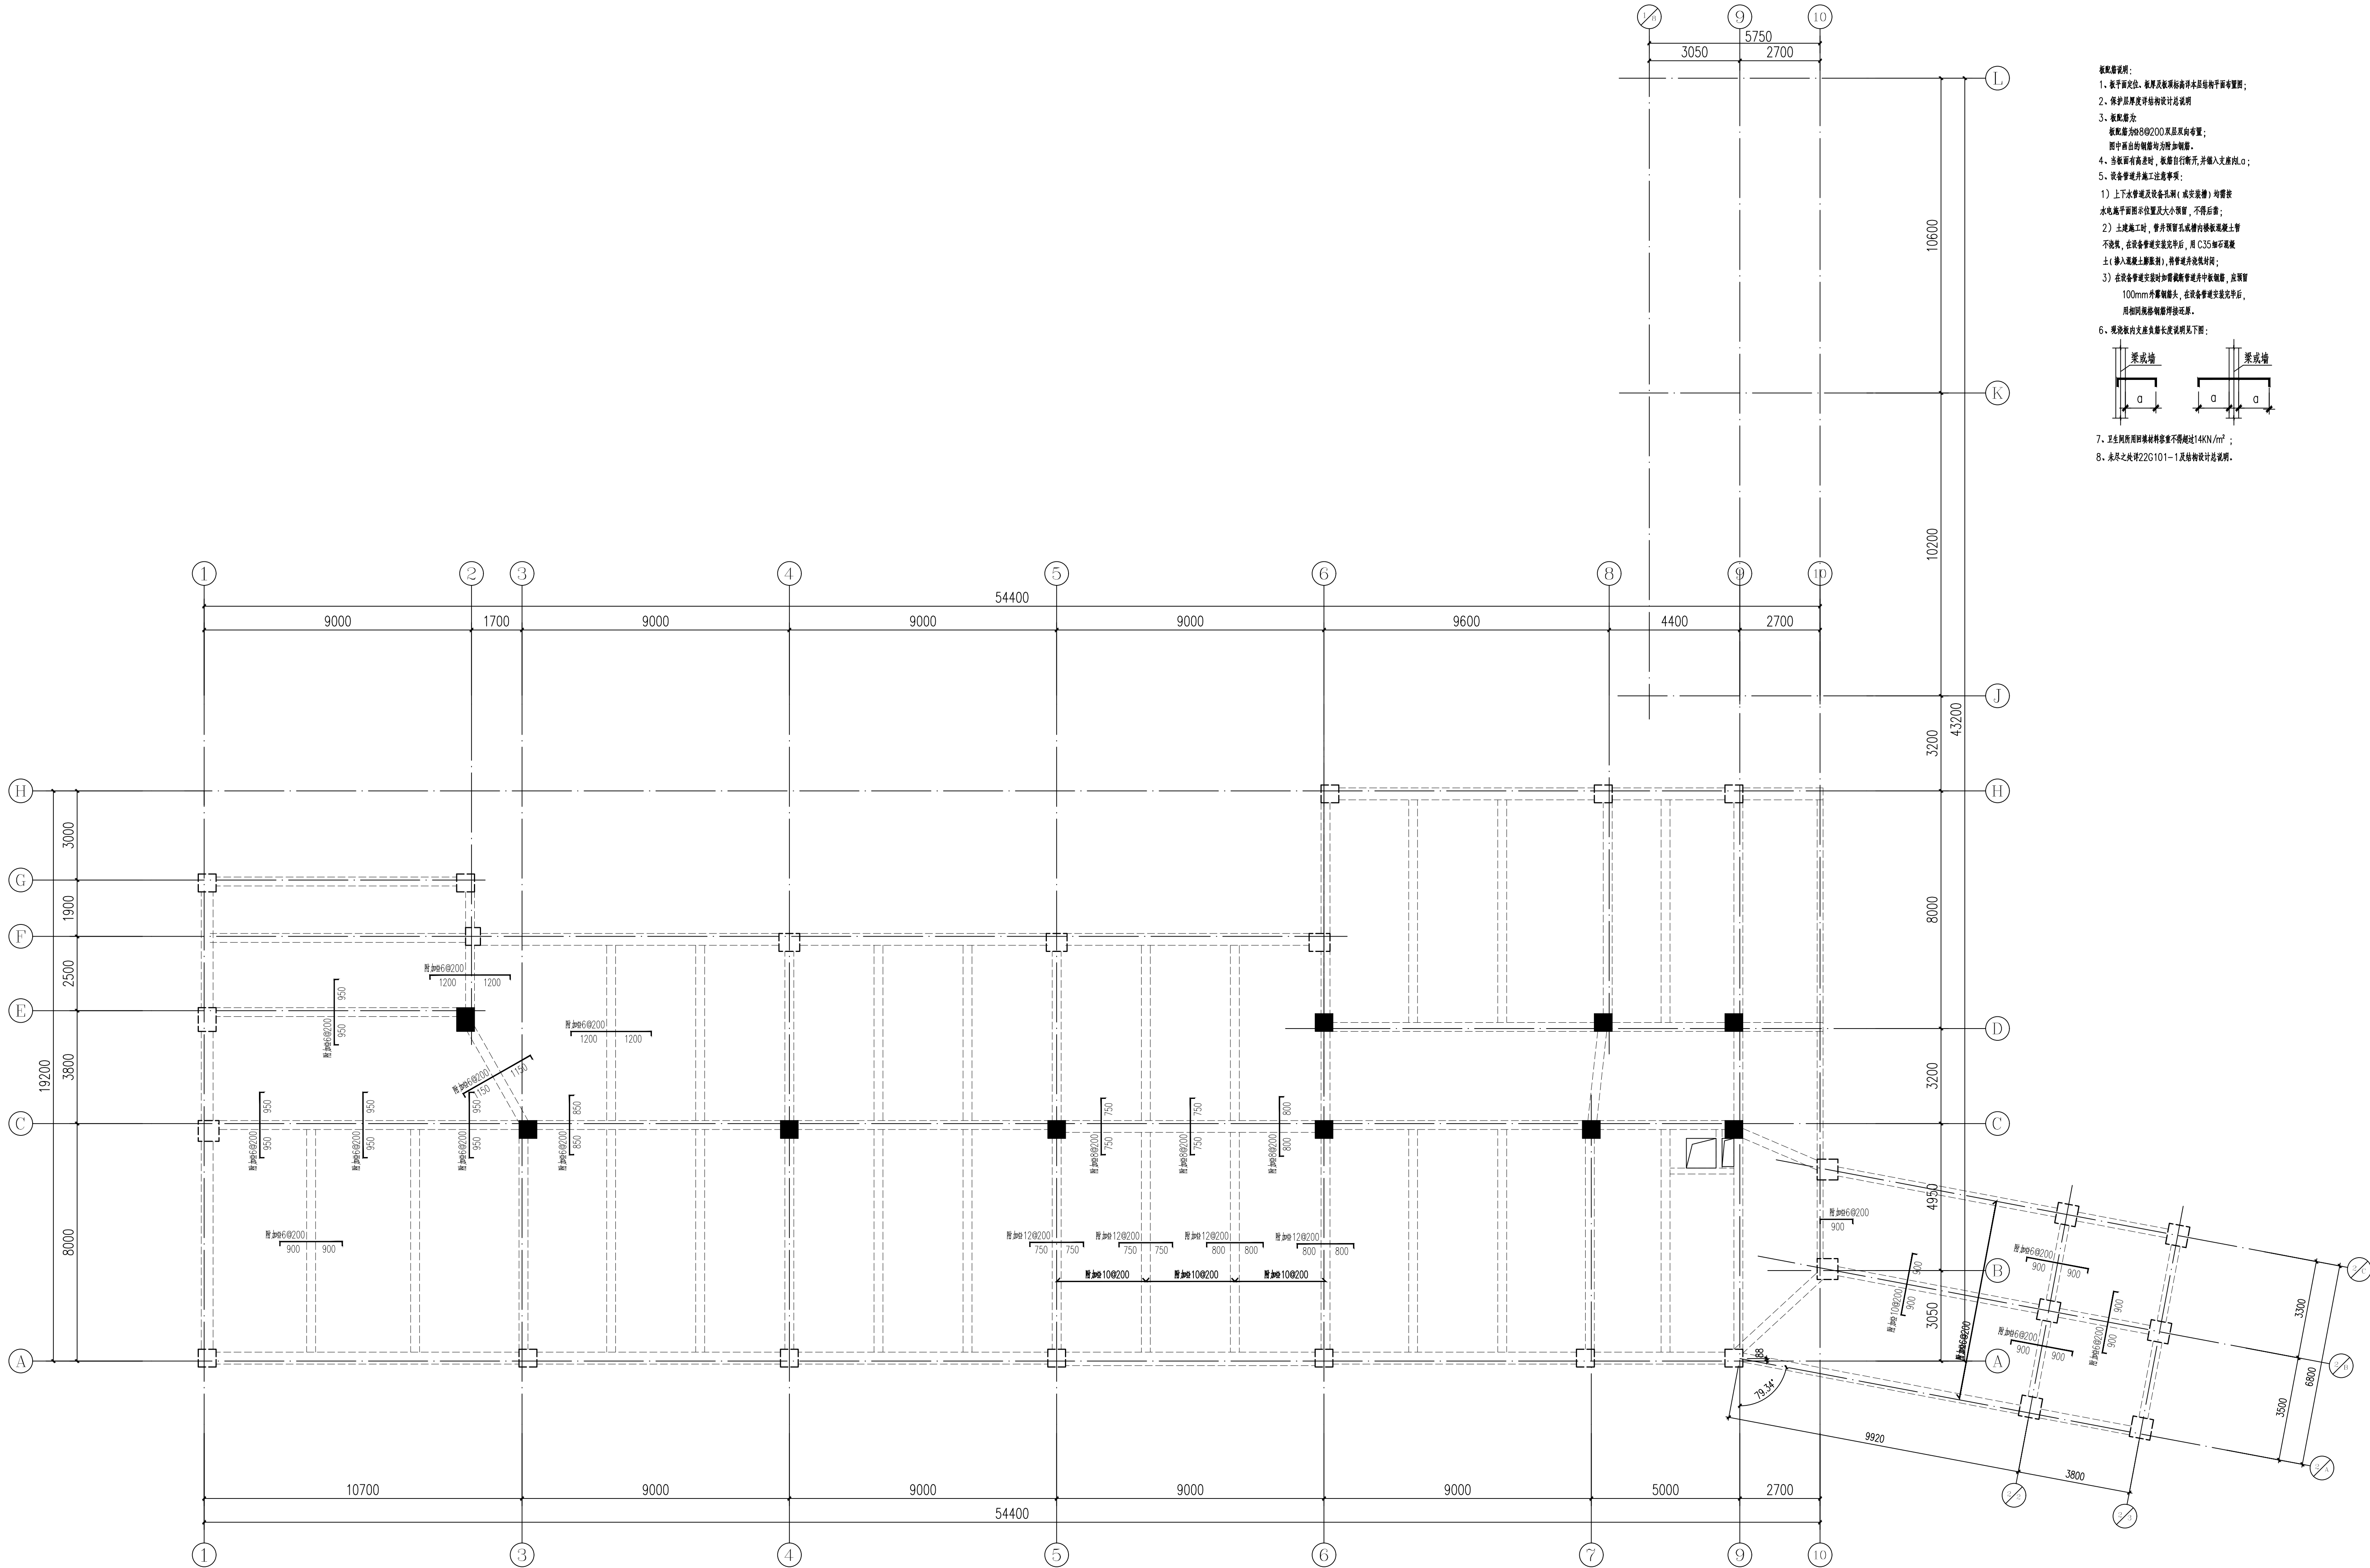

闷顶层板配筋图 1:100

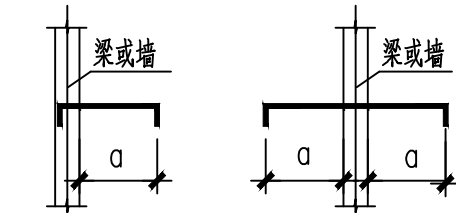

勘察、设计单位:
Investigation and design unit:
中环城乡规划设计集团有限公司
Central Urban and rural planning and Design Group Co., Ltd.
设计证书:
建筑行业(建筑工程)甲级
市政行业(燃气工程、轨道交通工程除外)甲级
风景园林工程专项乙级
城乡规划编制乙级
建筑行业(人防工程)乙级
水污染防治工程乙级
固体废物处理处置工程乙级
水利行业丙级
公路行业(公路)专业甲级
工程勘察专业类(岩土工程(勘察))甲级
工程勘察专业类(岩土工程(勘察))乙级
房屋安全鉴定
农业、林业、水利、水电、建筑工程咨询

合作设计单位:
Cooperation design unit:

平面位置示意图:
Schematic diagram of plane position:

注册师
Registered architect:
苏德文

执业印章号
Registered seal number:
5100529-S004

建设单位:
Units undertaking projects:
越西县教育和科学技术局

项目:
Project:
越西县越城镇第四小学建设项目

子项:
Subsystem:
教学楼

图名:
Map title:
闷顶层板配筋图

审定 Examine and approve	汪洁	汪洁
审核 Examine and verify	苏德文	苏德文
项目负责人 Project leader	宋奇	宋奇
专业负责人 Person in charge	苏德文	苏德文
校对 Proofread	郭海艳	郭海艳
设计 Devise	王海东	王海东

会签 Confirmed by	版本号 Version No.	01版
建筑 ARCH	电气 ELEC	
结构 STRU	弱电 WEK-ELEC	
给排水 HWS	暖通 HVAC	
图别 STATUS	施工图 图号 DRAWING NO.	S-506
设计号 PROJECT NO.	日期 DATE	2024.11