



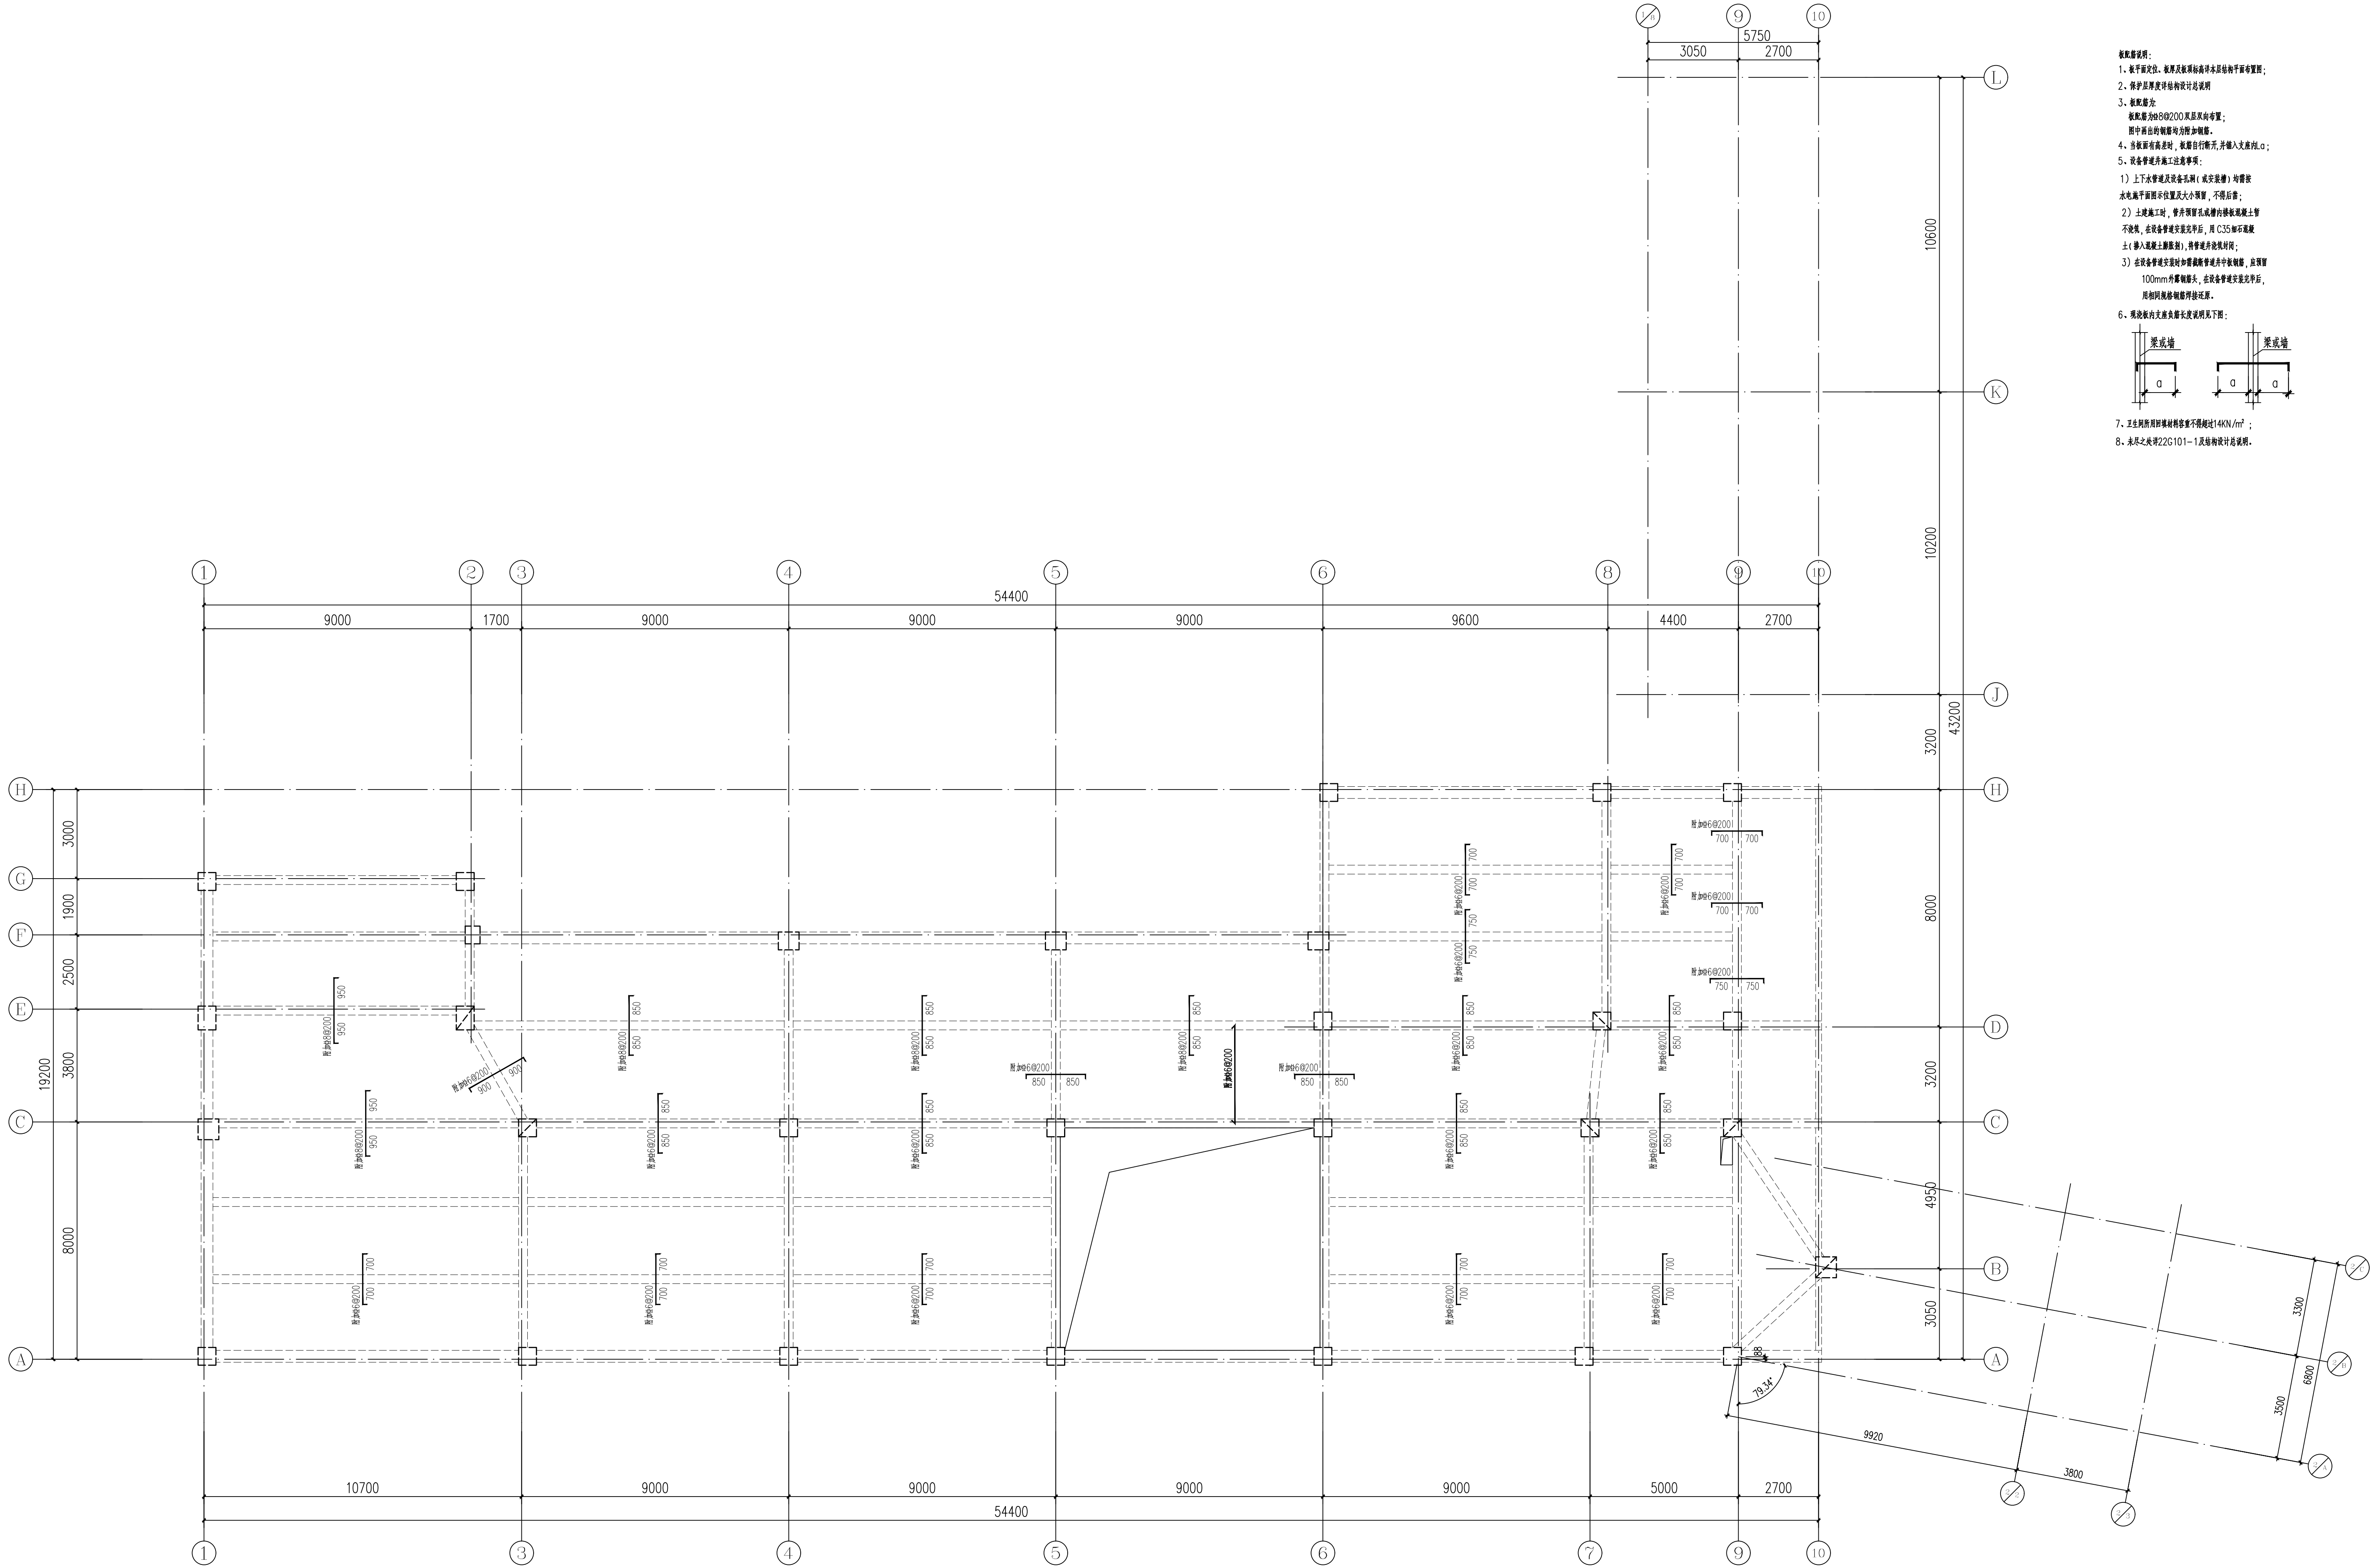

- 数据说明:
- 板平定位、板厚及板面标高详见结构平面布置图;
 - 保护层厚度详见结构设计说明;
 - 板配筋为:
板配筋为8@200及层高布置;
图中画出的钢筋为附加钢筋;
 - 当板厚有误差时,板面自行修正,并输入误差值 α ;
 - 设备管埋施工注意事项:
1) 上下水管埋及设备孔洞(或安装槽)均需按水电施平面图所示位置及大小预留,不得后凿;
2) 上建施工时,管身预留或成槽待预埋混凝土管不浇筑,在设备管埋完成浇筑后,用C35细石混凝土(掺入膨胀土膨胀剂),将管地壳浇筑封闭;
3) 在设备管埋安装时如需凿除管壁并冲散钢筋,应预留100mm外保护层厚度,在设备管埋完成浇筑后,用相同规格钢筋补接还原;
 - 暖气管的支座角钢长度说明见下图:

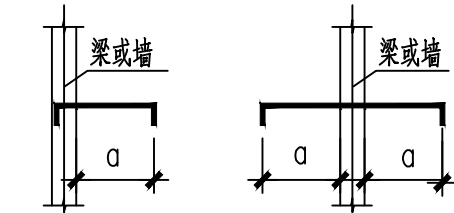

7. 正负楼层板材料用量不得超过14KN/m² ;
8. 未尽之处按22G101-1及结构详图说明。

屋面层板配筋图 1:100



勘察、设计单位:
Investigation and design unit:
中环城乡规划设计集团有限公司
Central Urban and Rural Planning and Design Group Co., Ltd.

设计证书:
建筑行业(建筑工程)甲级
市政行业(燃气工程、轨道交通工程除外)甲级
风景园林工程专项乙级
城乡规划编制乙级
建筑行业(人防工程)乙级
水污染防治工程乙级
固体废物处理处置工程乙级
水利行业丙级
公路行业(公路)专业甲级
工程勘察专业类(岩土工程(勘察))甲级
工程勘察专业类(岩土工程(检测测试监测))乙级
房屋安全鉴定
农业、林业、水利、水电、建筑工程咨询

合作设计单位:
Cooperation design unit:

平面位置示意图:
Schematic diagram of plane position:

注册师 Registered architect	苏德文		
执业印章号 Registered seal number	5100529-S004		
建设单位: units undertaking projects: 越西县教育体育和科学技术局			
项目: Project:	越西县越城镇第四小学建设项目		
子项: Subsystem	教学楼		
图名: Map title: 屋面层板配筋图			
审 定 Examine and approve		汪 洁	18/10
核 核 Examine and verify		苏德文	苏德文
项目负责人 Project leader		宋 奇	宋奇
专业负责人 Person in charge		苏德文	苏德文
校 对 Proofread		郭海艳	郭海艳
设 计 Devise		王海东	王海东
会签: Confirmed by		版本号 Version No.	01版
建筑 ARCH	电气 Elec		/
结构 STRU	苏德文	弱电 WEK-ELEC	/
给排水 HWS	暖通 HVAC		/
图别 STATUS	施工图	图号 DRAWING NO.	S-507
设计号 PROJECT NO.	日期 DATE		2024.11
NS13434202400009			