



勘察、设计单位：
Investigation and design unit:
中环城规划设计集团有限公司
Central Urban and rural planning and Design Group Co., Ltd

设计证书：
建筑行业（建筑工程）甲级
市政行业（燃气工程、轨道交通工程除外）甲级
风景园林工程专项乙级
城乡规划编制乙级
建筑行业（人防工程）乙级
水污染防治工程乙级
固体废物处理处置工程乙级
水利行业丙级
公路行业（公路）专业甲级
工程勘察专业类（岩土工程（勘察））甲级
工程勘察专业类（岩土工程（物探测试检测监测））乙级
房屋安全鉴定
农业、林业、水利、水电、建筑工程咨询

合作设计单位：
Cooperation design unit:

平面位置示意图：
Schematic diagram of plane position:

注册师
Registered architect

苏德文

执业印章号
Registered seal number

5100529-S004

建设单位：
units undertaking projects:

越西县教育体育和科学技术局

项目：
Project:

越西县越城镇第四小学建设项目


子项：
Subitem

综合楼

图名：
Map title:

二、三层板配筋图


审定 Examine and approve	汪洁	苏德文
审核 Examine and verify	苏德文	宋奇
项目负责人 Project leader	宋奇	宋奇
专业负责人 Person in charge	王海东	王海东
校对 Proofread	郭海艳	郭海艳
设计 Devise	王海东	王海东
会签： Confirmed by	版本号 Version No.	01版
建筑 ARCH	电气 ELEC	
结构 STRU	弱电 ME&ELEC	
给排水 H&S	暖通 HVAC	
图别 STATUS	施工图	图号 Drawing No.
设计号 PROJECT NO.	MS134342024000009	日期 DATE
		2024.11

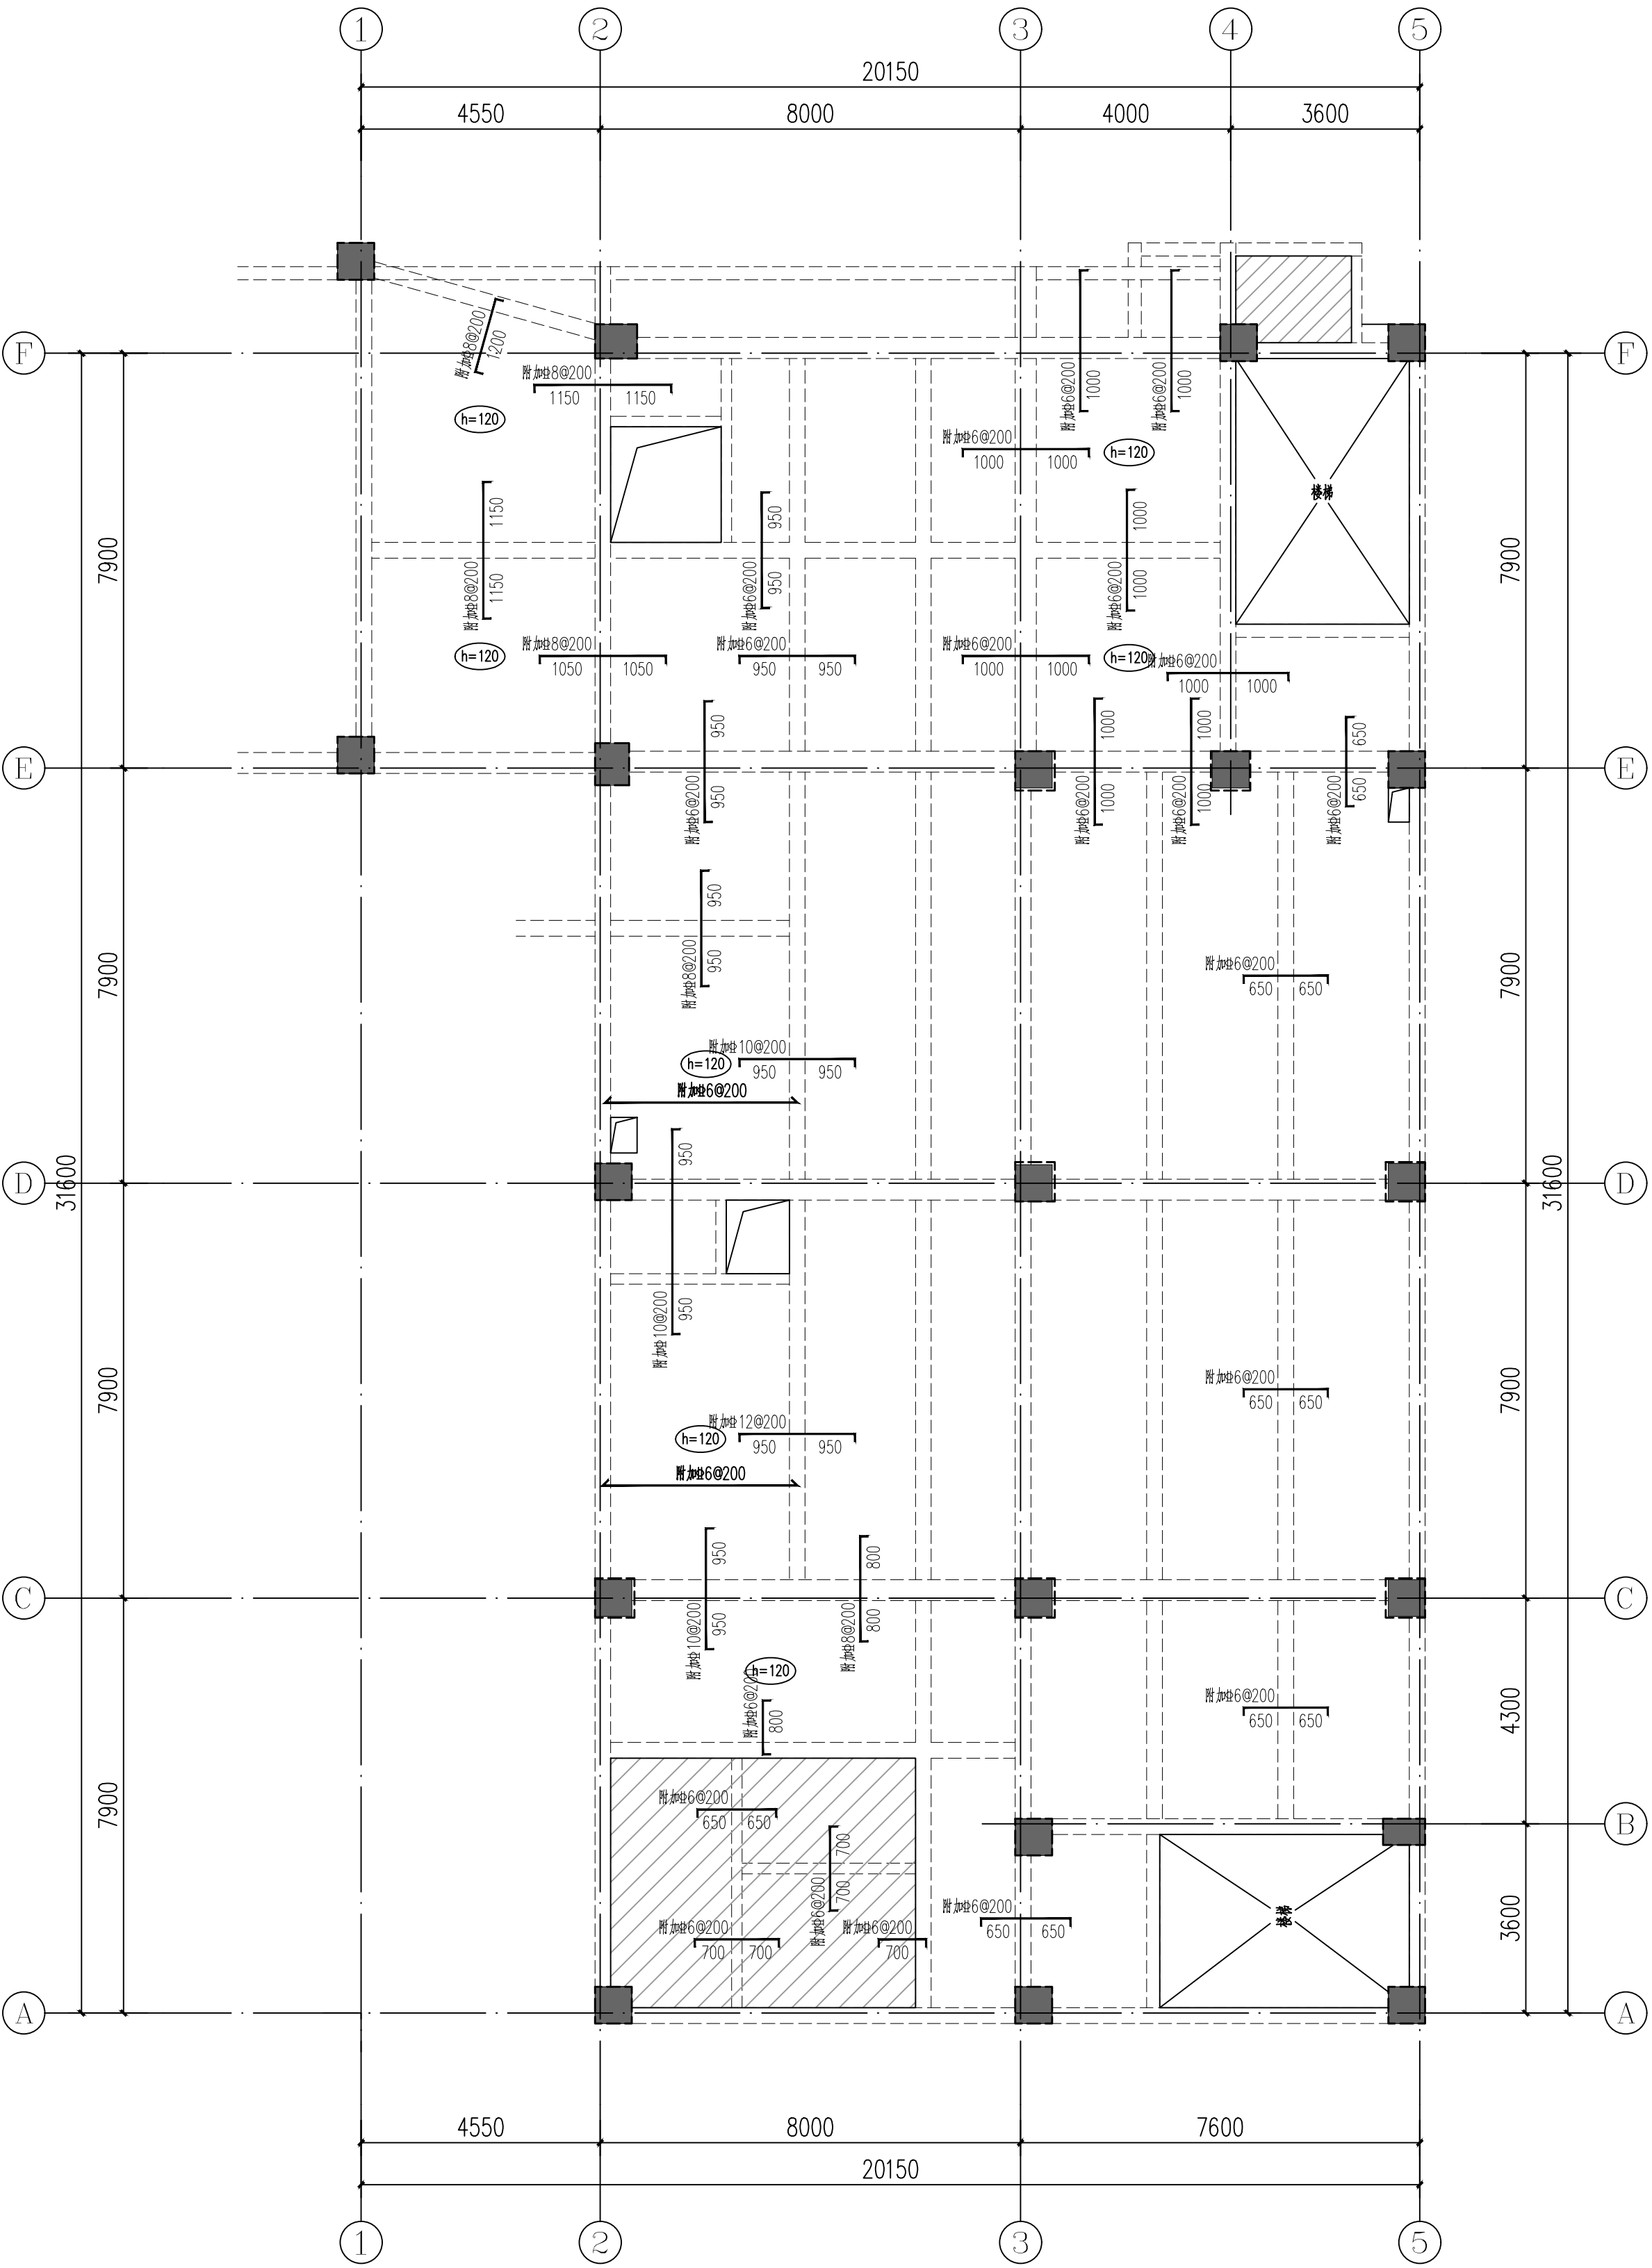

二层板配筋图 1:100


- 板配筋说明：
- 板平面定位、板厚及板顶标高详见本层结构平面布置图；
 - 保护层厚度详见结构设计总说明
 - 板配筋为：
板底筋为8@200双层双向布置；
图中画出的钢筋均为附加钢筋。
 - 当板面有荷载时，板底自行断开，并输入支座位移 α ；
 - 设备管槽施工注意事项：
1) 上下水管埋设及设备孔洞（或安装槽）均需按水电平面位置图位置及大小预留，不得后凿；
2) 土建施工时，管井预留孔或槽内嵌填混凝土管不浇筑，在设备管槽安装完后，用C35细石混凝土（掺入膨胀土膨胀剂），将管槽并浇筑封闭；
3) 在设备管槽安装时加置截断管槽并中板裂缝，应预留100mm外露钢筋头，在设备管槽安装完后，用相同规格钢筋搭接处理。

6、现浇板内支座位移长度说明见下图：

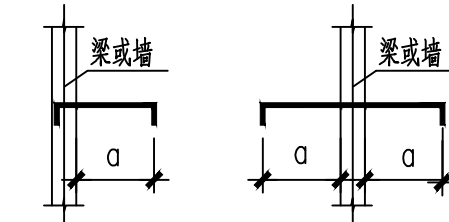

7、卫生间所用防水材料厚度不得小于14KN/m²；

8、未尽之处详见22G101-1及结构施工图说明。

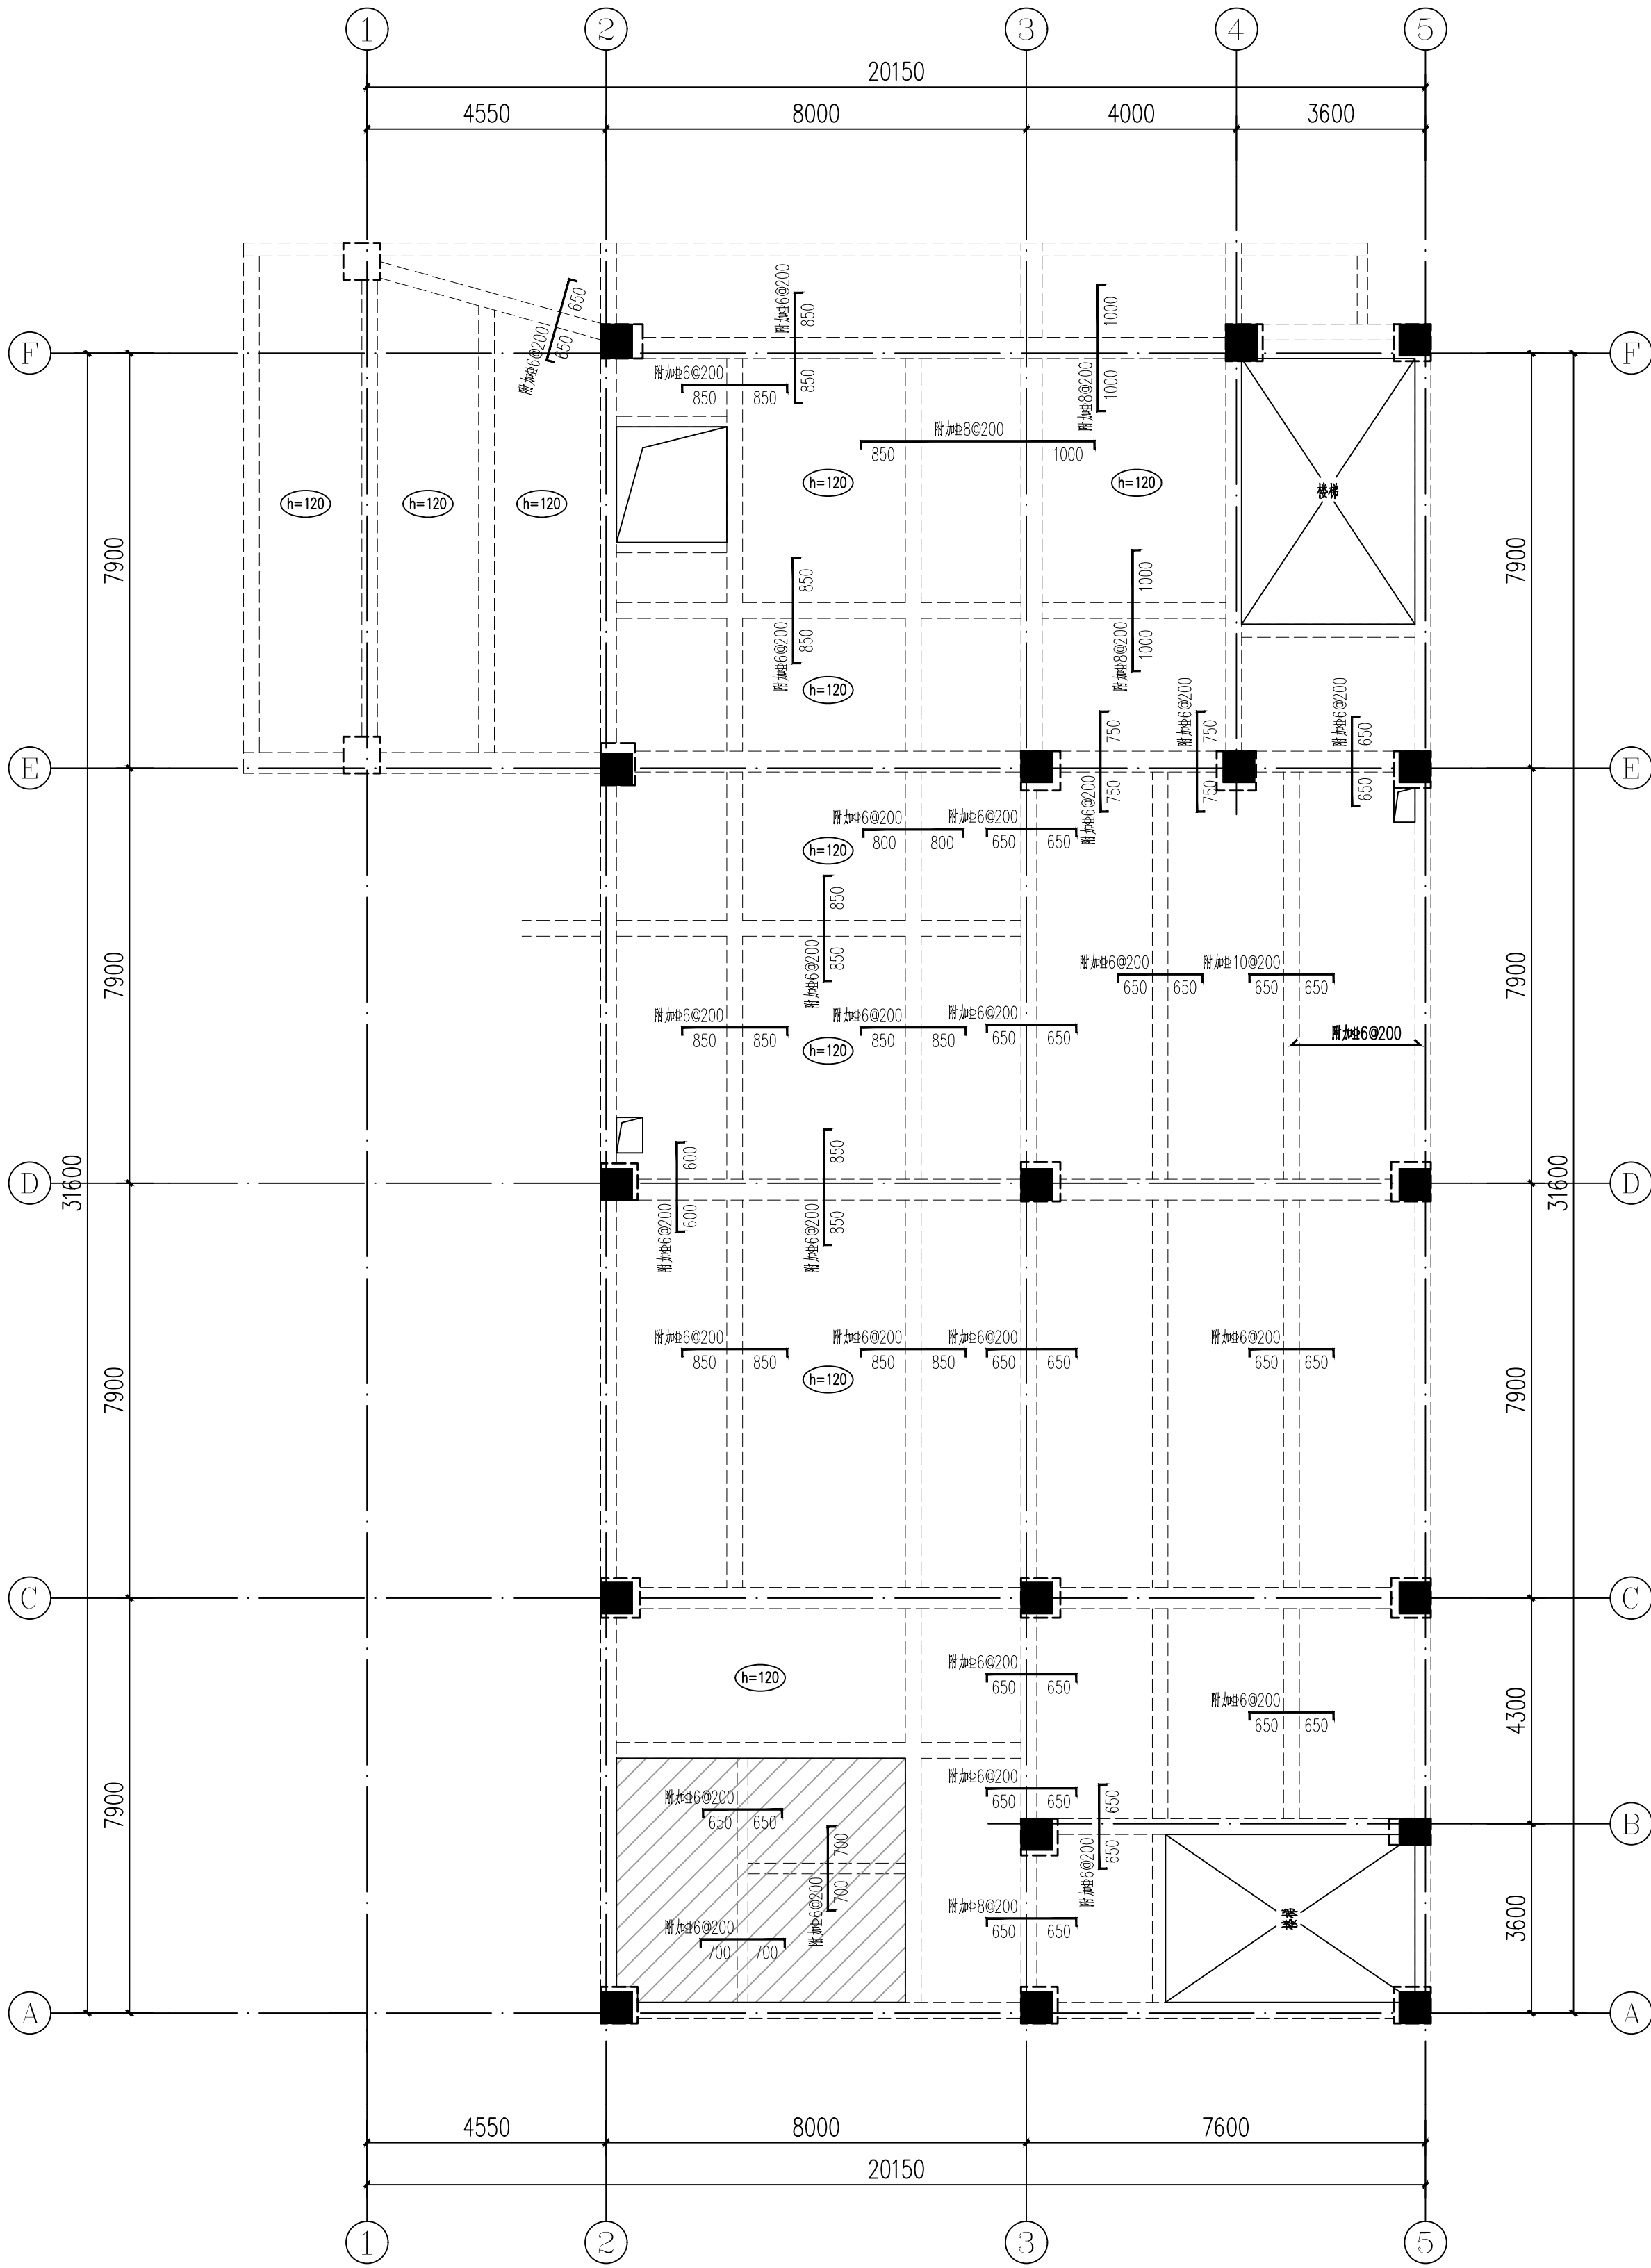

三层板配筋图 1:100