



中环城乡规划设计集团有限公司
Zhonghuan Environmental Design Group Co., Ltd.
注册城乡规划师
注册公用设备工程师
注册电气工程师
注册给排水工程师
注册暖通空调工程师
注册岩土工程师
注册结构工程师
注册安全工程师
注册消防工程师
注册环境影响评价工程师
注册城乡规划师
注册公用设备工程师
注册电气工程师
注册给排水工程师
注册暖通空调工程师
注册岩土工程师
注册结构工程师
注册安全工程师
注册消防工程师
注册环境影响评价工程师


设计单位：中环城乡规划设计集团有限公司
设计人：苏德文
审核人：苏德文
项目负责人：宋奇
专业负责人：王海东
校对：郭海艳
设计：王海东
版本：01版
日期：2024.11

合作设计单位：

平面位置示意图

1:25

5

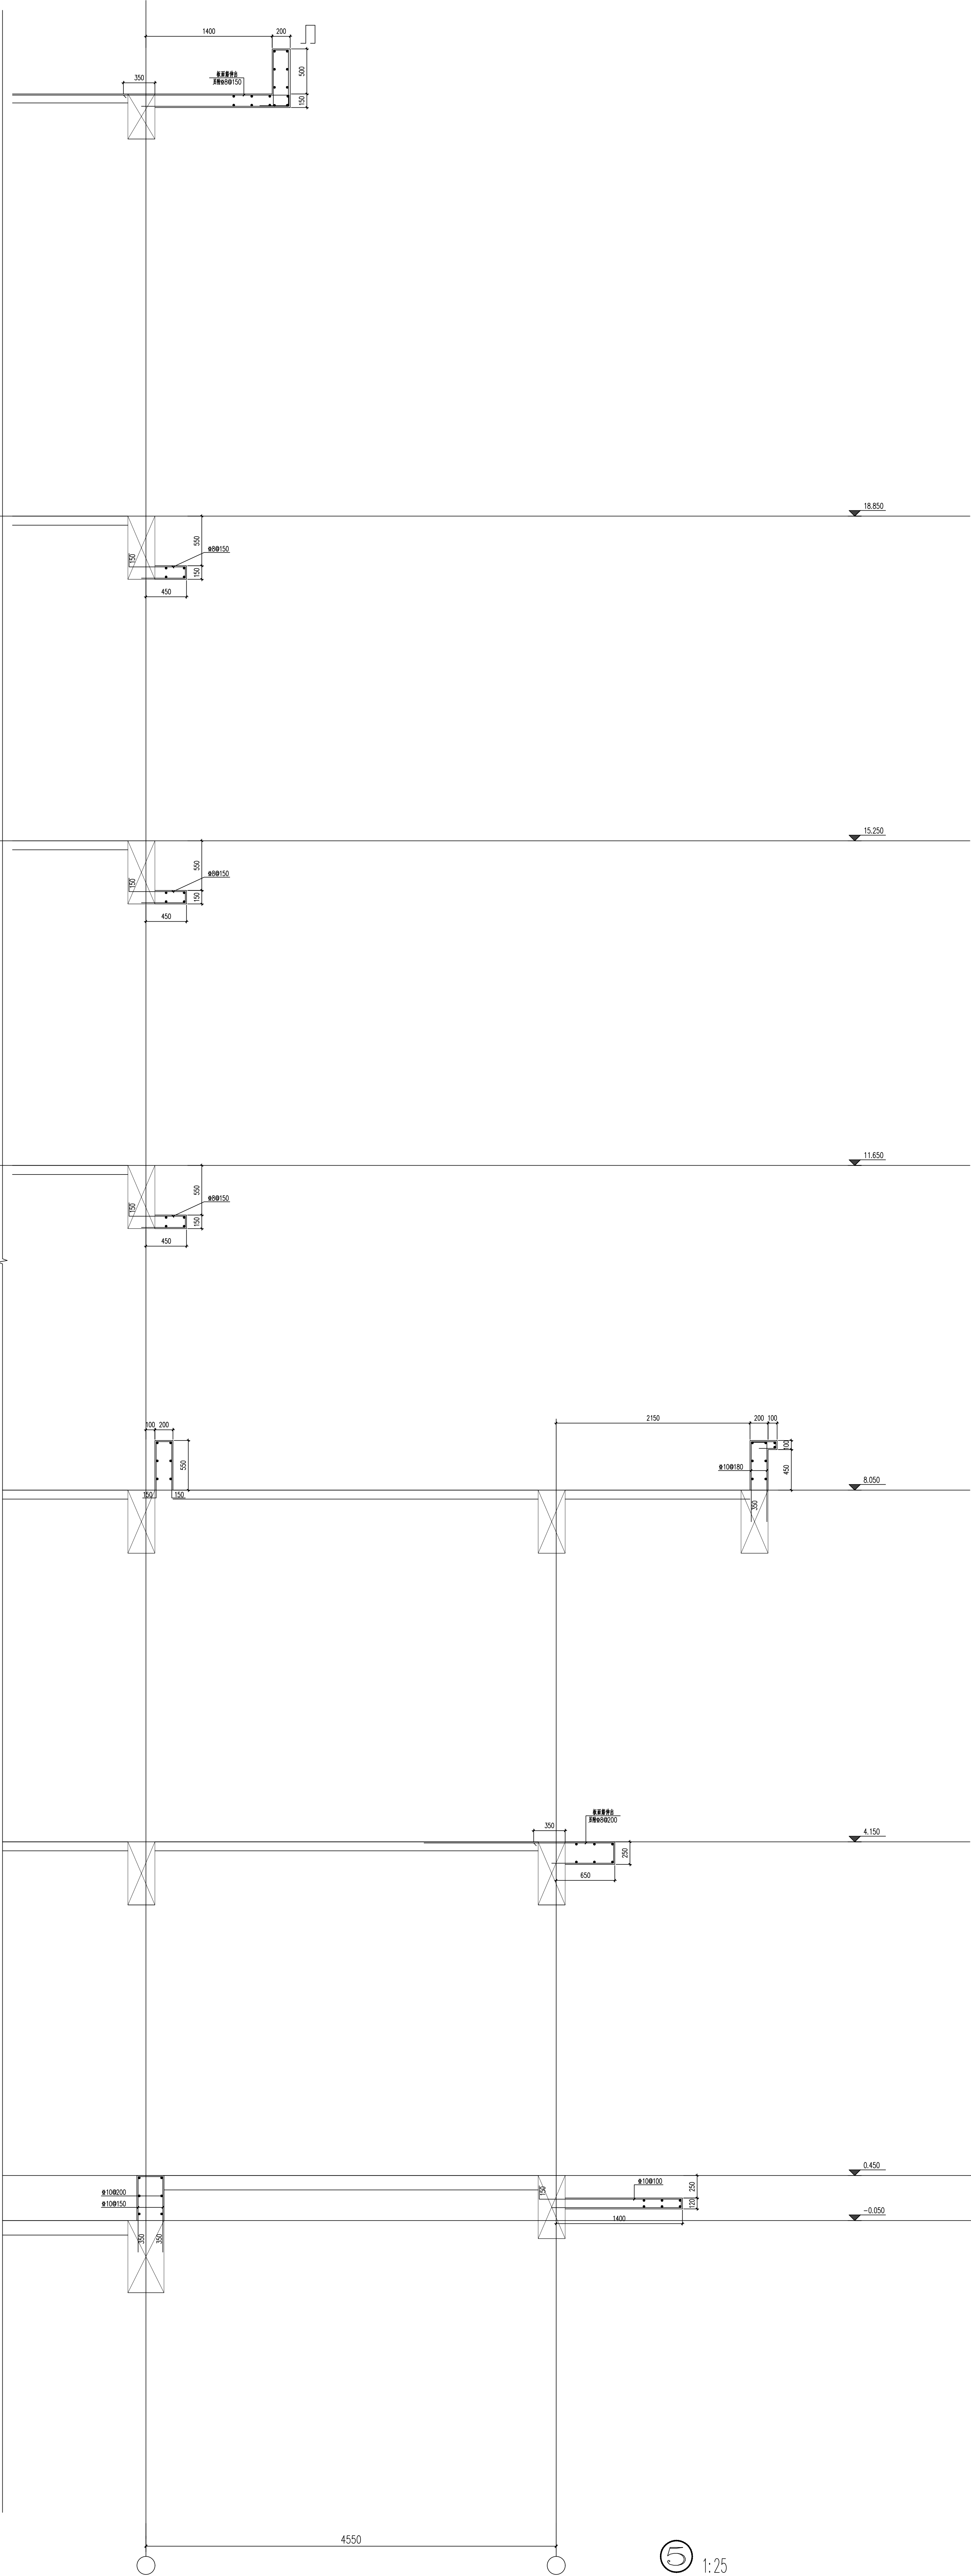

注册所	苏德文
执业印章号	5100529-S004
建设单位	越西县教育和体育局
项目名称	越西县城第四小学建设项目
子项	
图名	墙体大样三
审定	注浩
审核	苏德文
项目负责人	宋奇
专业负责人	王海东
校对	郭海艳
设计	王海东
版本	01版
日期	2024.11
设计号	HS-2402000009
图例	施工图
图号	5-703
图名	墙体大样三