

施工图目录

序 号	图 号	图 纸 名 称	图 幅
1	01	图纸图集目录	A1
2	02	设计说明	A1+1/4
3	03	负一层、负二层给排水平面图	A1
4	04	一层给排水平面图	A1
5	05	二层给排水平面图	A1
6	06	负一层、负二层喷淋平面图	A1
7	07	一层喷淋平面图	A1
8	08	二层喷淋平面图	A1
9	09	给排水原理图	A1
10	10	卫生间给排水大样图	A1
11	11		
12	12		
13	13		
14	14		

 
 
 
 
 
 
 
 
 
 
 
 
 
 
 
 
 
 
 
 
 
 
 
 
 
 
选用标准图集目录

序号	图 号	选 用 标 准 图 集	备 注
1	09S304	卫生设备安装	
2	11S405—4	给水塑料管安装	
3	19S406	建筑排水管道安装—塑料管道	
4	04S301	建筑排水设备附件选用安装	
5	15S412	屋面雨水排水管道安装	
6	02S403	钢制管件	
7	03S402	管道支架及吊架	
8	02S404	防水套管	
9	03S401	常用小型仪表及特种阀门选用安装	
10	01SS105	管道和设备保温防结露及电伴热	
11	09S302	雨水斗选用及安装	
12	15S202	室内消火栓安装	
13	99S203	消防水泵接合器安装	
14	20S206	自动喷水灭火设施安装	
15	16S211	高位消防贮水箱选用及安装	
16	17S205	消防给水稳压设备选用与安装	
17	08S305	小型潜水排污泵选用及安装	
18	19S204—1	消防专用水泵选用及安装（一）	
19	15S909	《消防给水及消火栓系统技术规范》图示	

磷酸铵盐干粉灭火器配置表

 
 
 
 
配置部位	危险等级	火灾种类	最低配置标准	配置种类	最大保护距离（m）
丙类生产车间	中危险级	A类	2A	手提式MF/ABC4	20



图 例

名 称	图 例	名 称	图 例
生活给水管		信号蝶阀	
空调凝结水管		水流指示器	
消火栓给水管		湿式报警阀组	平面  系统 
喷淋给水管		水力警铃	
污水管		闭式喷头	
雨水管		压力表	
废水管		弹簧安全阀	
检查口	系统 	末端试水装置	平面  系统 
通气帽		单栓消火栓	平面  系统 
圆形地漏	平面  系统	干粉灭火器	
存水弯	S型  P型 	水泵	
刚性防水套管		波纹伸缩器	
柔性防水套管		倒流防止器	
可挠曲橡胶接头		水泵接合器	
龙 头	平面  系统 	液压水位控制阀	
角 阀		自动排气阀	
截止阀	 	减压阀	
闸 阀		旋流防止器	
蝶 阀		流量开关	
止回阀		压力开关	
电动阀		压力检测装置	
调节阀		流量检测装置	
水锤消除器		二氧化碳灭火器	


塑料给水管公称外径 (De) 与公称直径 (DN) 对照表											
管	公称外径 ()										
	公称直径 ()										
	最小壁厚	冷水管									
		热水管									

塑料排水管公称外径 (dn) 与公称直径 (DN) 对照表							
实壁管	公称外径 ()						
	公称直径 ()						
	最小壁厚						

■ 会 签 Joint Check up			
总图		暖通	
规划		电气	
建筑		园林	
结构		种植	
给排水			
■ 备 注			
* 本图纸的版权、属业兢集团有限公司所有 不得用于本工程以外范围 * 本图纸带手缝齐全方可用于施工。			
■ 平面示意 Plane Diagram			
■ 单位出图章 Company Seal			
业兢集团有限公司			
建筑工程乙级 A151005531			
■ 签 署 Signature			
项目负责人 Long First	张晓明		
专业负责人 Chief	徐 伟		
审 定 Approved			
审 核 Examined	李德文		
校 对 Checked	朱 丹		
设 计 Designed	柯 强		
■ 建设单位 Client			
通江瑞元工业发展投资有限公司			
■ 工程名称 Project			
通江源康调味品公司新建酿造调味品生产线			
■ 图纸名称 Title			
图纸图集目录			
工程号 Proj. No.	图 号 Des. No.	01	
专 业 Dept.	给排水	阶 段 Stage	施工图
比 例 Scale	1:100	日 期 Date	2025年11月

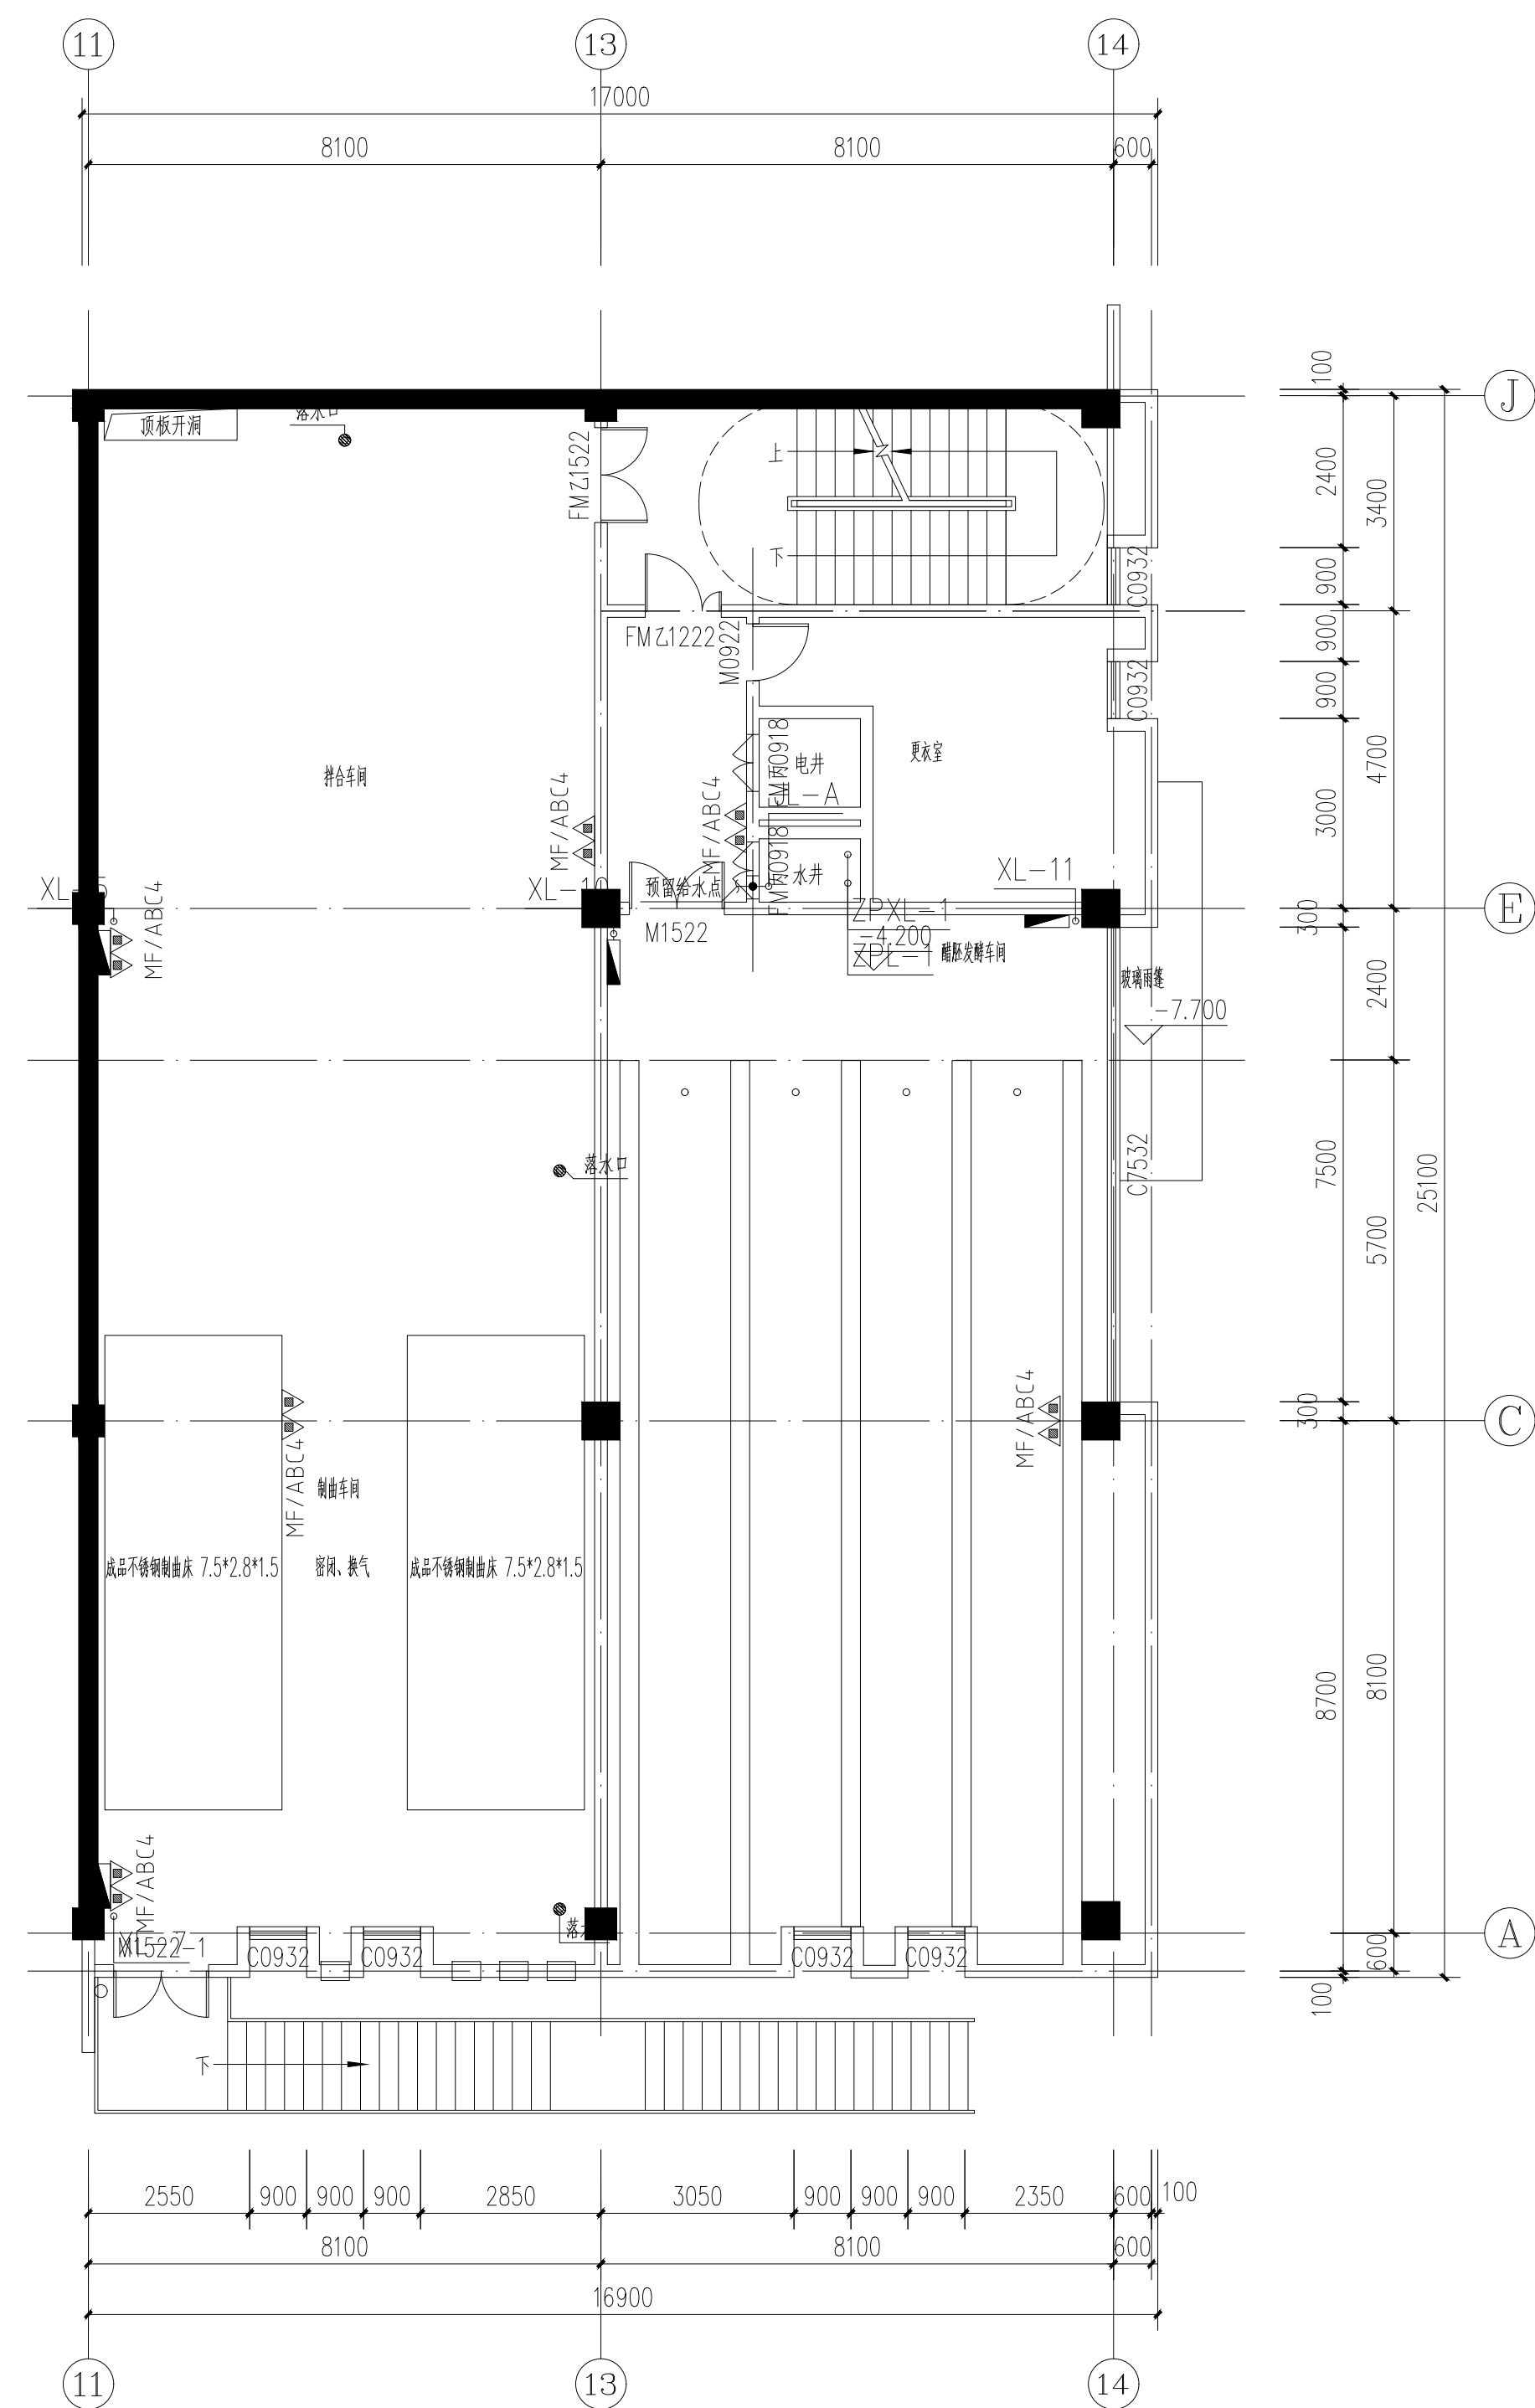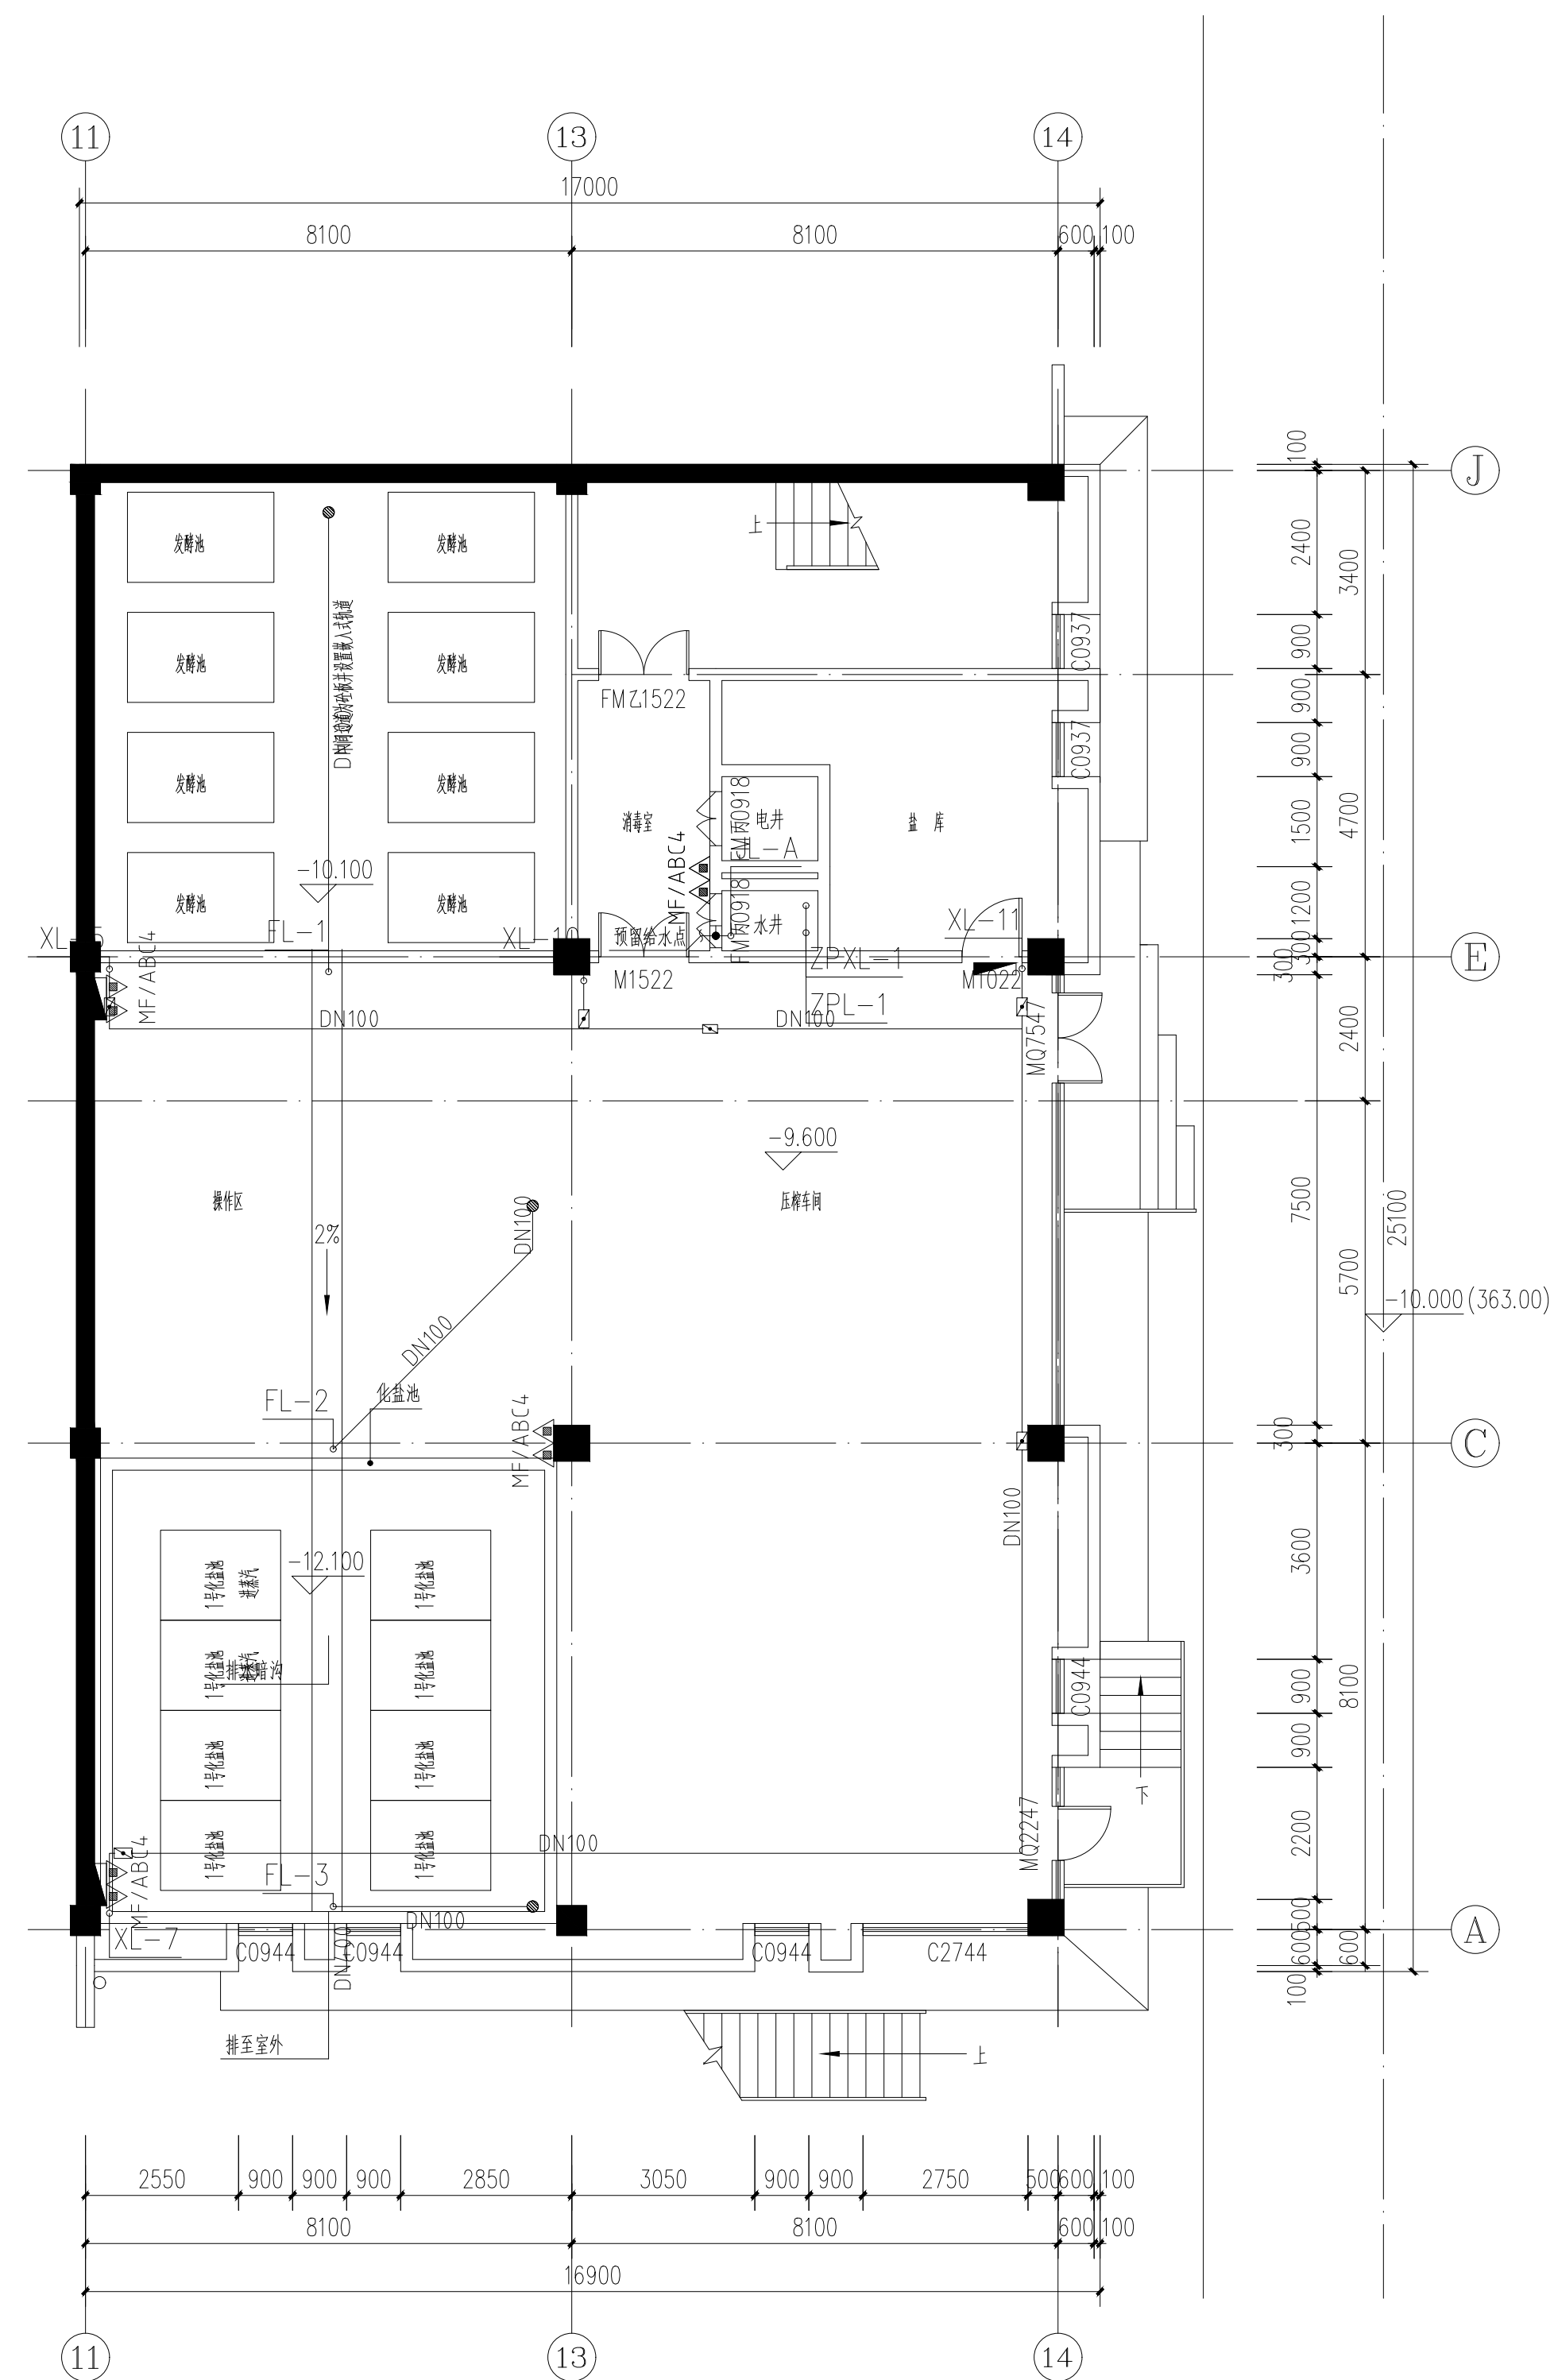

■ 会 签 Joint Check up			
总图		暖通	
规划		电气	
建筑		园林	
结构		种植	
给排水			
■ 备 注			
* 本图纸的版权、属业兢集团有限公司所有			
不得用于本工程以外范围			
* 本图纸需手续齐全方可用于施工。			
■ 平面示意 Plane Diagram			
■ 单位出图章 Company Seal			
业兢集团有限公司			
建筑·工程·乙级 A151005531			
■ 签 署 Signature			
项目负责人 Item Prin Chief	张晓明	张晓明	
专业负责人 Chief	徐 伟	徐伟	
审定 Approved	李德文	李德文	
审核 Examined	朱 丹	朱丹	
校对 Checkst	何 强	何强	
设计 Designed			
■ 建设单位 Client			
通辽瑞元工业发展投资有限公司			
■ 工程名称 Project			
通辽源康调味品公司新建酿造调味品生产线			
■ 图纸名称 Title			
负二层、负一层给排水平面布置图			
工程号 Proj. No.		图号 Dwg. No.	03
专 业 Disc.	给排水	阶 段 Stage	施工图
比 例 Scale	1:100	日 期 Date	2025年11月

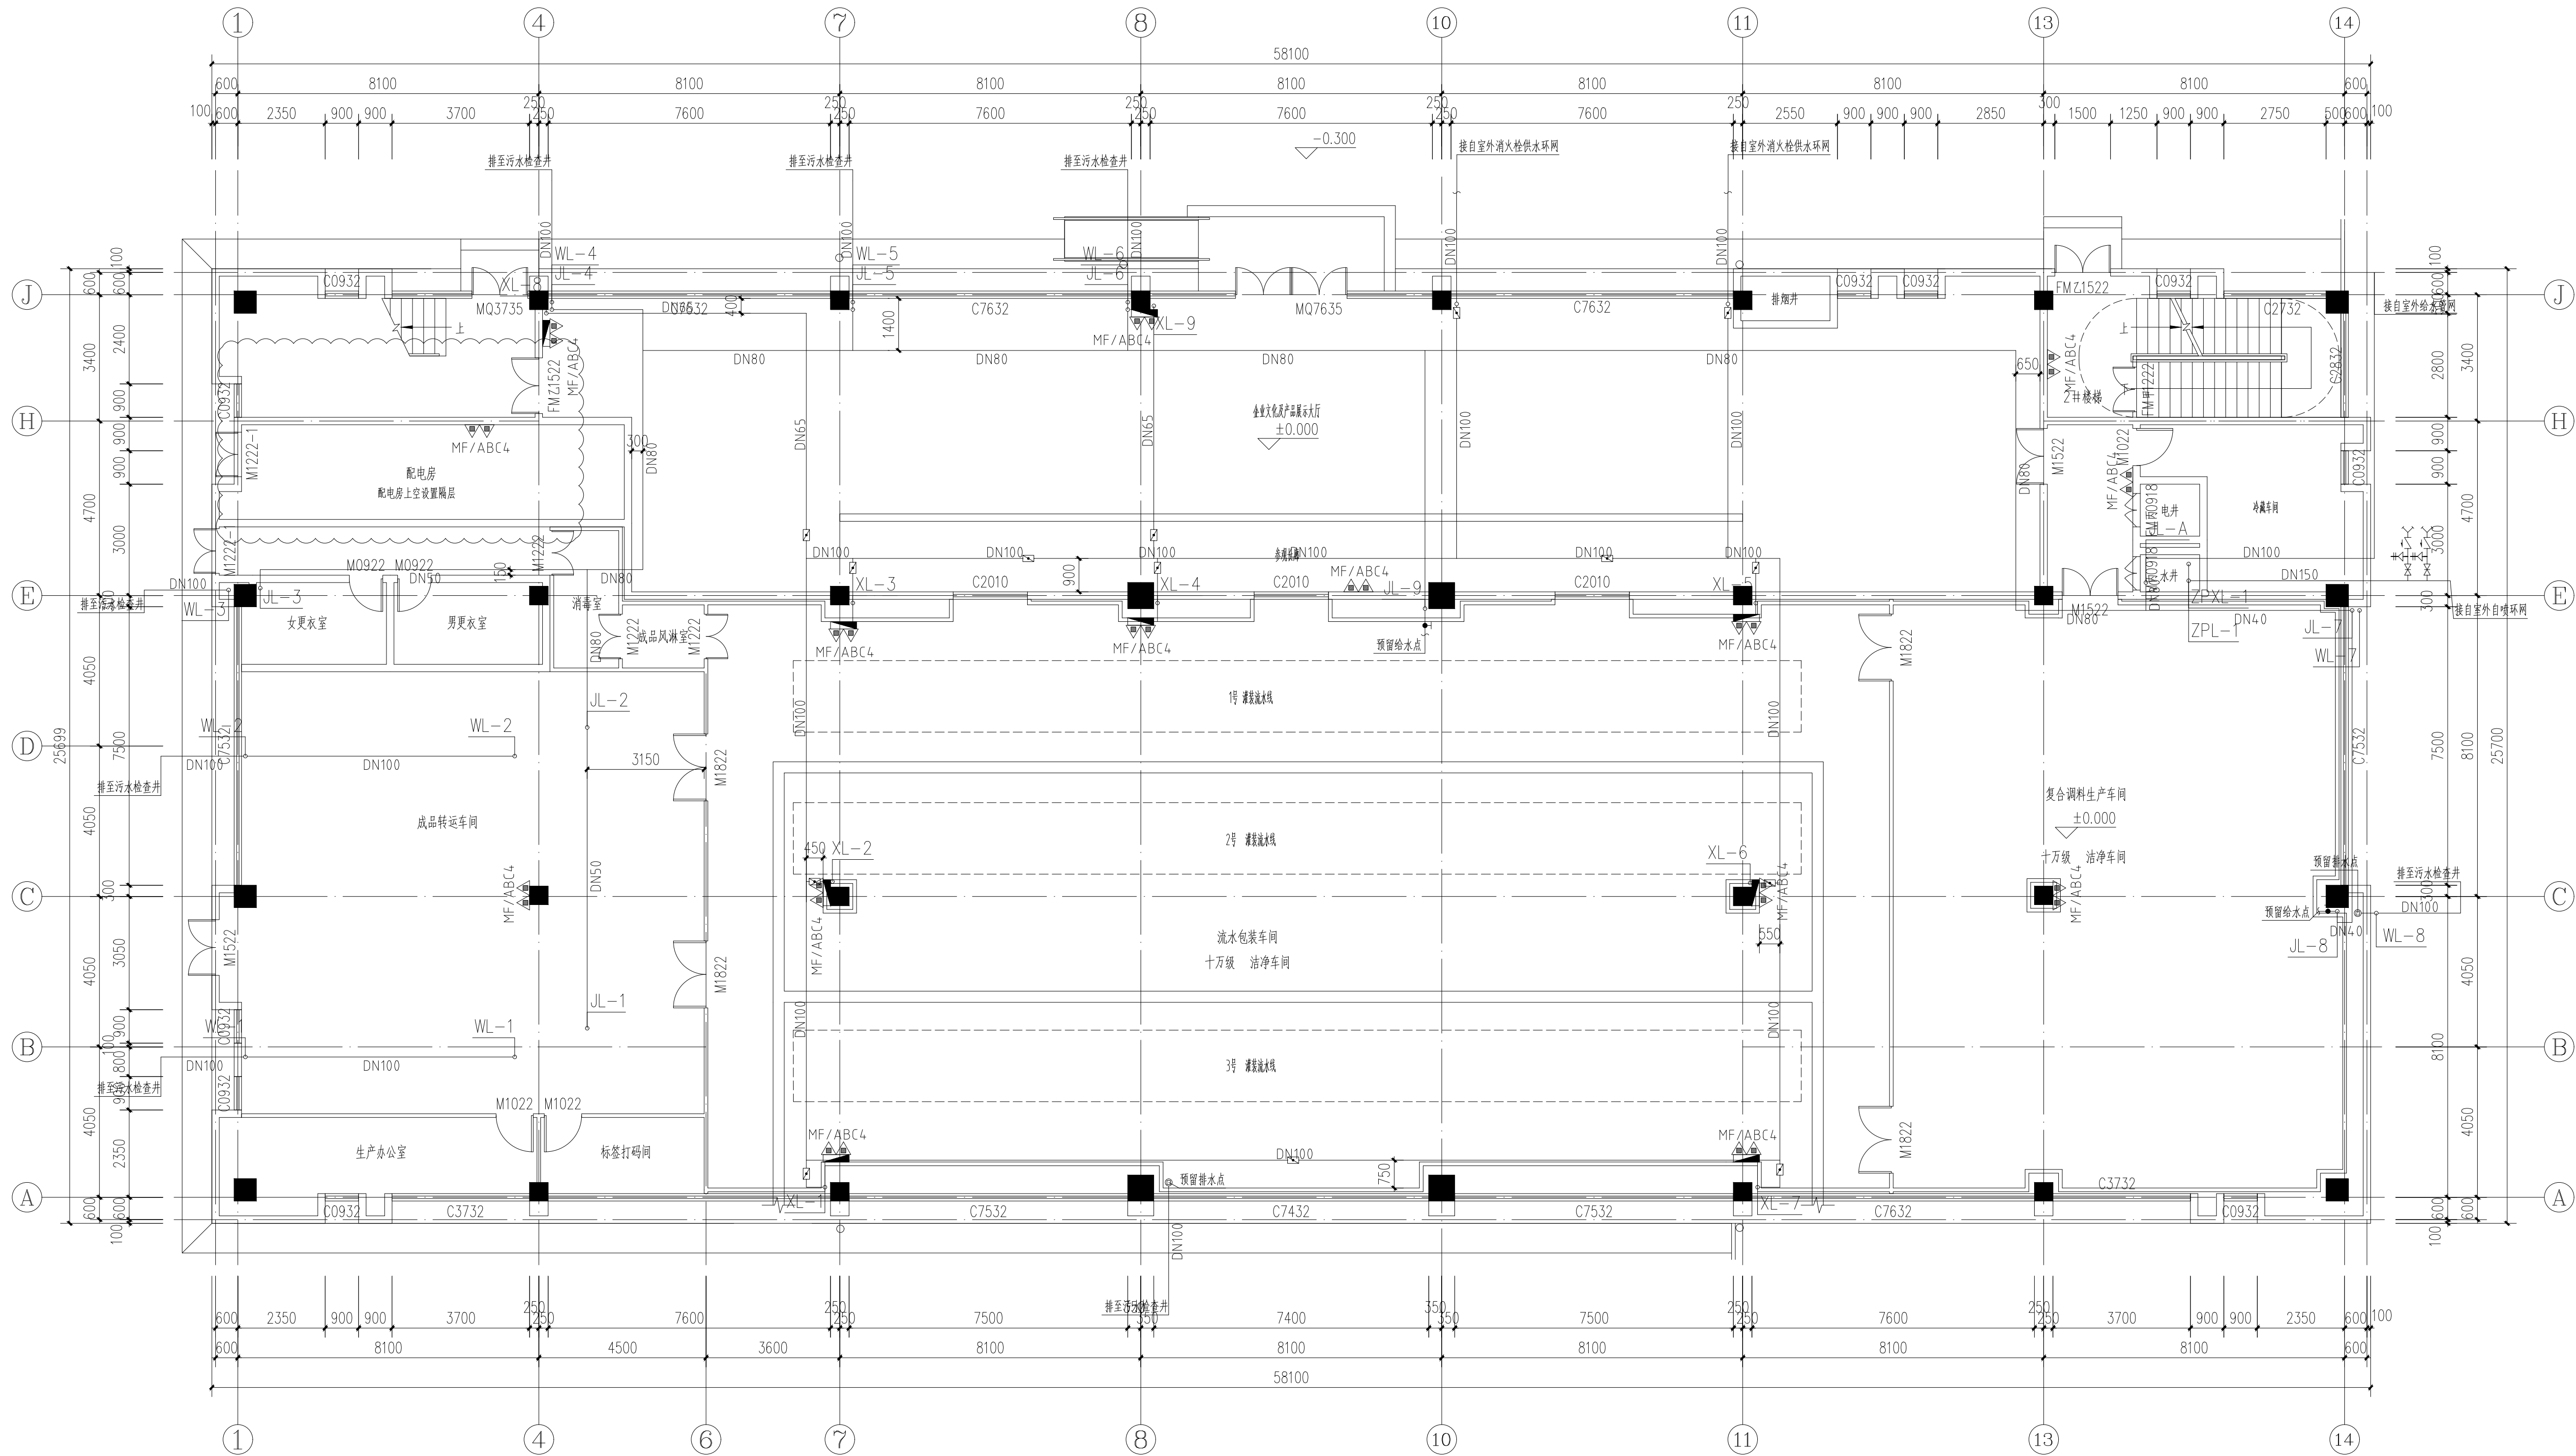

一层给排水平面布置图 1:100

■ 会签 Joint Check up

总图		暖通	
规划		电气	
建筑		园林	
结构		种植	
给排水			

■ 备注

* 本图纸的版权, 属业兢集团有限公司所有
不得用于本工程以外范围
* 本图纸需手竣工方可用于施工。

■ 平面示意 Plane Diagram

■ 单位出图章 Company Seal

业兢集团有限公司

建筑乙级 A151005531

■ 签署 Signature

项目负责人 Line Print	张晓明	张晓明
专业负责人 Chief	徐伟	徐伟
审定 Approved		
审核 Examined	李德文	李德文
校对 Checked	朱丹	朱丹
设计 Designed	柯强	柯强

■ 建设单位 Client

通江瑞元工业发展投资有限公司


■ 工程名称 Project

通江源康调味品公司新建酿造调味品生产线

■ 图纸名称 Title

一层给排水平面布置图

工程号 Proj. No.	图号 Dwg. No.	04
专业 Dept.	阶段 Stage	施工图
比例 Scale	日期 Date	2025年11月

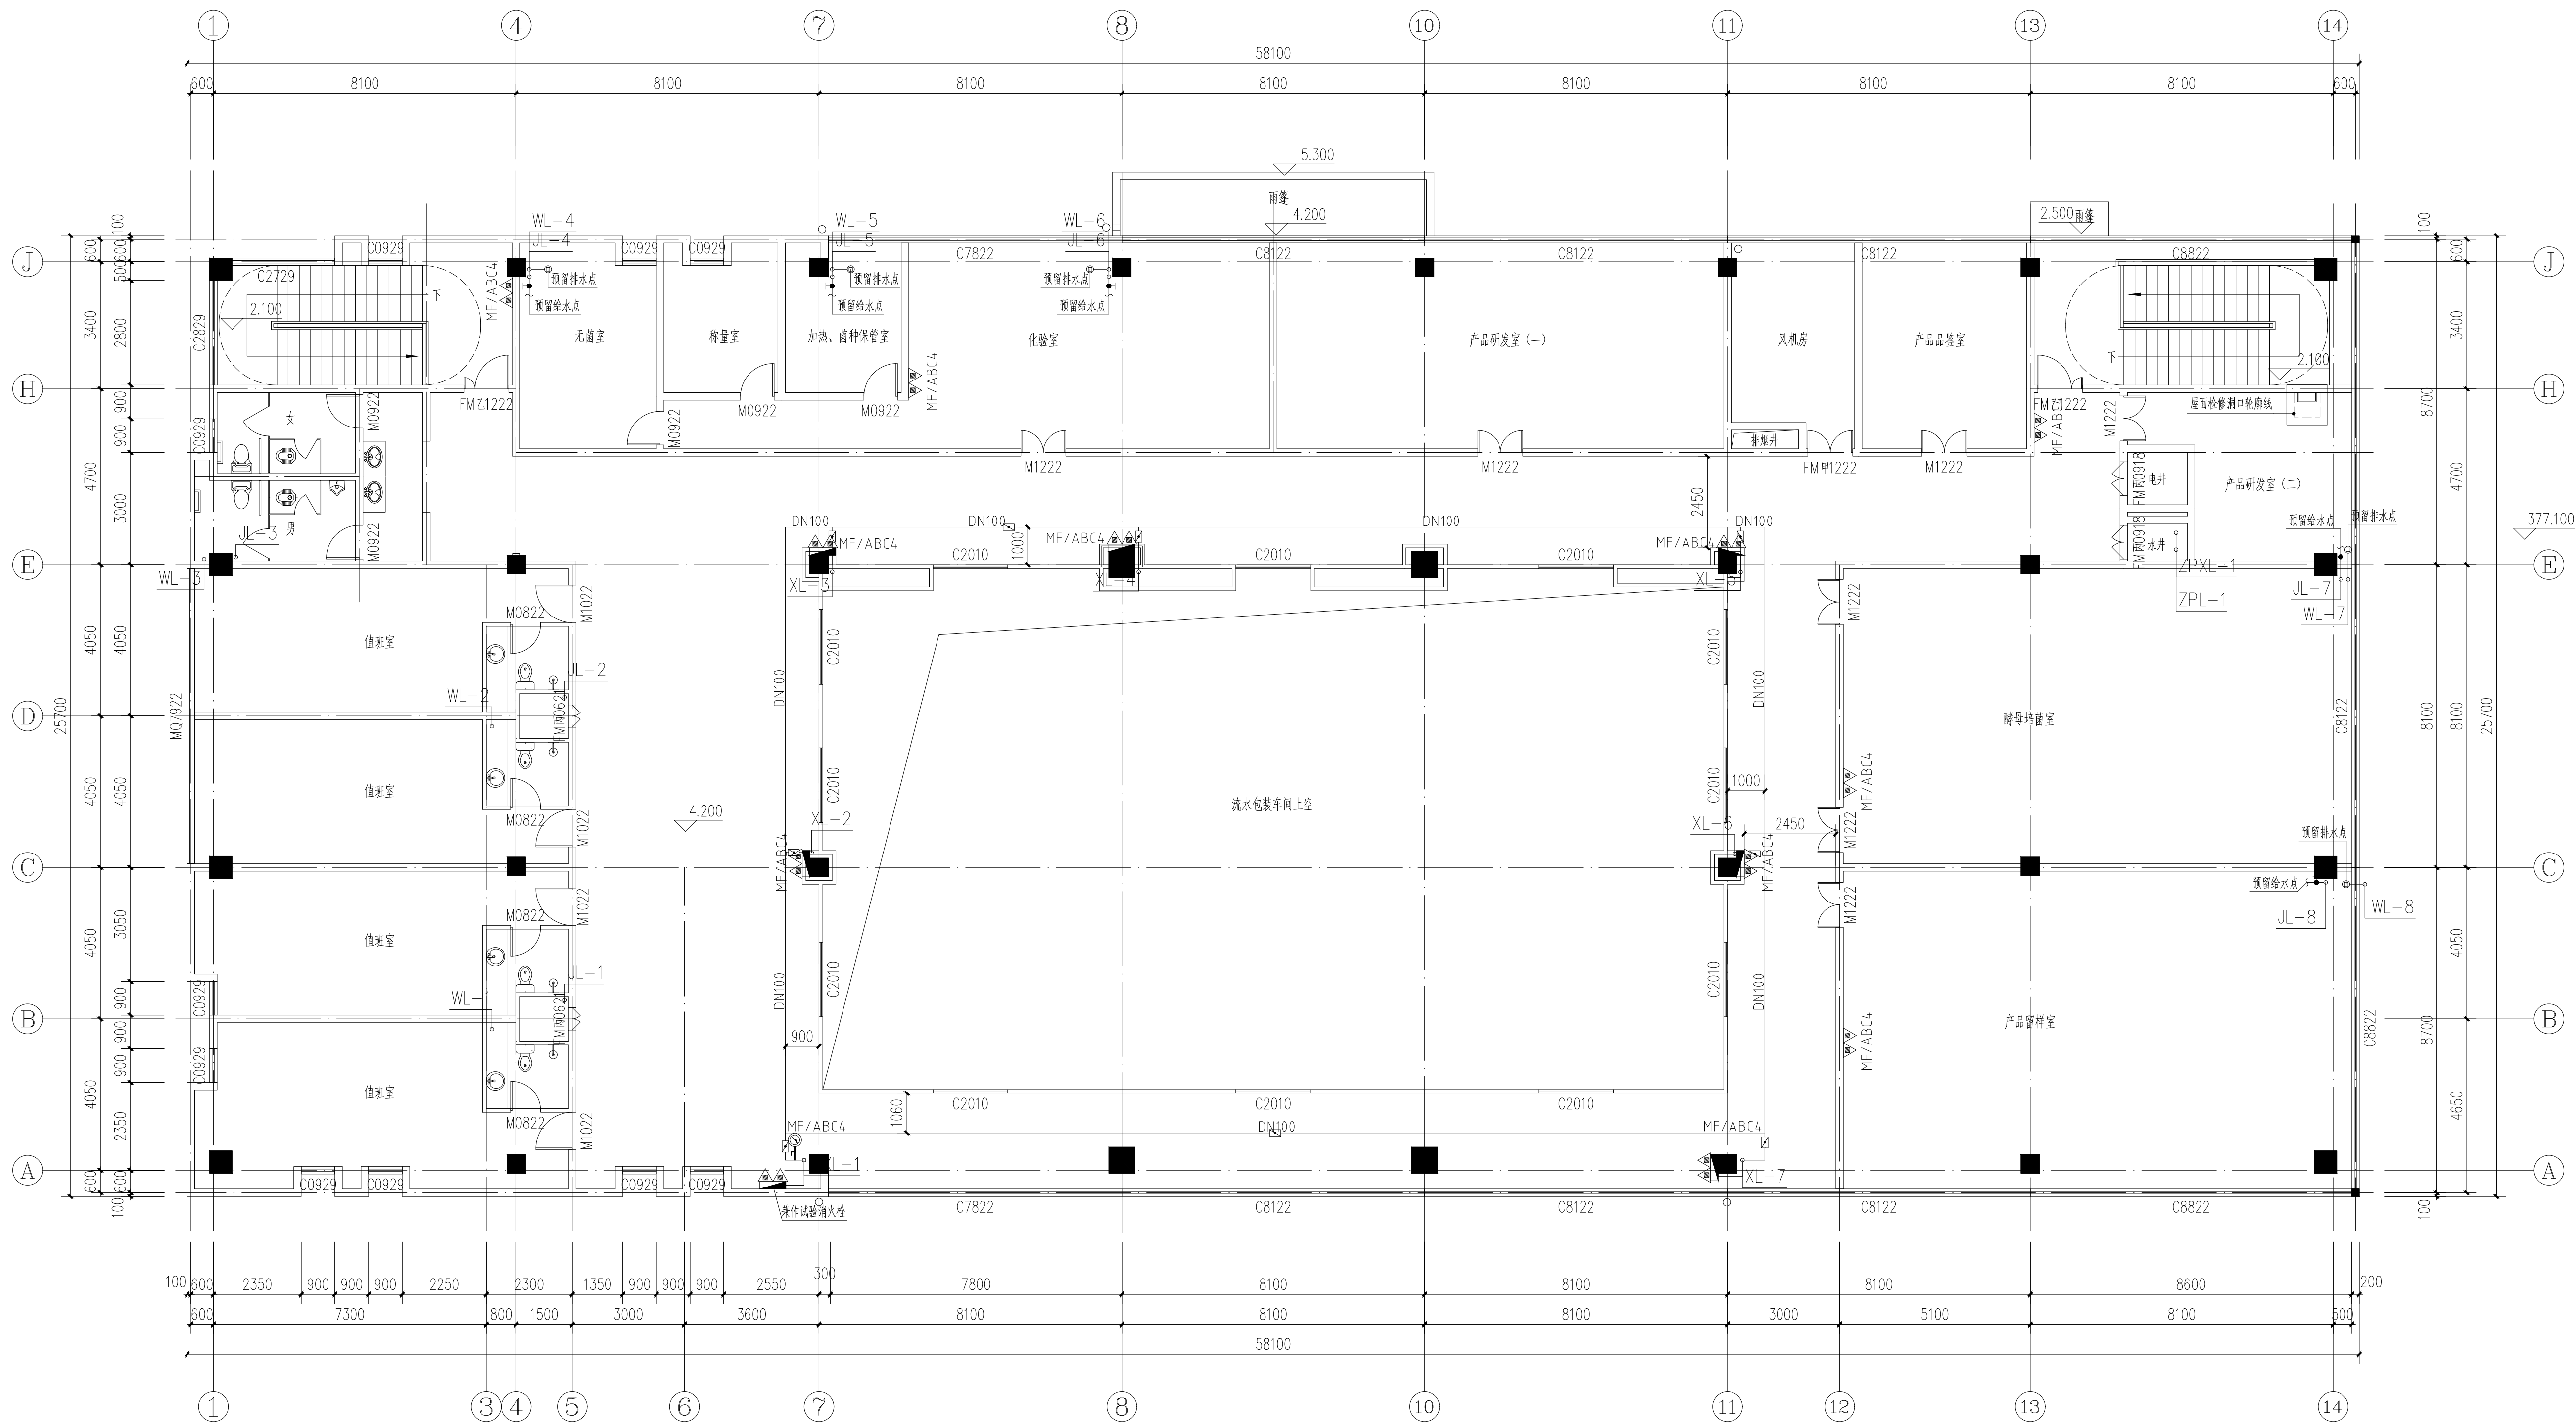

二层给排水平面布置图 1:100

■ 会签 Joint Check up

总图		暖通	
规划		电气	
建筑		园林	
结构		种植	
给排水			

■ 备注

* 本图纸的版权, 属业兢集团有限公司所有
不得用于本工程以外范围
* 本图纸需手竣工方可用于施工。

■ 平面示意 Plane Diagram

■ 单位出图章 Company Seal

业兢集团有限公司

建筑乙级 A151005531

■ 签署 Signature

项目负责人 Line Person	张晓明	张晓明
专业负责人 Chief	徐伟	徐伟
审定 Approved		
审核 Examined	李德文	李德文
校对 Checked	朱丹	朱丹
设计 Designed	柯强	柯强

■ 建设单位 Client

通江瑞元工业发展投资有限公司



■ 工程名称 Project

通江源康调味品公司新建酿造调味品生产线

■ 图纸名称 Title


二层给排水平面布置图

工程号 Proj. No.	图号 Dwg. No.	05	
专业 Dept.	给排水	阶段 Stage	施工图
比例 Scale	1:100	日期 Date	2025年11月

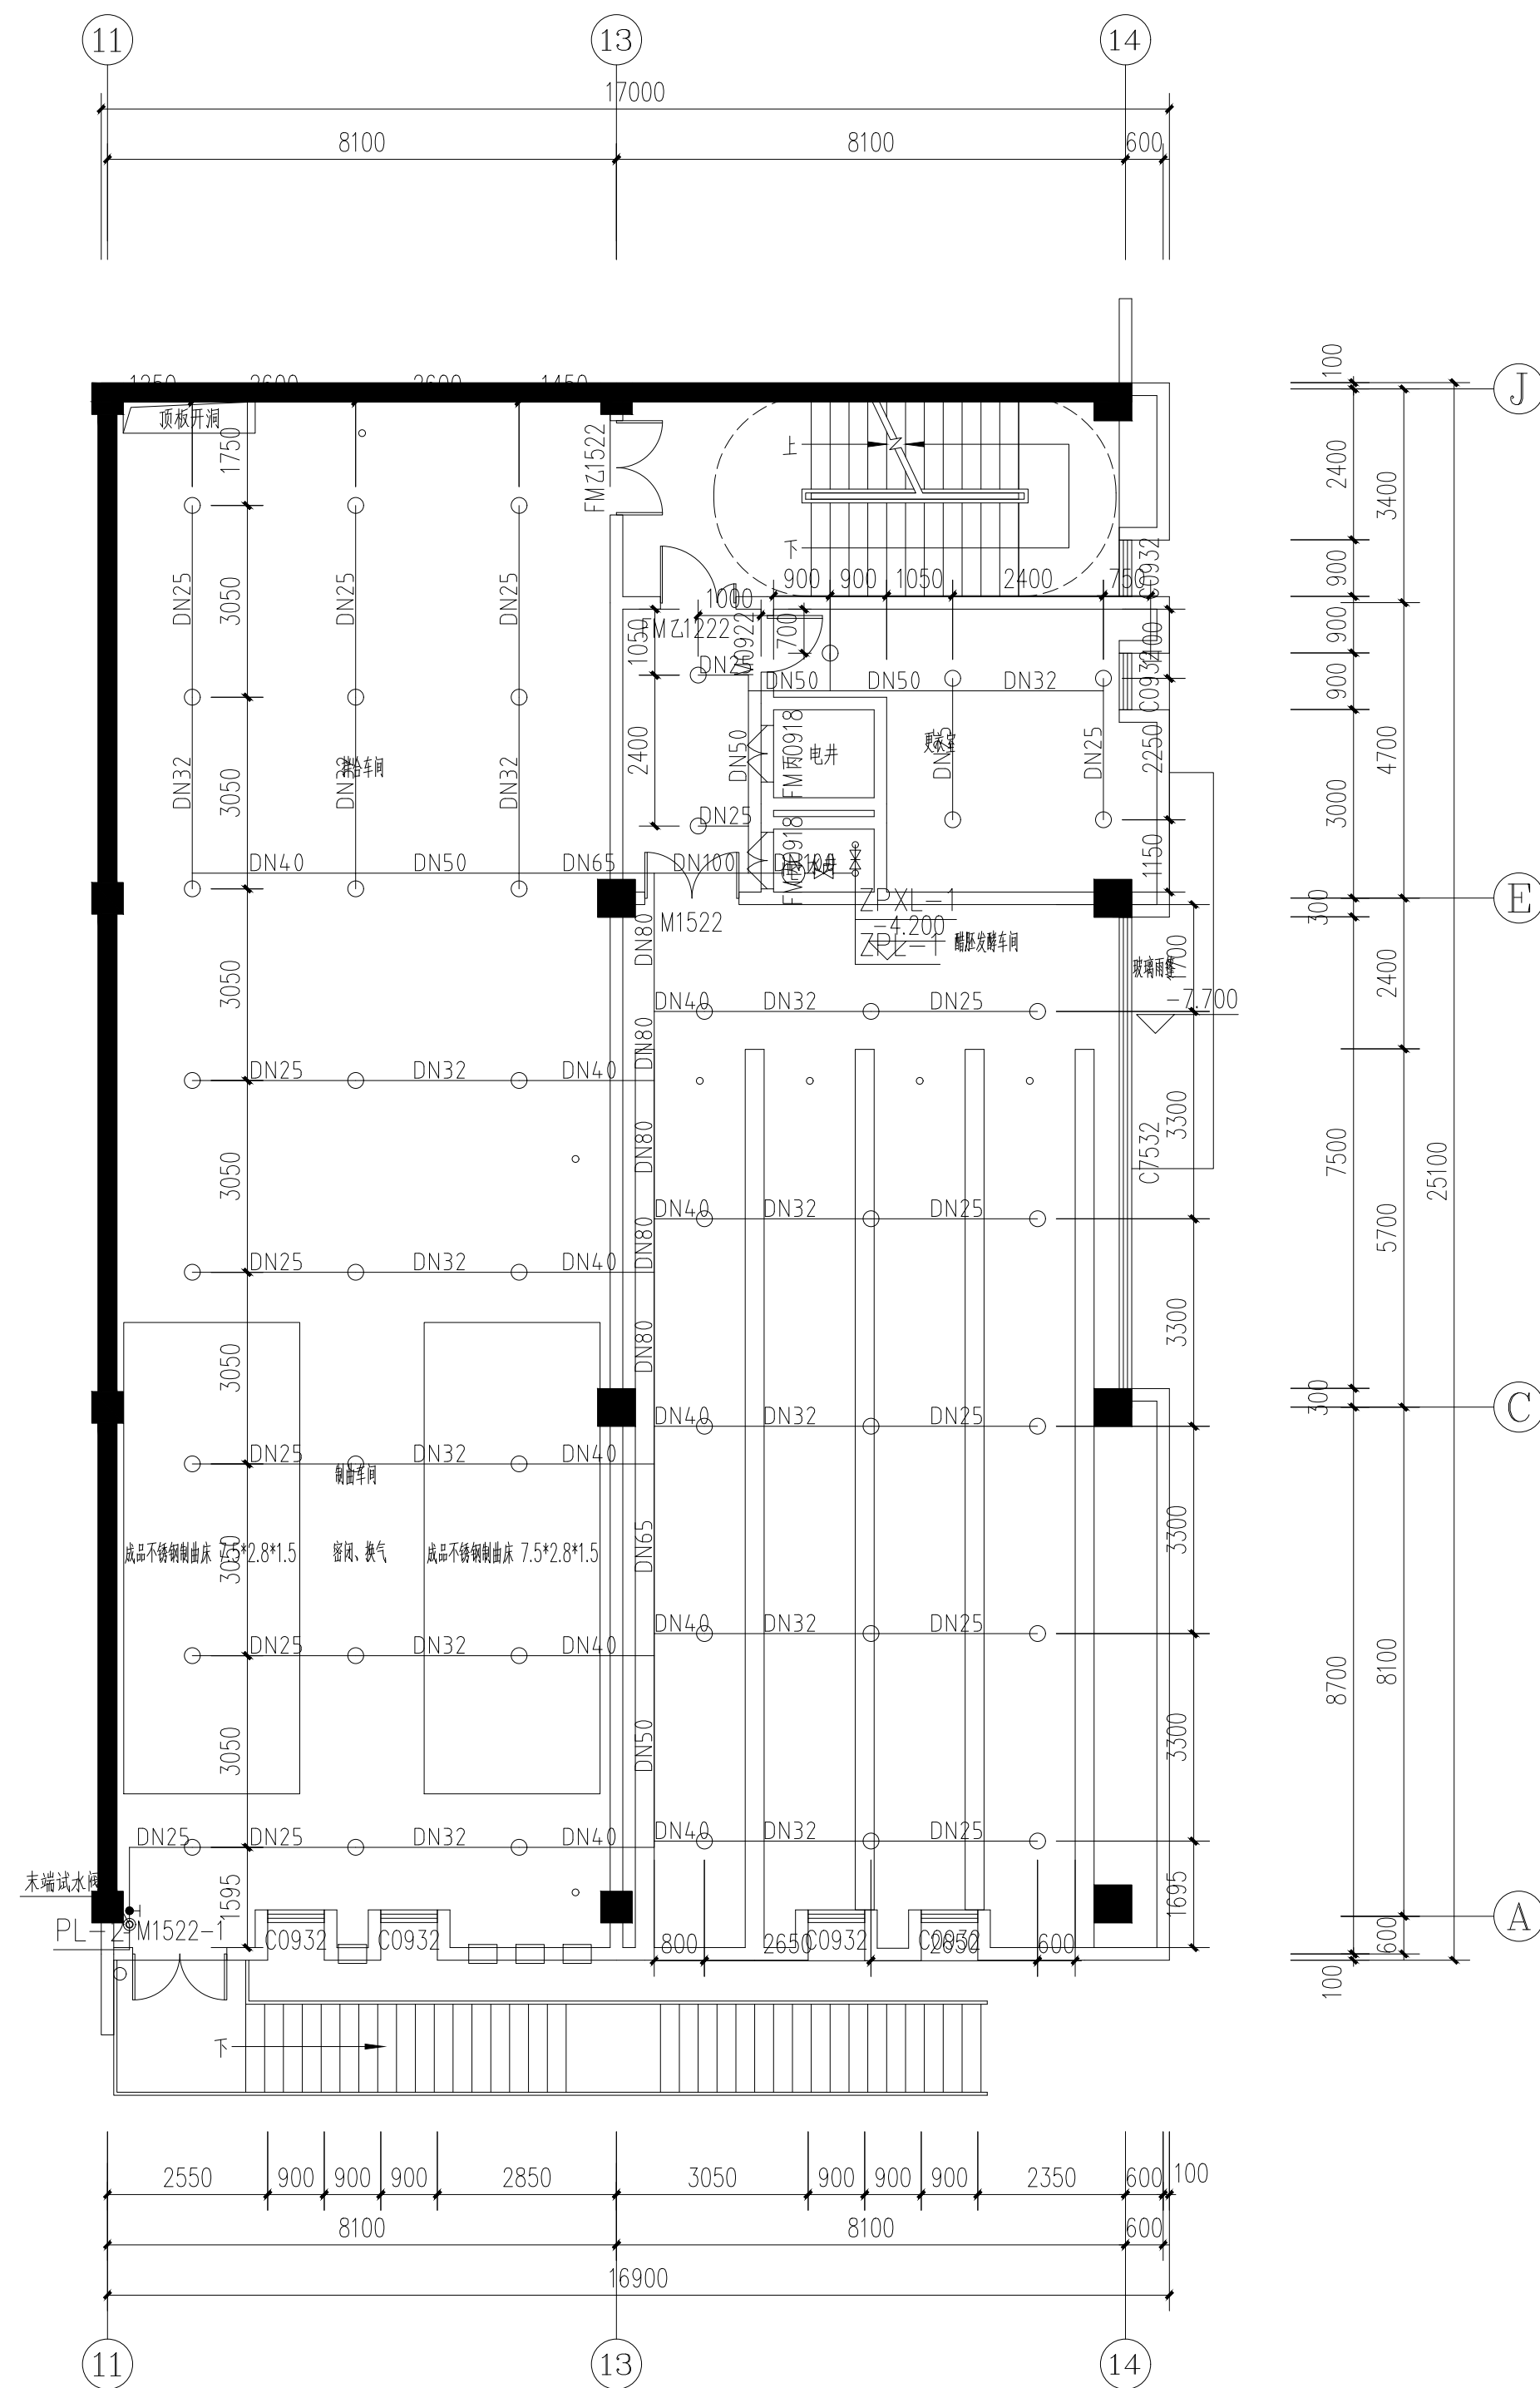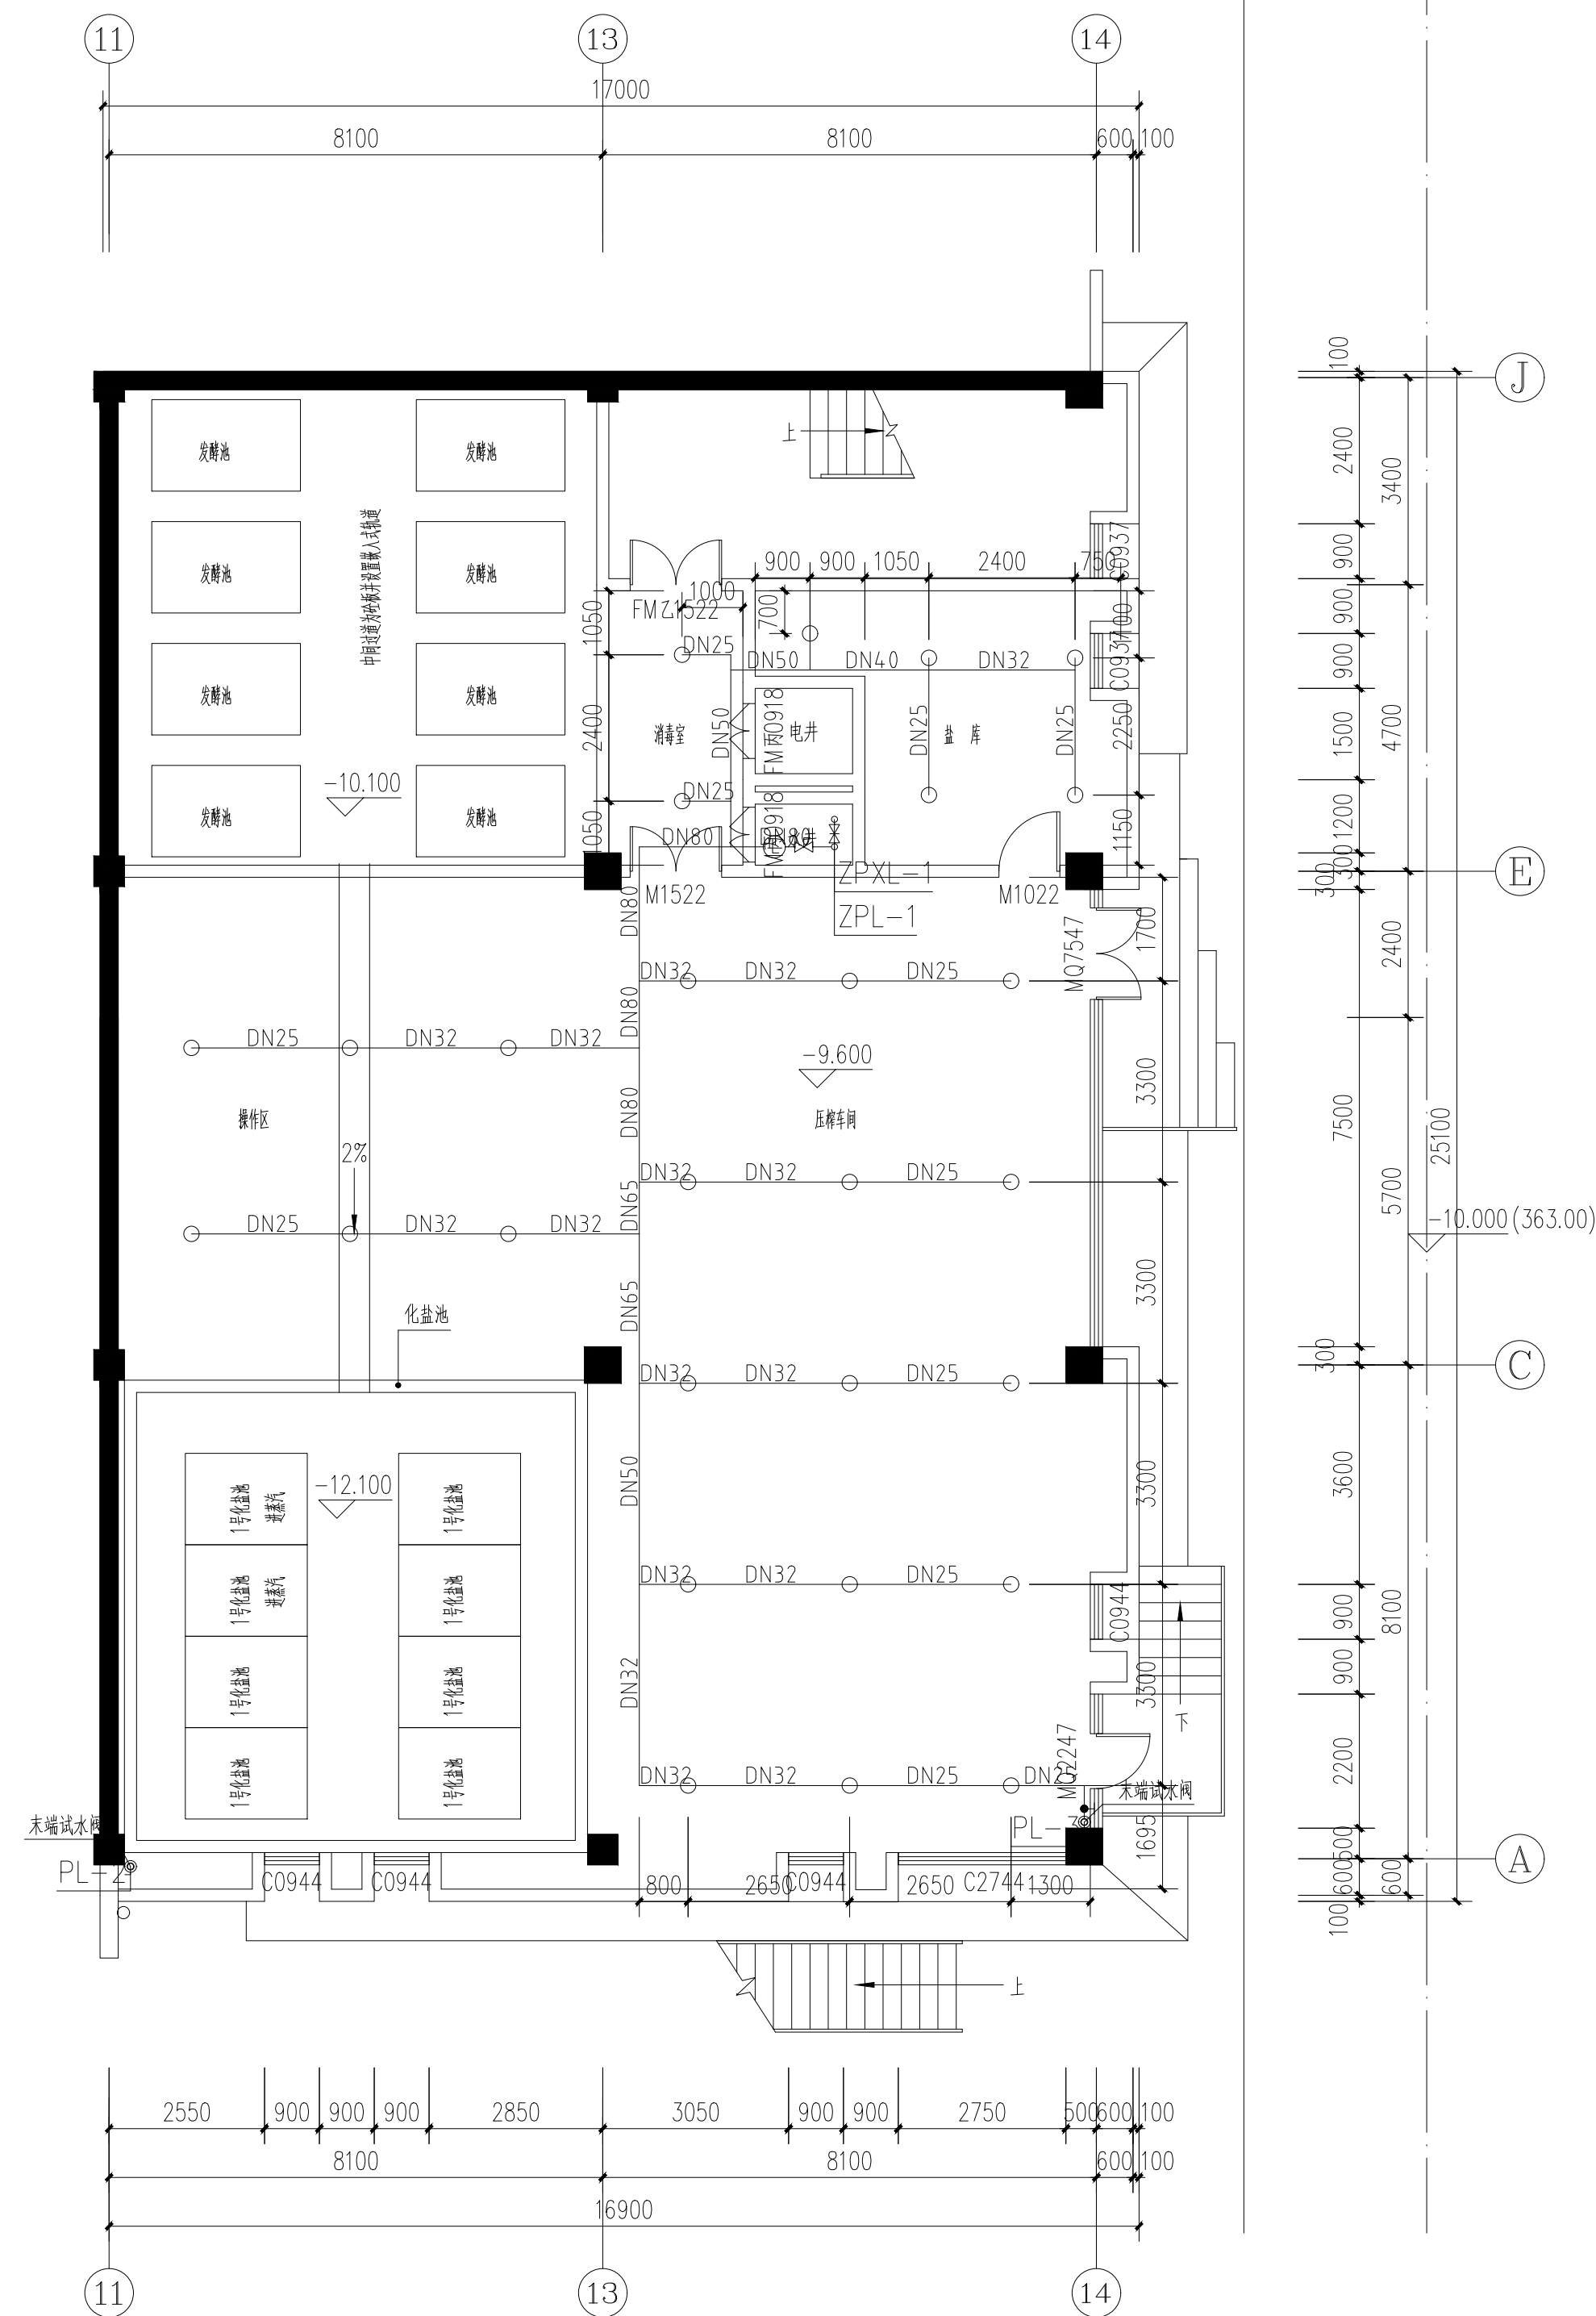

会 签 Joint Check up					
总图		暖通			
规划		电气			
建筑		园林			
结构		种植			
给排水					
■ 备 注					
* 本图依据的协议、置业权集团有限公司所有 不得用于本工程以外范围。 * 本图如需平修改金方可用于施工。					
■ 平面示意 Plane Diagram					
■ 单位出图章 Company Seal					
业诚集团有限公司 建筑工程乙级 A151005531					
■ 签署 Signature					
项目负责人 Team Prin. Chief		张晓明		张晓明	
专业负责人 Chief 审 定 Approved		徐 伟		徐伟	
审核 Examined		李德文		李德文	
校对 Checked		朱 丹		朱丹	
设计 Designed		柯 强		柯强	
■ 建设单位 Client					
通辽瑞元工业发展投资有限公司					
■ 工程名称 Project					
通辽源康调味品公司新建酿造调味品生产线					
■ 图纸名称 Title					
负二层、 负一层喷淋平面布置图					
工程号 Fig. No.		图号 Dwg. No.		06	
专 业 Dept.	给排水	阶 段 Stage	施 工 图		
比 例 Scale	1:100	日 期 Date	2025年11月		

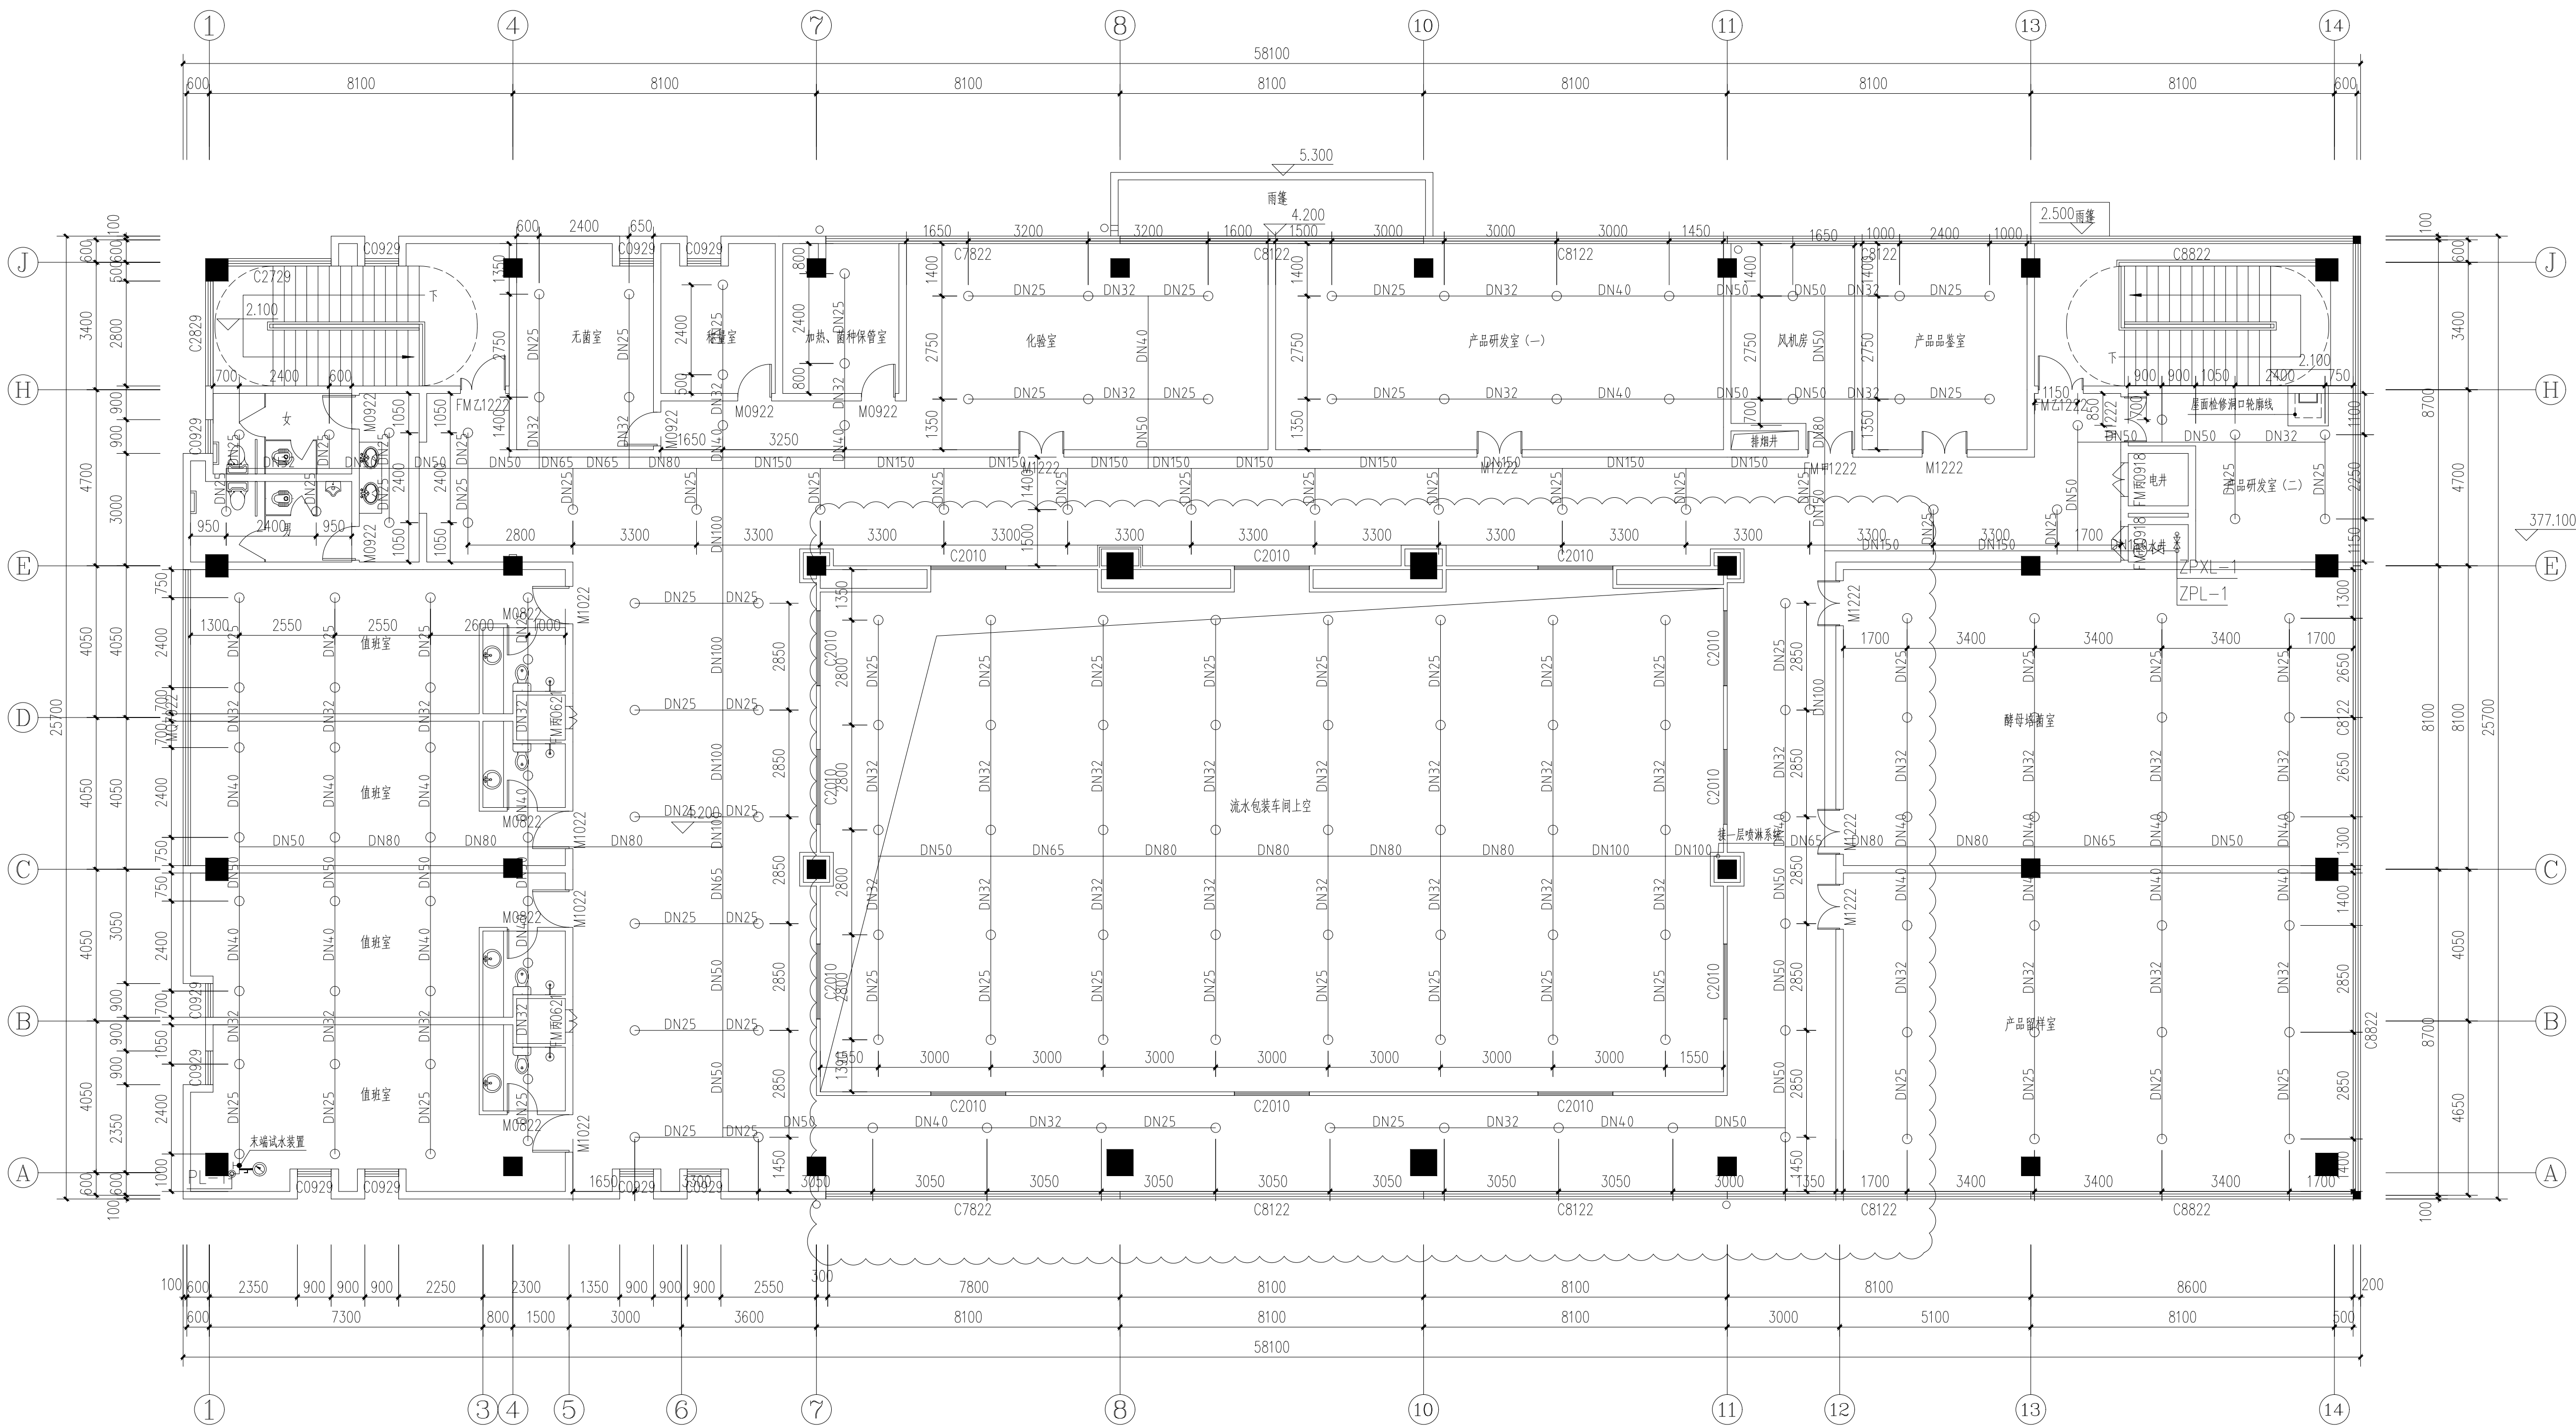[illegible]



二层喷淋平面布置图 1:100

■ 会 签 Joint Check up

总图		暖通	
规划		电气	
建筑		园林	
结构		种植	
给排水			

■ 备 注

* 本图纸的版权, 属业兢集团有限公司所有
不得用于本工程以外范围
* 本图纸需手竣工方可用于施工。

■ 平面示意 Plane Diagram

■ 单位出图章 Company Seal

业兢集团有限公司

建筑乙级 A151005531

■ 签 署 Signature

项目负责人 Line Print Chief	张晓明	
专业负责人 Chief	徐 伟	
审 定 Approved		
审 核 Examined	李德文	
校 对 Checked	朱 丹	
设 计 Designed	柯 强	

■ 建设单位 Client

通江瑞元工业发展投资有限公司

■ 工程名称 Project


通江源康调味品公司新建酿造调味品生产线

■ 图纸名称 Title


二层喷淋平面布置图

工程号 Proj. No.	图 号 Dwg. No.	08
专 业 Dept.	给 排 水 Stage	施 工 图
比 例 Scale	日 期 Date	2025年11月

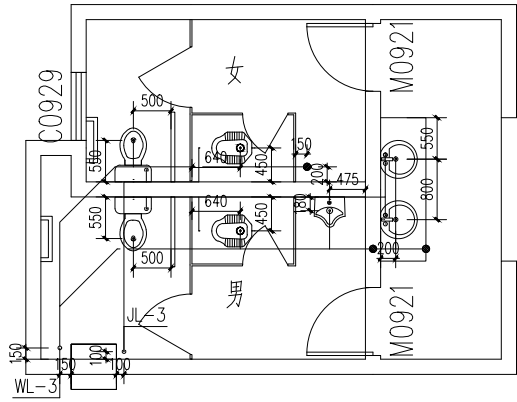
[illegible]



公共卫生间给排水大样图 1:50

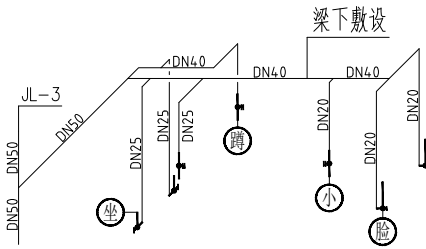

公共卫生间给水系统图 1:50

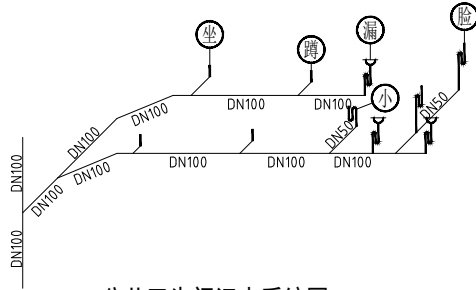


公共卫生间污水系统图 1:50


卫生器具给水点阀门安装高度表

符号	器具名称	阀门标高
蹲便器	蹲便器	H+0.25
洗手盆	洗手盆	H+0.45
小便器	小便器	H+1.30
坐便器	坐便器	H+0.25
淋浴器	淋浴器	H+1.10

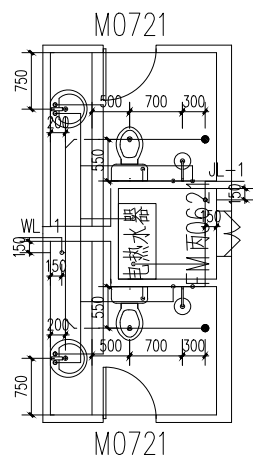
注：1、H为所在楼层建筑完成面标高。
2、坐便器自带水封。




值班室卫生间给排水大样图 1:50

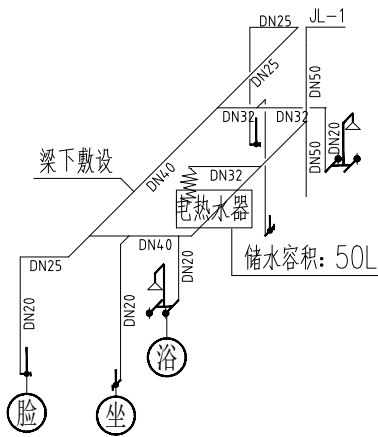

值班室卫生间给水系统图 1:50

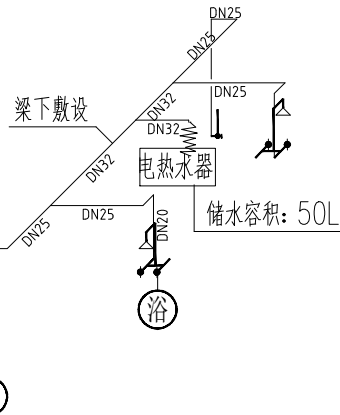

值班室卫生间热水系统图 1:50

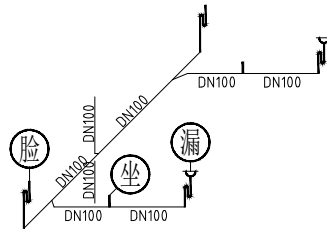

值班室卫生间污水系统图 1:50

会 签 Joint Check up

总图		暖通
规划		电气
建筑		园林
结构		种植
给排水		

备 注

* 本图纸版权归 业锐集团有限公司所有
不得用于本工程以外范围。
* 本图纸需手校字全方可用于施工。

平面示意 Plane Diagram

单位出图章 Company Seal

业锐集团有限公司

建筑工程乙级 A151005531

签 署 Signature

项目负责人 Team Prin	张晓明	张晓利
专业负责人 Chief	徐 伟	徐伟
审 定 Approved		
审核 Examined	李德文	李德文
校对 Checked	朱 丹	朱丹
设计 Designed	何 强	何强

建设单位 Client

通江瑞元工业发展投资有限公司

工程名称 Project

通江源康调味品公司新建酿造调味品生产线

图纸名称 Title

卫生间给排水大样图

工程号 Proj. No.		图 号 Dwg. No.	10
专 业 Discipline	给排水	阶 段 Stage	施工图
比 例 Scale	1:100	日 期 Date	2025年11月